

东朔集团
东朔设计部

上海市闵行区中昆路1899号C座8楼
Tel:400-189 9996 http://www.shdsjt.cn

Partners 合作设计

Client 建设单位

东朔 超级办公室
中国。上海

东朔 606办公室
家具平面布置图

DRAWING TITLE 图名


会签 SIGN
建设单位代表 REPRESENTATIVE
监 理 SUPERVISOR
主任设计师 DESIGN DIRECTOR
项目负责人 PROJECT MANAGER
设 计 DESIGNED BY
制 图 DRAWN BY
审 核 REVIEWED BY

建筑 ARCHITECTURE 电气 ELECTRICAL
结构 STRUCTURE 暖通 HVAC
给排水 PLUMBING 工艺 CRAFT

备注: Notes
1. 本设计图纸版权归本公司所有, 未经本公司书面同意, 不得复印。
2. 本图纸应与说明, 工地状况, 建筑结构图及相关资料协调使用, 发现任何差异请立即通知设计者。
3. 切勿擅自更改, 应以图中所注尺寸为准, 最终尺寸需在现场校对准确。
4. 除特别注明外, 图中所有尺寸均为毫米单位。
5. 未全出图专用章, 图纸无效。

修改 摘要 日期
Rev. No. Brief Description Date

专业 装饰 比例 1 : 6 0 @ A 3
阶段 施工图 日期 2 0 1 9 / 1 0 / 1 0
SHEET No. 图号
PAGE No. 页码

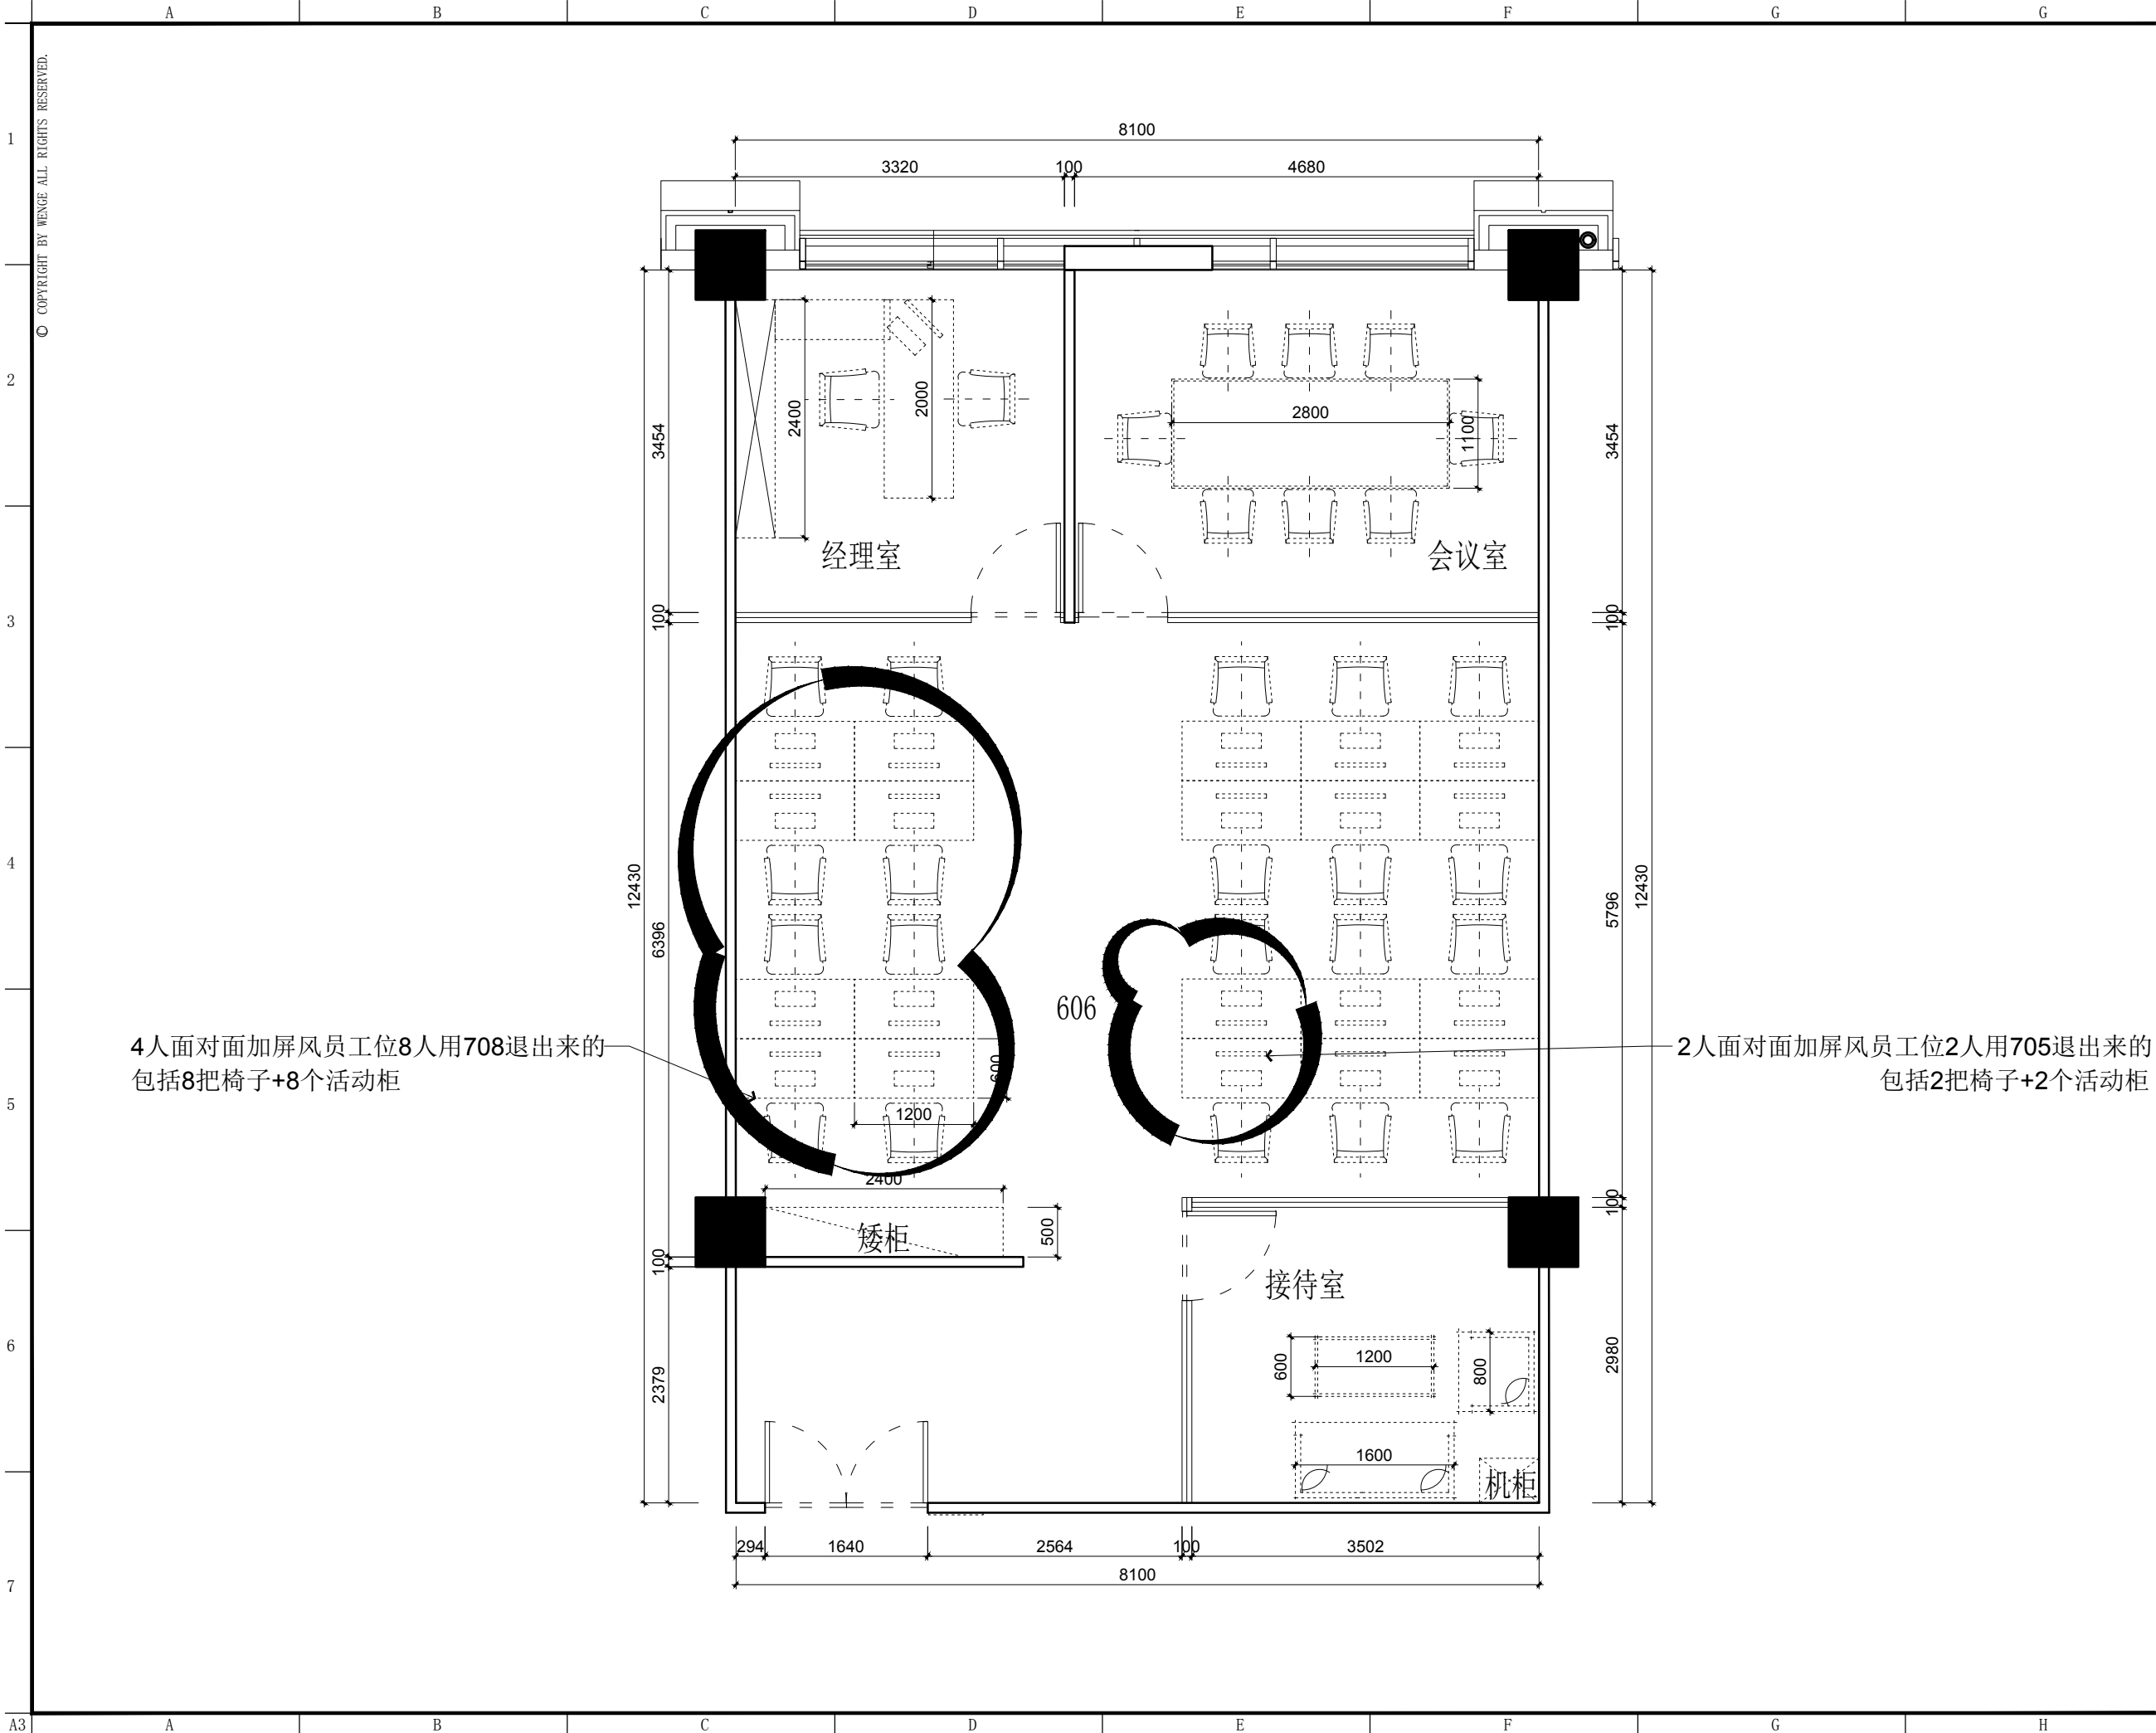

4人面对面加屏风员工位8人用708退出来的
包括8把椅子+8个活动柜

2人面对面加屏风员工位2人用705退出来的
包括2把椅子+2个活动柜



东朔集团
东朔设计部

上海市闵行区中昆路1899号C座8楼
Tel:400-189 9996 http://www.shdsjt.cn

Partners 合作设计

Client 建设单位

东朔 超级办公室
中国。上海

东朔 606办公室
家具尺寸参考图

DRAWING TITLE 图名

会签 SIGN

建设单位代表 REPRESENTATIVE

监 理 SUPERVISOR

主任设计师 DESIGN DIRECTOR

项目负责人 PROJECT MANAGER

设 计 DESIGNED BY

制 图 DRAWN BY

审 核 CHECKED BY

建筑 ARCHITECTURE

结构 STRUCTURE

给排水 PLUMBING

电气 ELECTRICAL

暖通 HEATING

工艺 CRAFT

备注 NOTES

1. 本设计图纸版权归本公司所有，未经本公司

书面同意，不得复印。

2. 本图纸应与说明、工地状况、建筑结构设

计及有关部门协调使用，发现任何差异请立

即通知设计者。

3. 切勿擅自更改，应以图中所注尺寸为准，最

终尺寸需在现场校对准确。

4. 除特别说明外，图中所有尺寸均为毫米单位

5. 未全出图专用章，图纸无效。

修改 摘要 日期


专业 装饰 比例 1 : 6 0 @ A 3

阶段 施工图 日期 2 0 1 9 / 1 0 /

SHEET No. 图号

F F - 0 2

PAGE No. 页码

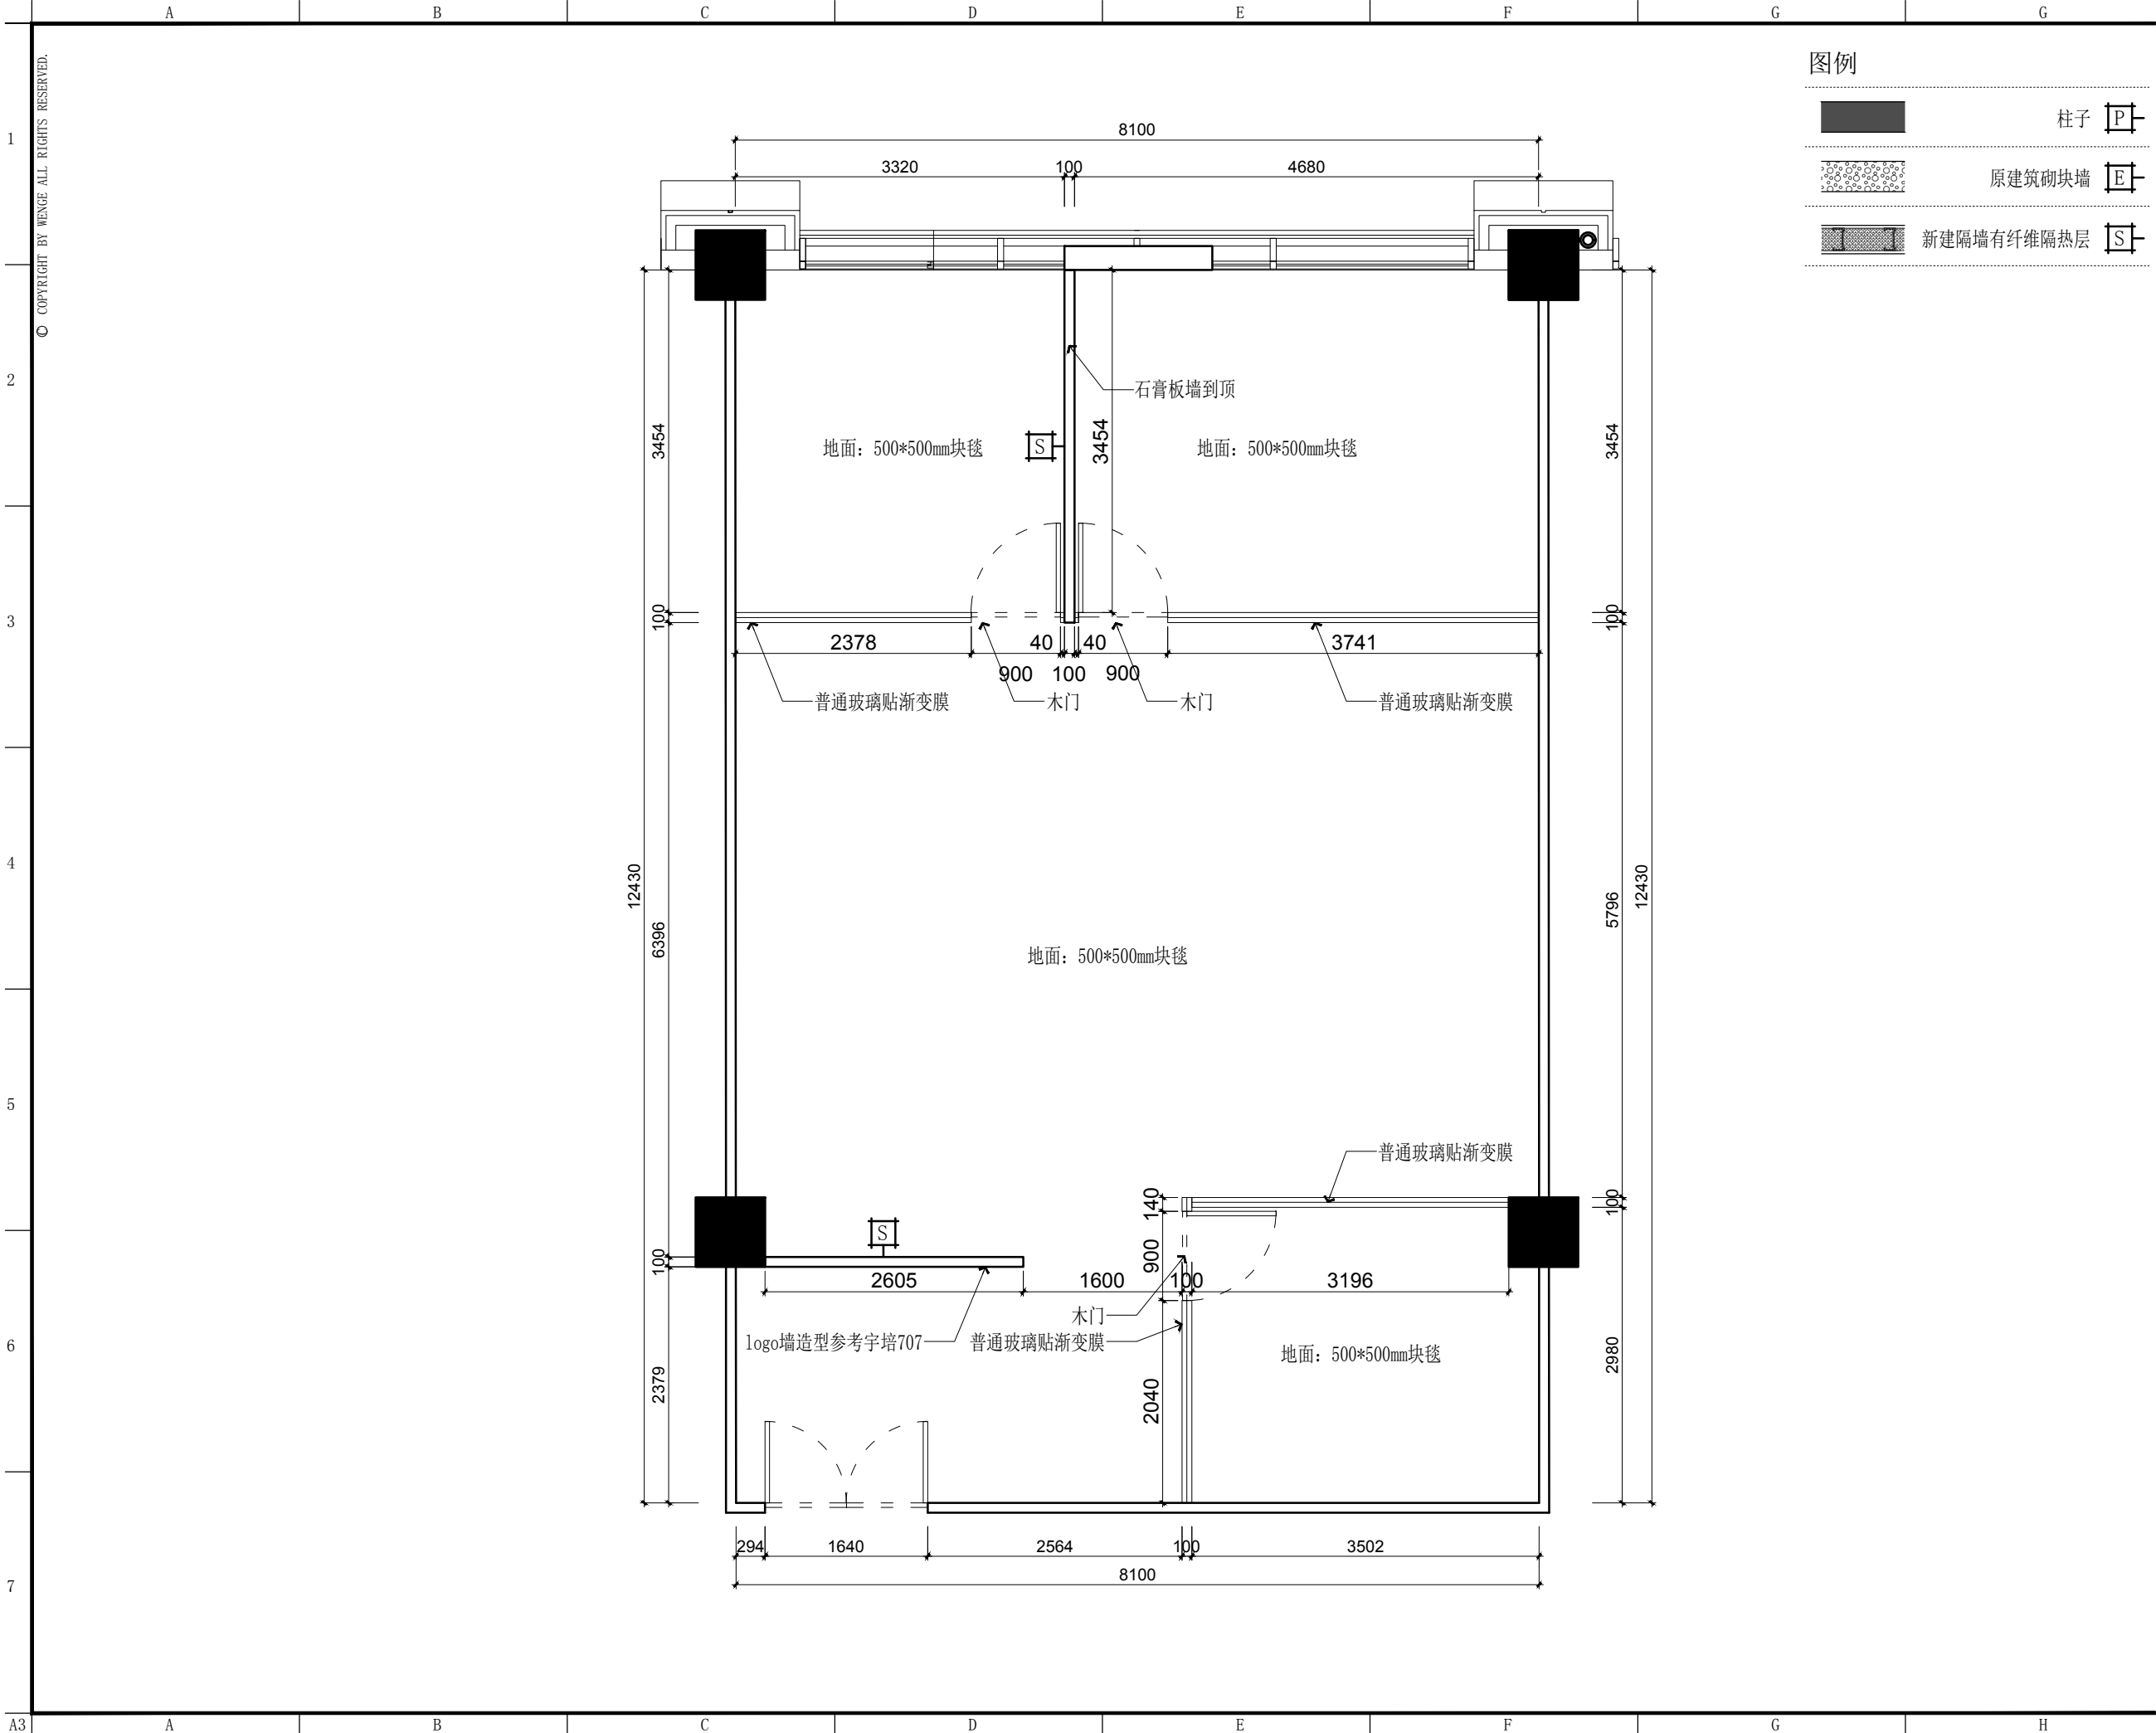

图例

	柱子	
	原建筑砌块墙	
	新建隔墙有纤维隔热层	

东朔集团
东朔设计部

上海市闵行区中昆路1899号C座8楼
Tel:400-189 9996 http://www.shdsjt.cn

Partners 合作设计

Client 建设单位

东朔 超级办公室
中国。上海

宇培 606办公室
新建墙体定位图

DRAWING TITLE 图名

会签 SIGN

建设单位代表 REPRESENTATIVE

监 理 SUPERVISOR

主任设计师 DESIGN DIRECTOR

项目负责人 PROJECT MANAGER

设 计 DESIGNED BY

制 图 DRAWN BY

审 核 REVIEWED BY

建筑 ARCHITECT	电气 ELECTRICAL
结构 STRUCTURE	暖通 HVAC
给排水 PLUMBING	工艺 CRAFT

备注 NOTES

1. 本设计图纸版权归本公司所有，未经本公司书面同意，不得复印。

2. 本图纸应与说明、工地状况、建筑结构图、图及有图纸协调使用，发现任何差异请立即通知设计者。

3. 切勿擅自更改，应以图中所注尺寸为准，最终尺寸需在现场校对准确。


4. 除特别注明外，图中所有尺寸均为毫米单位。

5. 未全出图专用章，图纸无效。


修改	摘要	日期
Rev. No.	Brief Description	Date

专业 装饰	比例 1 : 6 0 @ A 3
阶段 施工图	日期 2 0 1 9 / 1 0 / 1 0

SHEET No.	图号
P W - 0 1	
PAGE No.	页码

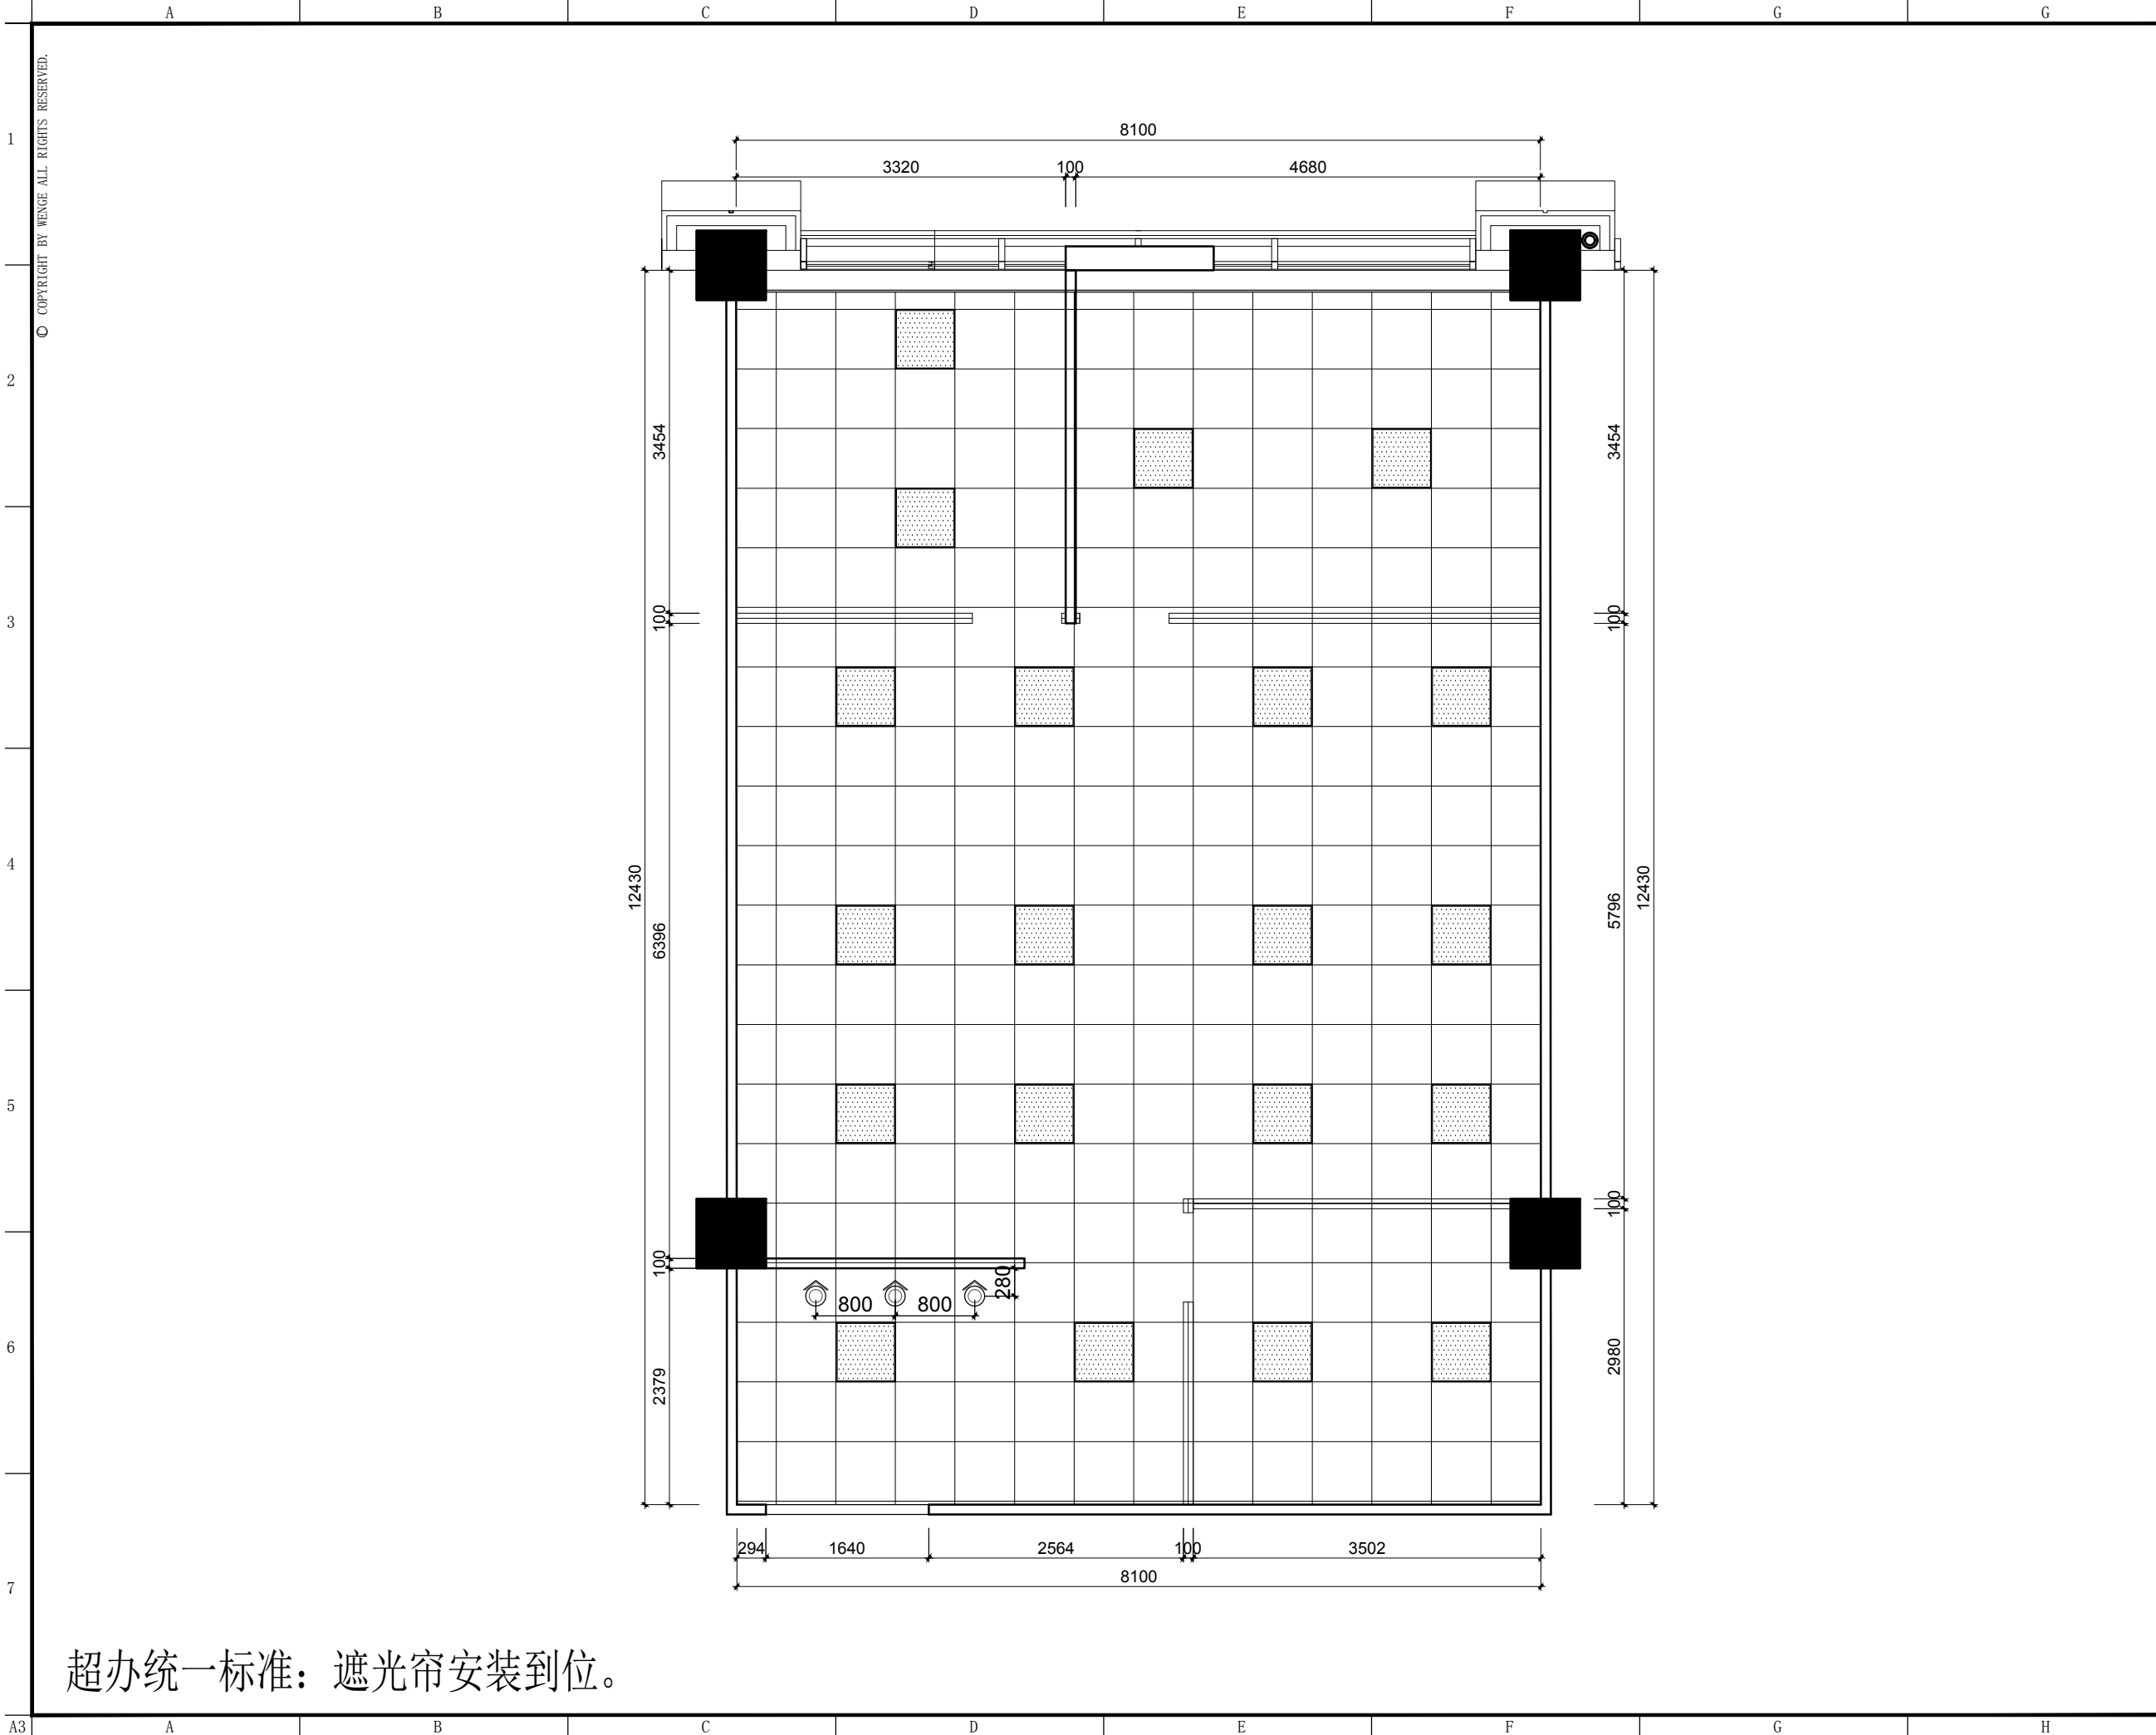

超办统一标准：遮光帘安装到位。

 

东朔集团
东朔设计部

上海市闵行区中昆路1899号C座8楼
Tel:400-189 9996 http://www.shdsjt.cn

Partners 合作设计

Client 建设单位

东朔 超级办公室
中国。上海

宇培
606办公室
天花布置平面图

DRAWING TITLE 图名

会签 SIGN

建设单位代表 REPRESENTATIVE

监 理 SUPERVISOR

主任设计师 DESIGN DIRECTOR

项目负责人 PROJECT MANAGER

设 计 DESIGNED BY

制 图 DRAWN BY

审 核 REVIEWED BY

建筑 ARCHITECTURE

结构 STRUCTURE

给排水 PLUMBING

电气 ELECTRICAL

暖通 HEATING

工艺 CRAFT

备注 NOTES

1. 本设计图纸版权归本公司所有，未经本公司

书面同意，不得复印。

2. 本图纸应与说明、工地状况、建筑结构设

计及有关部门协调使用，发现任何差异请立

即通知设计者。

3. 切勿擅自更改，应以图中所注尺寸为准，最

终尺寸需在现场校对准确。

4. 除特别说明外，图中所有尺寸均为毫米单位

5. 未盖出图专用章，图纸无效。

 

修改 摘要 日期

专业 装饰 比例 1 : 6 0 @ A 3

阶段 施工图 日期 2 0 1 9 / 1 0 /

SHEET No. 图号

PAGE No. 页码

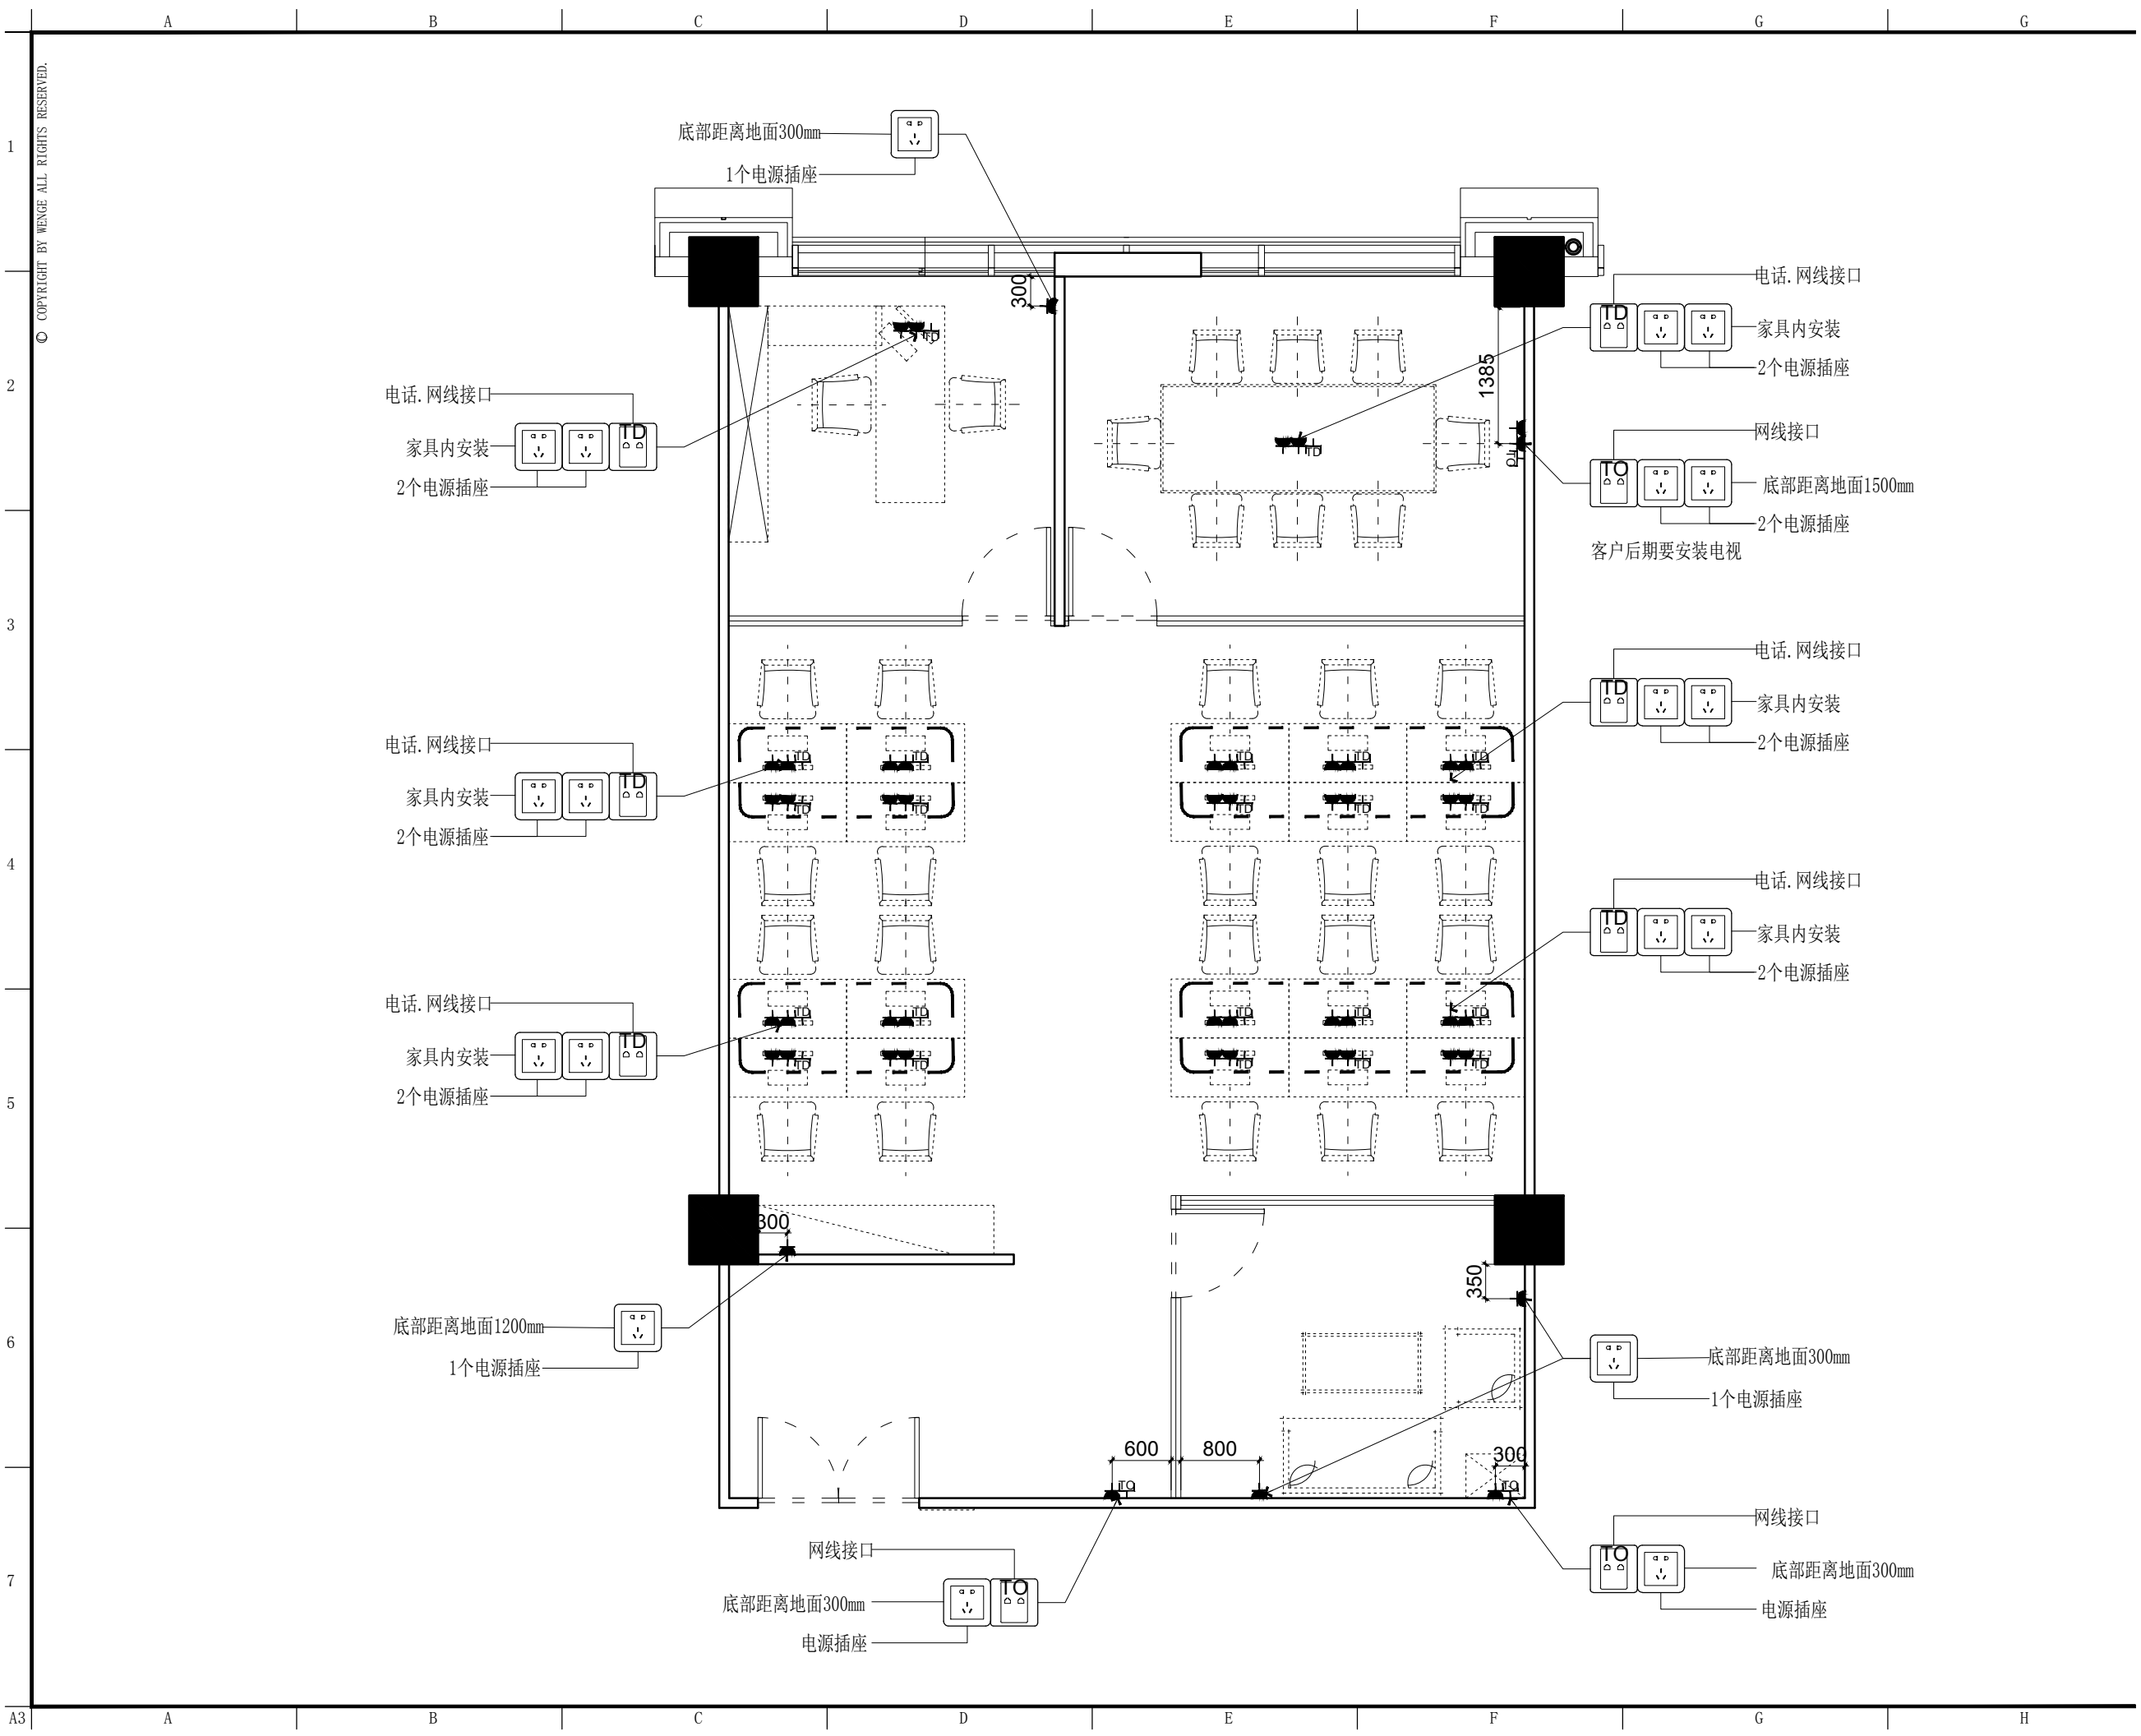

东朔集团
东朔设计部
上海市闵行区中昆路1899号C座8楼
Tel:400-189 9996 http://www.shdsjt.cn

Partners 合作设计

Client 建设单位

东朔 超级办公室
中国。上海

宇培 606办公室
强弱电定位图

DRAWING TITLE 图名

会签 SIGN
建设单位代表 REPRESENTATIVE
监 理 SUPERVISOR
主任设计师 DESIGN DIRECTOR
项目负责人 PROJECT MANAGER
设 计 DESIGNED BY
制 图 DRAWN BY
审 核 REVIEWED BY

建筑 ARCHITECTURE 电气 ELECTRICAL
结构 STRUCTURE 暖通 HEATING
给排水 PLUMBING 工艺 CRAFT

备注: Notes
1. 本设计图纸版权归本公司所有, 未经本公司书面同意, 不得复印。
2. 本图纸应与说明, 工地状况, 建筑结构图及有相关图纸协调使用, 发现任何差异请立即通知设计者。
3. 切勿擅自更改图纸, 应以图中所注尺寸为准, 最终尺寸需在现场校对准确。
4. 除特别说明外, 图中所有尺寸均为毫米单位。
5. 未全出图专用章, 图纸无效。

修改 摘要 日期
Rev. No. Brief Description Date

专业 装饰 比例 1 : 6 0 @ A 3
阶段 施工图 日期 2 0 1 9 / 1 0 / 1 0

SHEET No. 图号
E M - 0 1
PAGE No. 页码