



东朔 超级办公室

虹桥展会 1103办公室 施工图纸

中国 上海

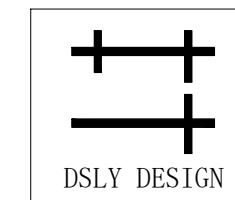

东朔集团
东朔设计部

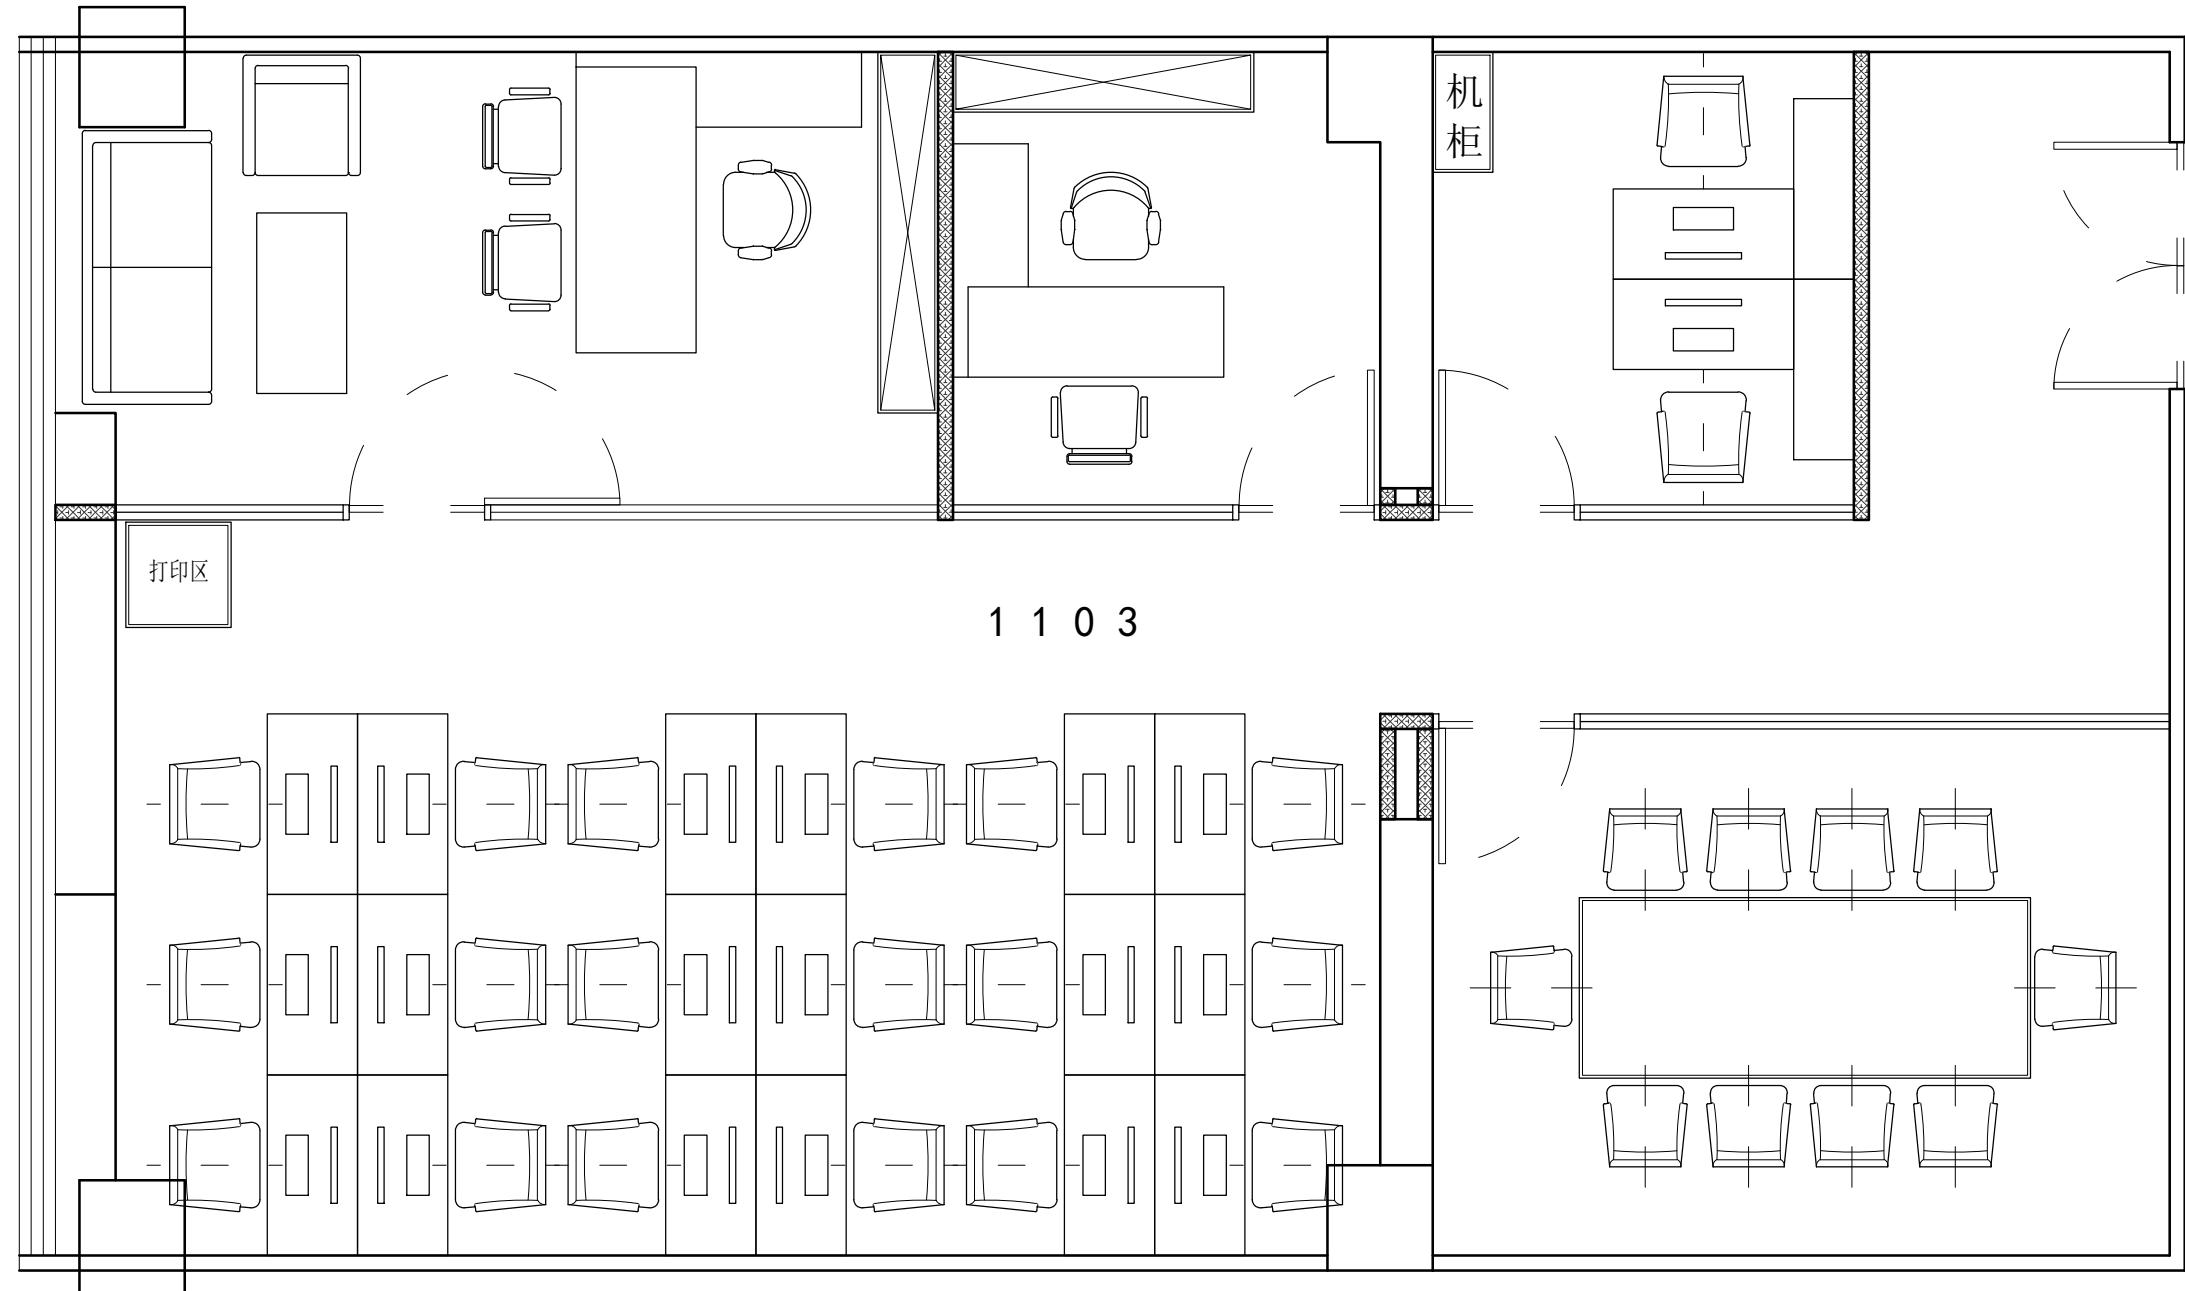

东朔集团设计部

上海市闵行区盛坤路1899号C座8楼
4th floor, no.288, xinsong road, Shanghai
Tel:400-189 9996 http://www.shdsjt.cn

Partners 合作设计

Client 建设单位

东朔 超级办公室

中国。上海


虹桥展会

1103办公室

平面布置图

DRAWING TITLE 图名
会签 SIGN
建设单位代表 REPRESENTATIVE
监理 SUPERVISOR
主任设计师 DESIGN DIRECTOR
项目负责人 PROJECT MANAGER
设计 DESIGNED BY
制图 DRAWN BY
审核 REVIEWED BY
建筑 ARCHITECT **电气** ELECTRICAL
结构 STRUCTURE **暖通** HVAC
给排水 WATER & SEWER **工艺** CRAFT
备注 Notes
1. 本设计图纸版权归本公司所有，未经本公司
书面同意，不得复印。
2. 本图纸应与说明、工地状况、建筑结构设计
图及有关图纸协调使用，发现任何差异请立
即通知设计者。
3. 切勿量度图纸，应以图中所注尺寸为准，最
终尺寸需在现场校对准确。
4. 除特别注明外，图中所有尺寸均为毫米单位。
5. 未签出图专用章，图纸无效。

修改 Rev. No. **摘要** Brief Description **日期** Date
专业 装饰 PROF. DECORATION **比例** SCALE 1:65 @ A
阶段 施工图 STAGE 施工图 DATE 2021/1
SHEET No. F F 01 **图号** 3
PAGE No. 1 **页码**

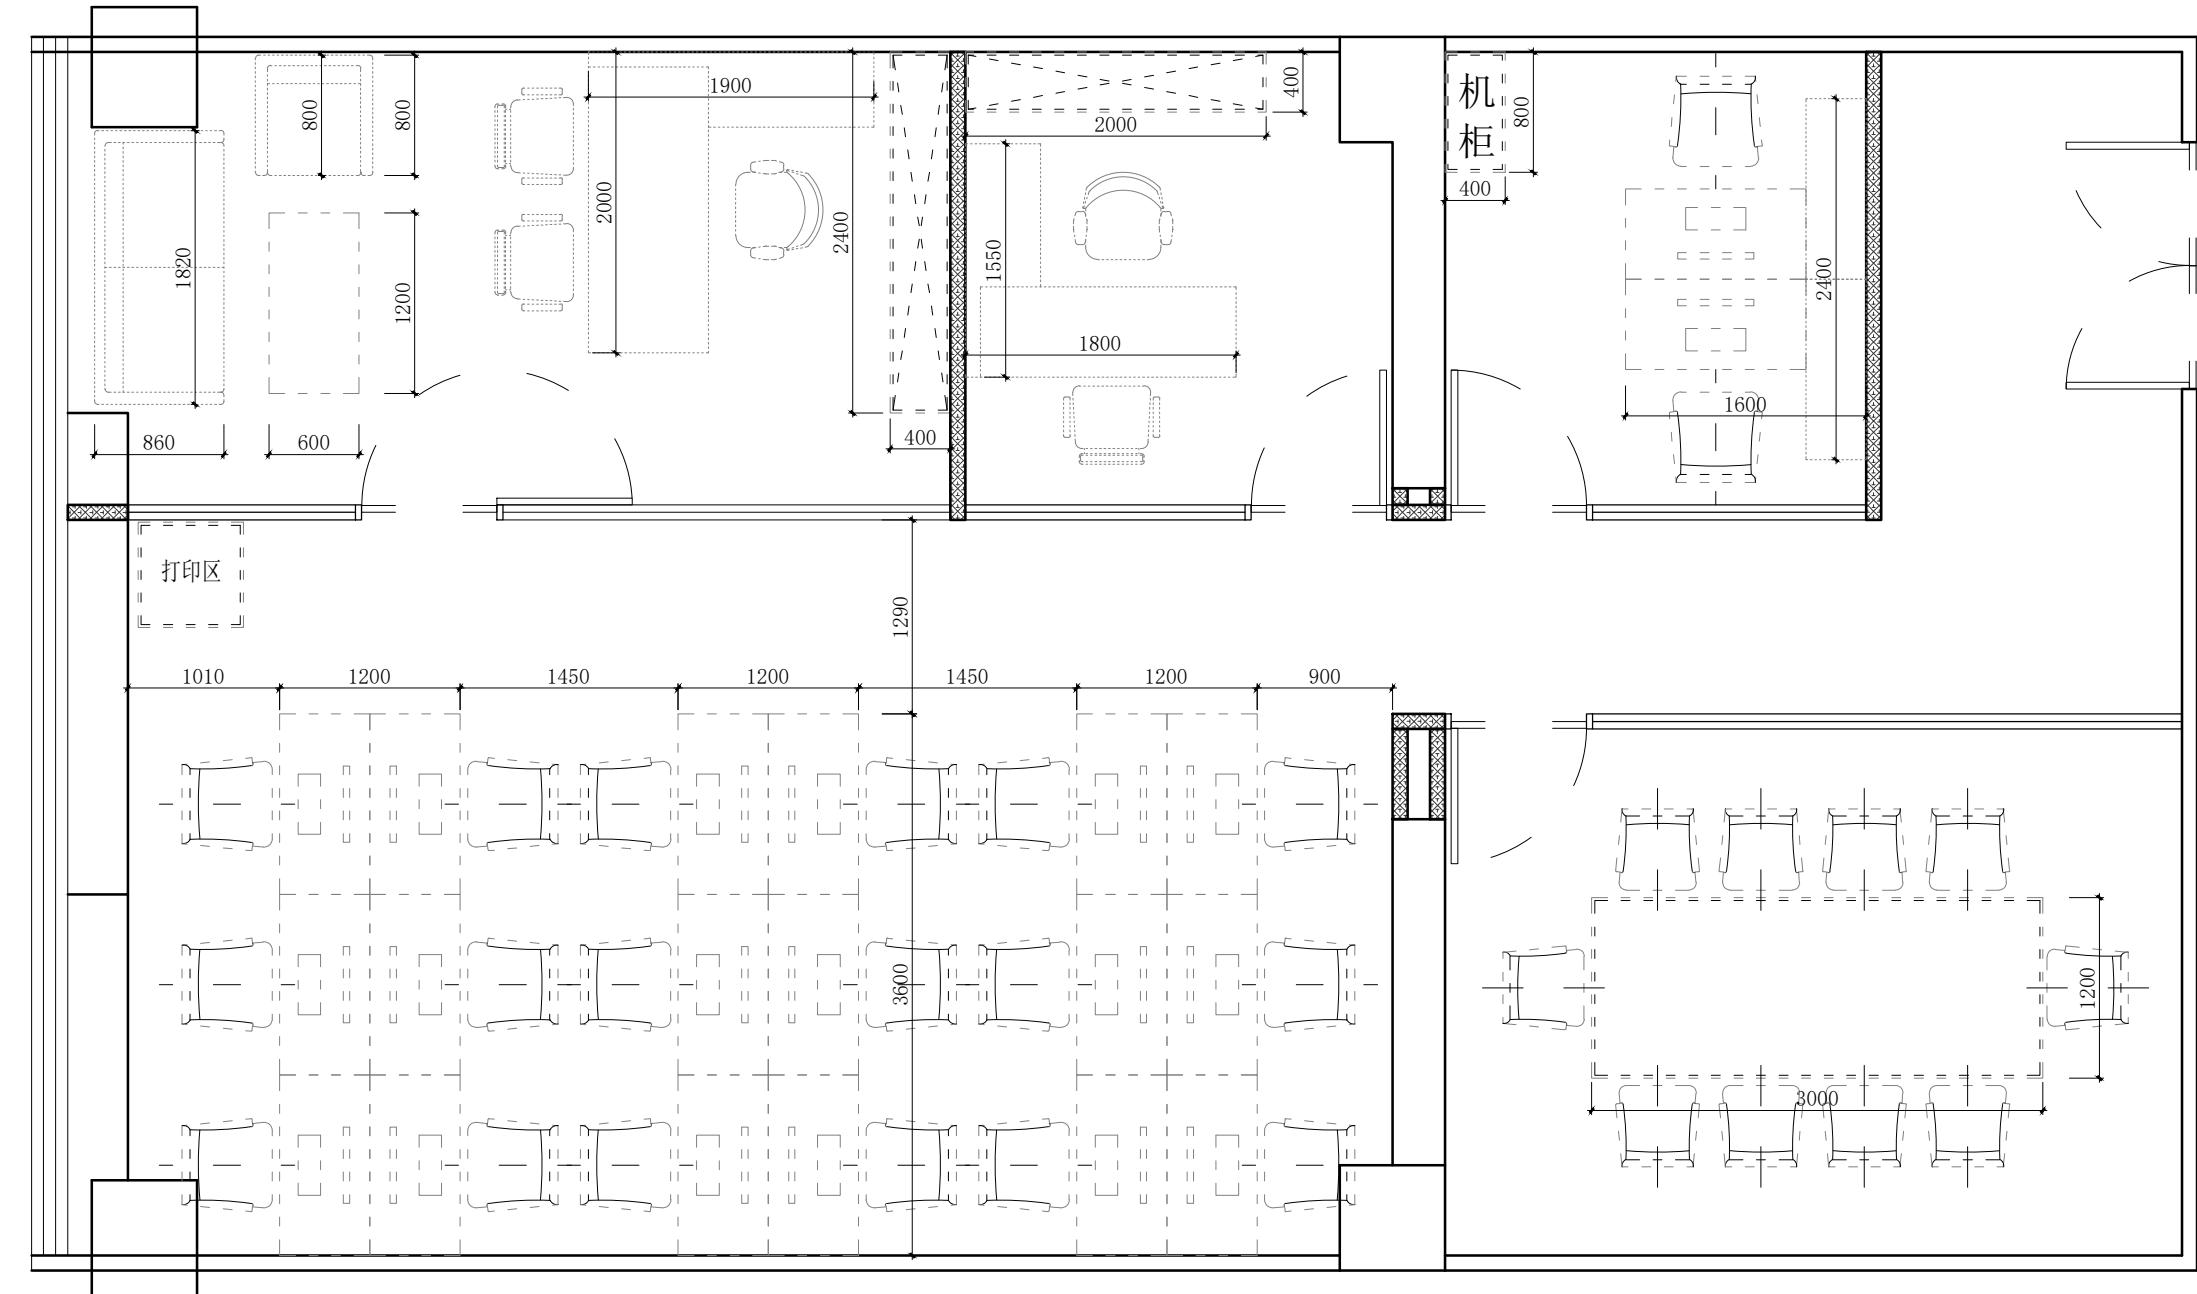

虹桥展会
1103办公室
家具尺寸定位图

中国。上海

东朔 超级办公室

中国。上海

虹桥展会

1103办公室

家具尺寸定位图

图名

DRAWING TITLE

会签 SIGN

建设单位代表 REPRESENTATIVE

监 理 SUPERVISOR

主任设计师 DESIGN DIRECTOR

项目负责人 PROJECT MANAGER

设计 DESIGNED BY

制图 DRAWN BY

审核 REVIEWED BY

建筑 ARCHITECT 电气 ELECTRICAL

结构 STRUCTURE 暖通 HVAC

给排水 DWB 工艺 CRAFT

备注 Notes

1. 本设计图纸版权归本公司所有，未经本公司

书面同意，不得复印。

2. 本图纸应与说明、工地状况、建筑结构设计

图及有关图纸协调使用，发现任何差异请立

即通知设计者。

3. 切勿量度图纸，应以图中所注尺寸为准，最

终尺寸需在现场校对准确。

4. 除特别注明外，图中所有尺寸均为毫米单

位。

5. 未尽图出专用章，图纸无效。

修改 Rev. No. 比例 Scale

摘要 Brief Description

日期 Date

专业 装饰 Prof. DECORATION 比例 1:65 @ A

阶段 施工图 Stage 施工图 DATE 2021/1

图号 Sheet No. F F 02

页码 Page No. 02



东朔集团设计部

上海市闵行区盛坤路1899号C座8楼
4th floor, no.288, xinsong road, Shanghai
Tel:400-189 9996 http://www.shdsjt.cn

Partners 合作设计



Client 建设单位

东朔 超级办公室

中国。上海

3

A B C D E F G H

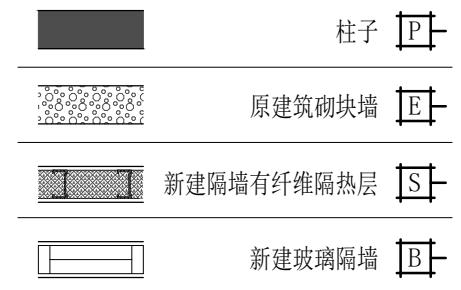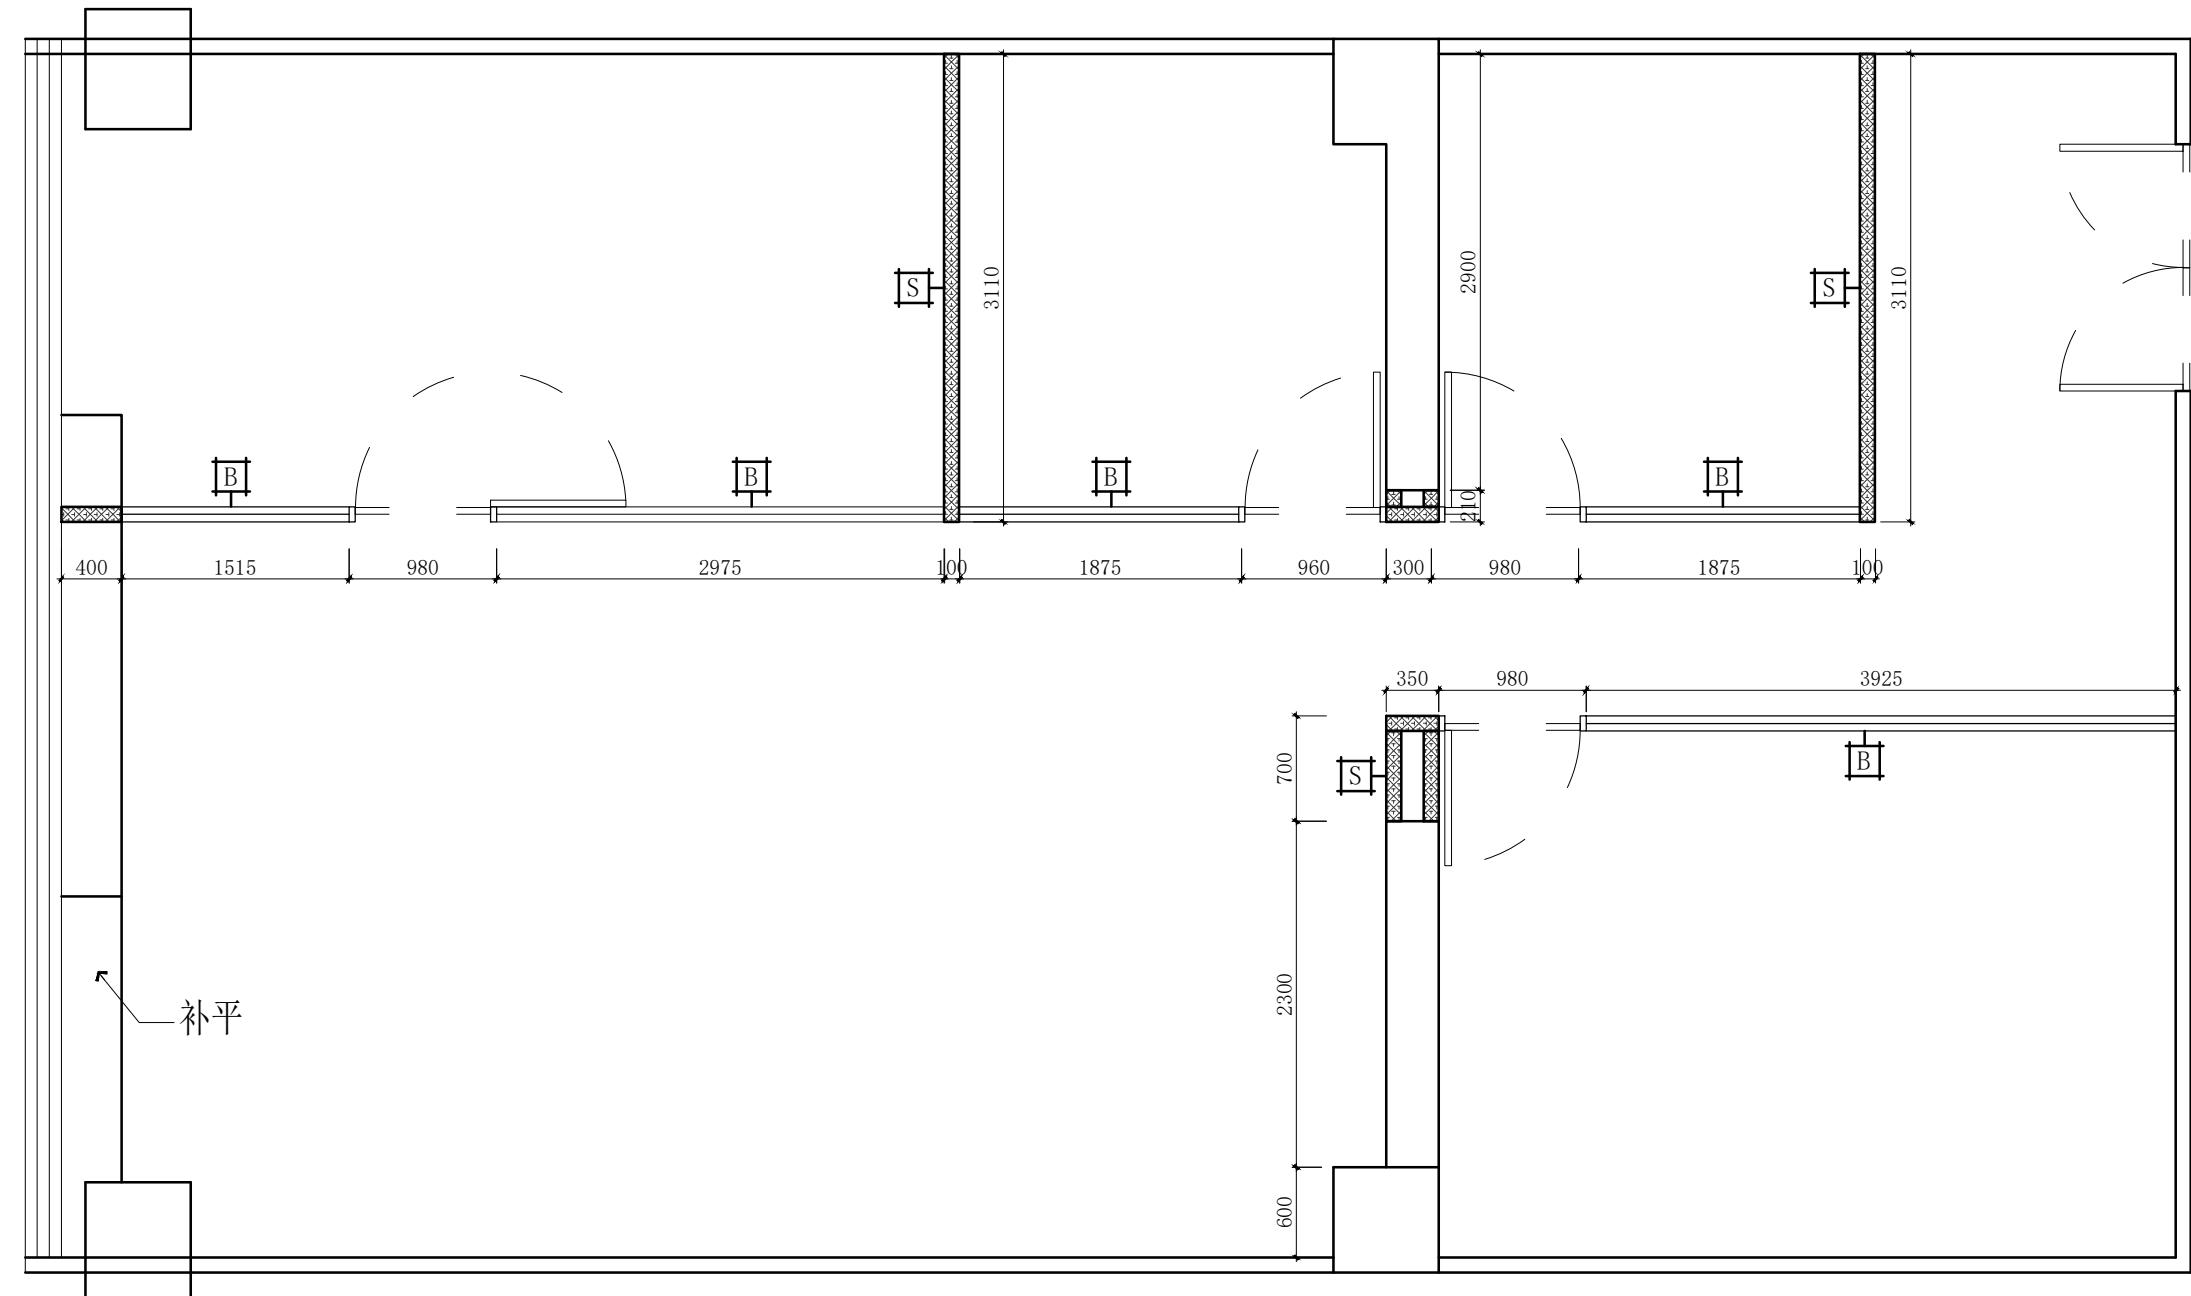

东朔集团设计部

上海市闵行区盛坤路1899号C座8楼
4th floor, no.288, xinsong road, Shanghai
Tel:400-189 9996 http://www.shdsjt.cn

Partners 合作设计

Client 建设单位

东朔 超级办公室

中国。上海


虹桥展会
1103办公室
新建墙体尺寸图

DRAWING TITLE 图名
会签 SIGN
建设单位代表 REPRESENTATIVE
监理 SUPERVISOR
主任设计师 DESIGN DIRECTOR
项目负责人 PROJECT MANAGER
设计 DESIGNED BY
制图 DRAWN BY
审核 REVIEWED BY
建筑 ARCHITECT 电气 ELECTRICAL
结构 STRUCTURE 暖通 HVAC
给排水 WATER 工艺 CRAFT

备注 Notes
1. 本设计图纸版权归本公司所有，未经本公司
书面同意，不得复印。
2. 本图纸应与说明、工图状况、建筑结构设计
图及有关图纸协调使用，发现任何差异请立
即通知设计者。
3. 切勿量度图纸，应以图中所注尺寸为准，最
终尺寸需在现场校对准确。
4. 除特别注明外，图中所有尺寸均为毫米单位。
5. 未尽出图专用章，图纸无效。

修改 Rev. No. 比例 SCALE 1:65 @ A
摘要 Brief Description 日期 Date
专业 PROFESSION 装饰 DECORATION
阶段 STAGE 施工图 CONSTRUCTION DRAWING
日期 DATE 2021/11/1
SHEET No. F F 03
PAGE No. 页码

A B C D E F G H

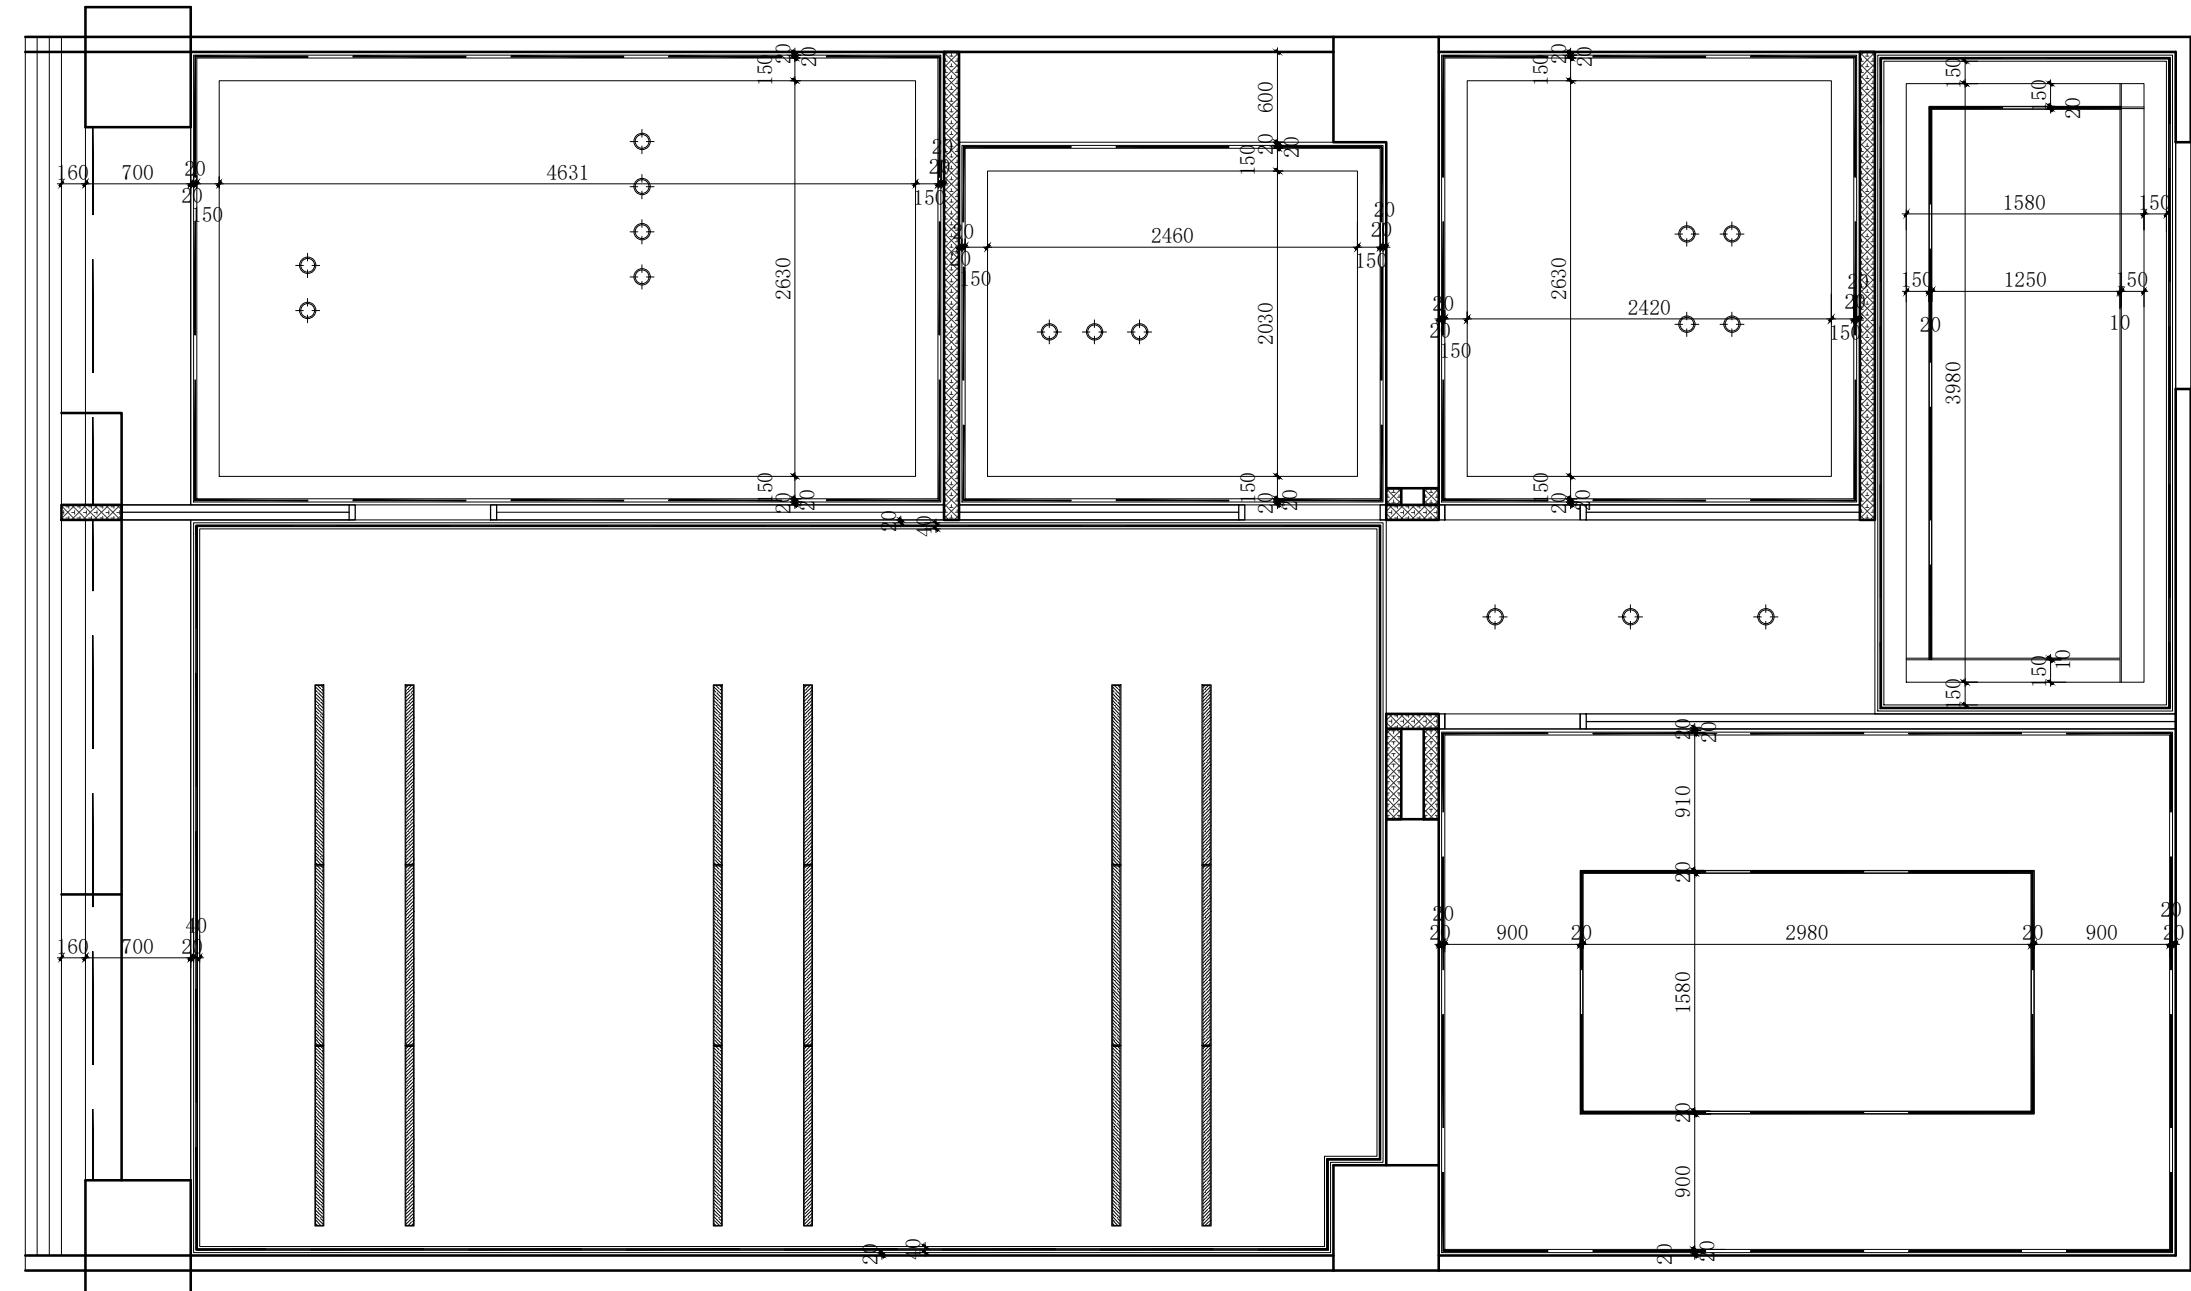

东朔 超级办公室
中国。上海

虹桥展会
1103办公室
天花布置图

DRAWING TITLE 图名

会签 SIGN

建设单位代表 REPRESENTATIVE

监 理 SUPERVISOR

主任设计师 DESIGN DIRECTOR

项目负责人 PROJECT MANAGER

设计 DESIGNED BY

制图 DRAWN BY

审核 REVIEWED BY

建筑 ARCHITECT 电气 ELECTRICAL

结构 STRUCTURE 暖通 HVAC

给排水 DWB 工艺 CRAFT

备注 Notes

1. 本设计图纸版权归本公司所有，未经本公司

书面同意，不得复印。

2. 本图纸应与说明、工地状况、建筑结构设计

图及有关图纸协调使用，发现任何差异请立

即通知设计者。

3. 切勿量度图纸，应以图中所注尺寸为准，最

终尺寸需在现场校对准确。

4. 除特别注明外，图中所有尺寸均为毫米单

位。

5. 未尽图出专用章，图纸无效。

修改 Rev. No. 比例 Scale

摘要 Brief Description

日期 Date

专业 装饰 PROF. DECORATION

比例 SCALE 1:65 @ A

阶段 施工图 STAGE 2021/1

日期 DATE

图纸号 SHEET No. F F 04

页码 PAGE No. 1



东朔集团设计部

上海市闵行区盛坤路1899号C座8楼
4th floor, no.288, xinsong road, Shanghai
Tel:400-189 9996 http://www.shdsjt.cn

Partners 合作设计

Client 建设单位

东朔 超级办公室
中国。上海

虹桥展会
1103办公室
天花布置图

1

2

3


4

5

6

7

A3

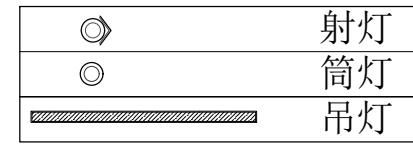

东朔集团设计部

上海市闵行区盛坤路1899号C座8楼
n floor, no. 288, xinsong road, Shanghai
1:400-189 9996 <http://www.shdsjt.cn>

Partners 合作设计

Client 建设单位

办公室


上海
中國

1103办公室

中国。上海 尺寸定位图

DRAWING TITLE		图名
签 SIGN		
设单位代表 REPRESENTATIVE		
理 SUPERVISOR		
任设计师 DESIGN DIRECTOR		
自负责人 PROJECT MANAGER		
计 DESIGNED BY		
审 DRAWN BY		
核 VIEWED BY		
筑 ARCHITECT	电气 ELECTRICAL	
结 STRUCTURE	暖通 HVAC	
排水 SEWAGE	工艺 CRAFT	
注:Notes		
本设计图纸版权归本公司所有,未经本公司 书面同意,不得复印。		
本图纸仅与说明、工地状况,建筑结构设计 图及有关图纸协调使用,发现任何差异请立 即通知设计者。		
一切勿按图纸,应以图中所注尺寸为准,量 尺寸需在现场校对准确。		
特别注明外,图中所有尺寸均为毫米单		

未签出图专用章, 图纸无效。			
改 更 更 更 更	摘要 Brief Description		日期 Date
	业 装 施 段	比例 SCALE	1 : 65 @ 日期 DATE
装饰 施工图		2021/1	
SHEET No. F F		图号 05	
PAGE No.		页码	

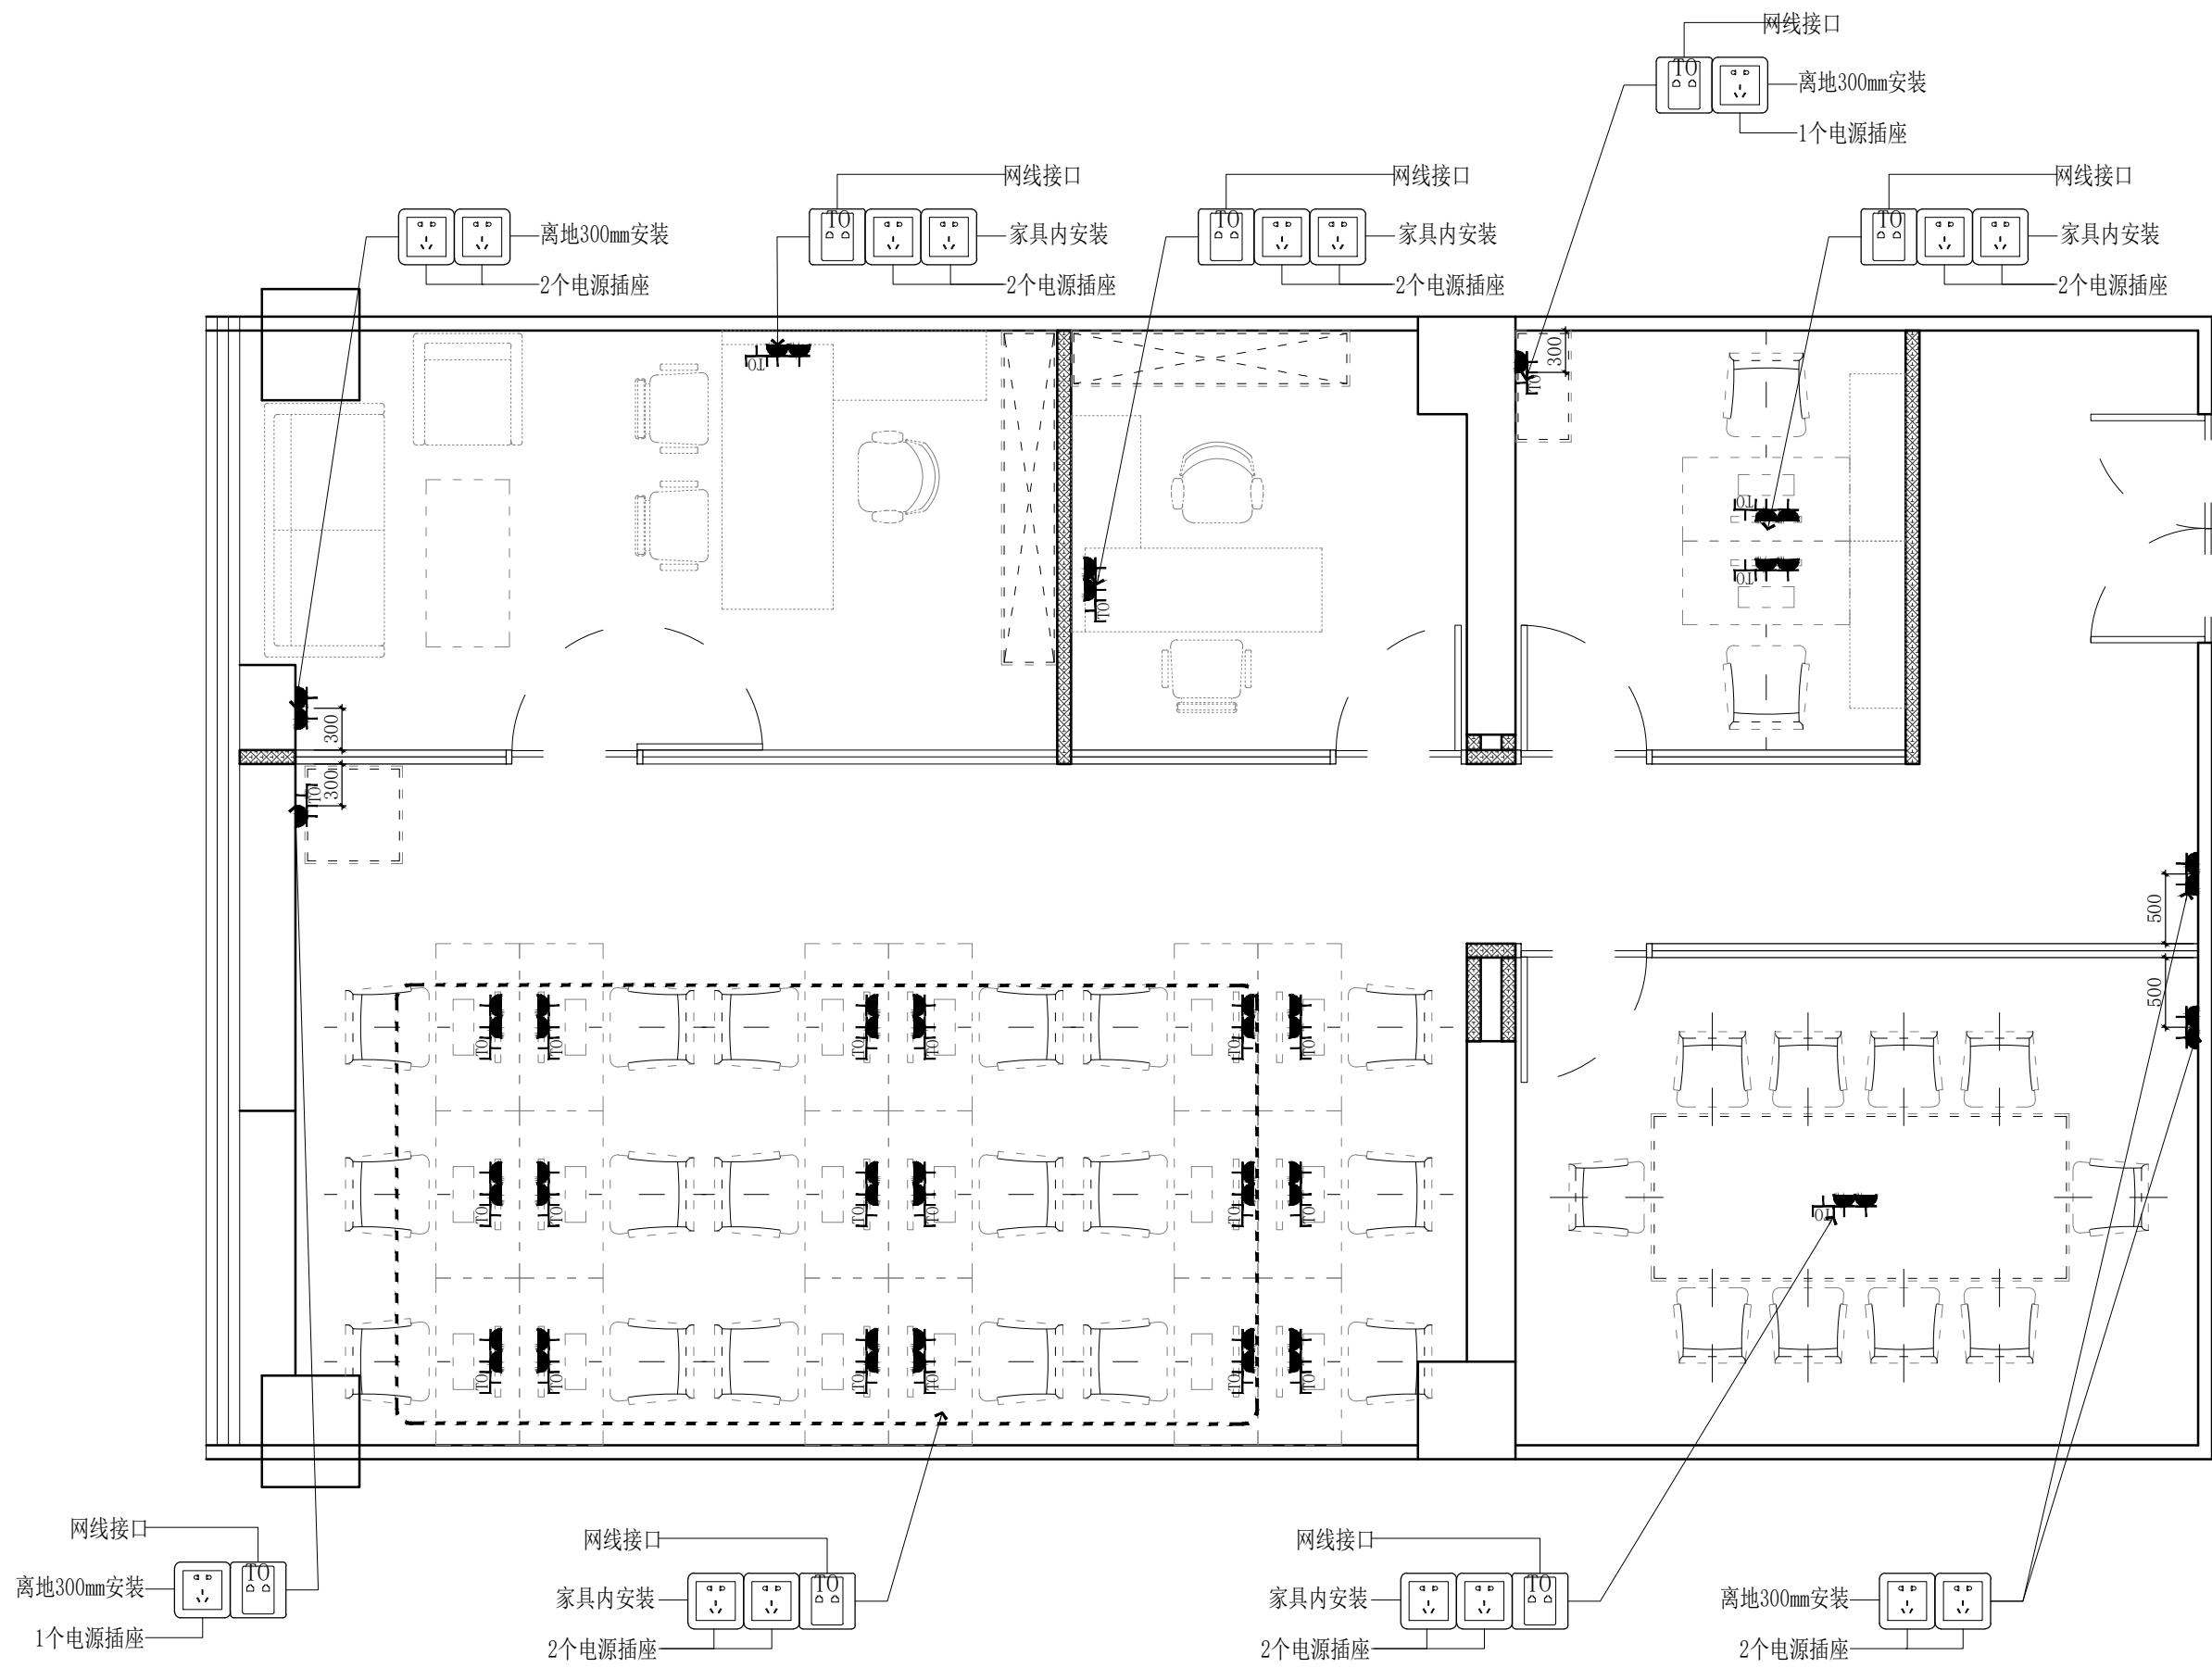

东朔集团设计部

上海市闵行区盛坤路1899号C座8楼
4th floor, no.288, xinsong road, Shanghai
Tel:400-189 9996 http://www.shdsjt.cn

Partners 合作设计

Client 建设单位

东朔 超级办公室

中国。上海

虹桥展会

1103办公室

强弱电定位图

DRAWING TITLE 图名
 会签 SIGN
 建设单位代表 REPRESENTATIVE
 监理 SUPERVISOR
 主任设计师 DESIGN DIRECTOR
 项目负责人 PROJECT MANAGER
 设计 DESIGNED BY
 制图 DRAWN BY
 审核 REVIEWED BY
 建筑 ARCHITECT 电气 ELECTRICAL
 结构 STRUCTURE 暖通 HVAC
 给排水 DRAINAGE 工艺 CRAFT
 备注 Notes
 1. 本设计图纸版权归本公司所有，未经本公司
 书面同意，不得复印。
 2. 本图纸应与说明、工地状况、建筑结构设计
 图及有关图纸协调使用，发现任何差异请立
 即通知设计者。
 3. 切勿量度图纸，应以图中所注尺寸为准，最
 终尺寸需在现场校对准确。
 4. 除特别注明外，图中所有尺寸均为毫米单位
 5. 未尽图出专用章，图纸无效。

修改 Rev. No. 摘要 Brief Description 日期 Date
 专业 PROFESSION 装饰 DECORATION 比例 SCALE 1:65 @ A
 阶段 STAGE 施工图 DRAWING 日期 DATE 2021/11
 SHEET No. F F 08 图号
 PAGE No. 页码