


东朔 超级办公室


华一 1103 施工图纸

中国 上海

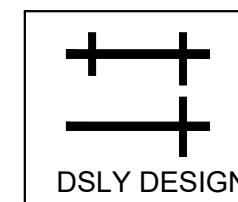

东朔集团
东朔设计部

装修样式同713

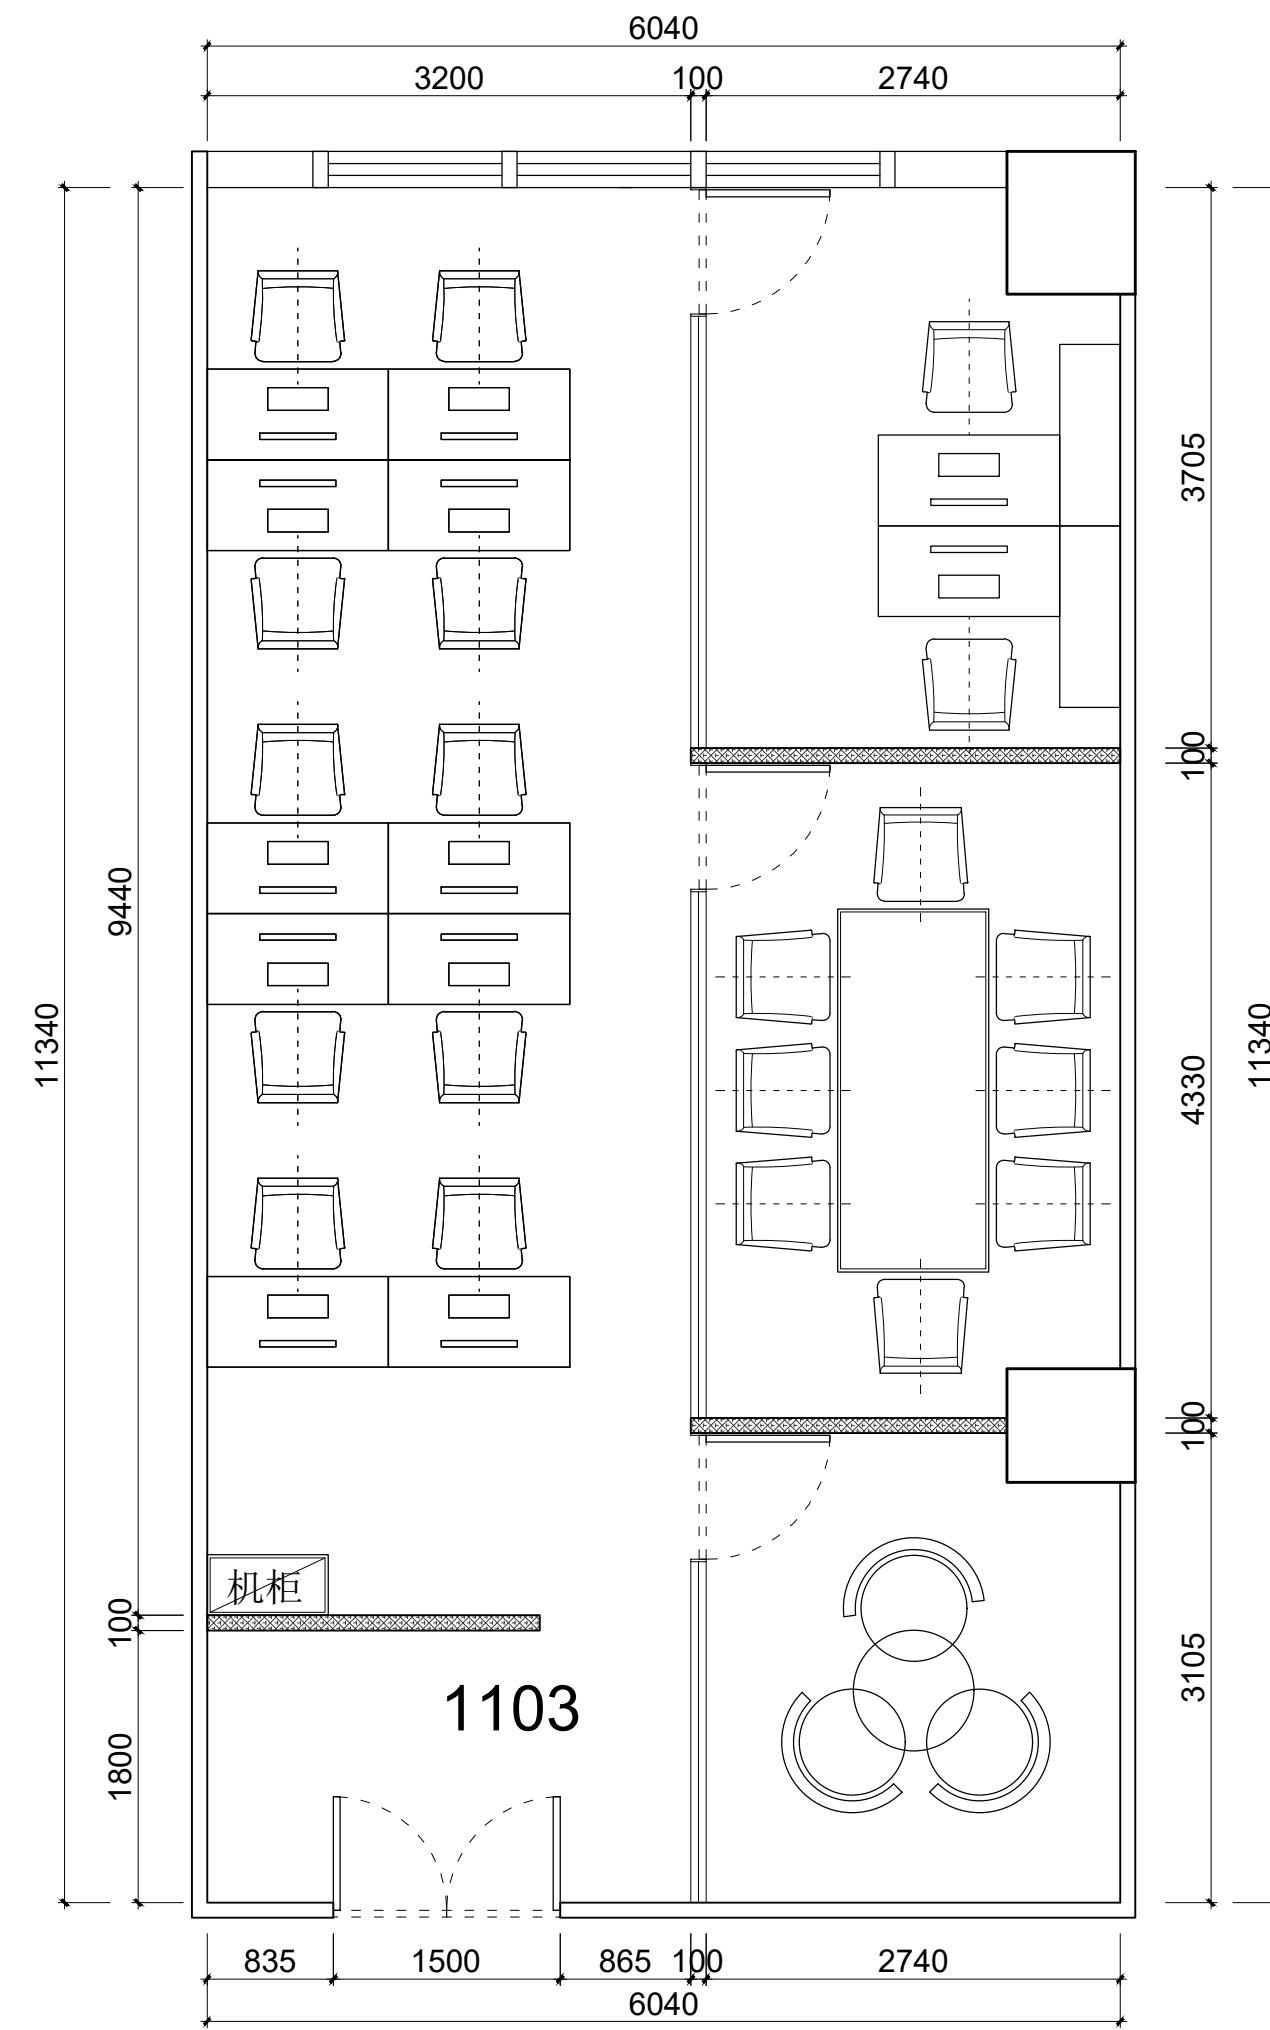华一1103
家具平面布置图

DRAWING TITLE 图名
会签 SIGN
建设单位代表 REPRESENTATIVE
监理 SUPERVISOR
主任设计师 DESIGN DIRECTOR
项目负责人 PROJECT MANAGER
设计 DESIGNED BY
制图 DRAWN BY
审核 REVIEWED BY
建筑 ARCHITECT 电气 ELECTRIC
结构 STRUCTURE 暖通 HVAC
给排水 DWDR 工艺 CRAFT

备注 NOTES
1. 本设计图纸版权归本公司所有，未经本公司
2. 本图纸应与说明、工地状况、建筑结构设计
3. 切勿量度图纸，应以图中所注尺寸为准，最
4. 除特别注明外，图中所有尺寸均为毫米单位。
5. 未签出图专用章，图纸无效。

修改
Rev. No. **摘要** Brief Description **日期** Date
专业 装饰 **比例** 1:60@A3
阶段 施工图 **日期** 2022/03/03
Sheet No. FF-01 **图号**
Page No. 页码



东朔集团设计部

上海市闵行区申昆路1899号C座8楼
Tel:400-189 9996 http://www.shdsjt.cn

Partners 合作设计


Client 建设单位

东朔 超级办公室

中国。上海

图例

	柱子 (P)
	原建筑砌块墙 (E)
	新建隔墙有纤维隔热层 (S)

 

东朔集团设计部

上海市闵行区申昆路1899号C座8楼
Tel:400-189 9996 http://www.shdsjt.cn

Partners 合作设计

Client 建设单位

东朔 超级办公室

中国。上海

华一1103

家具尺寸参考图

图名

会签 SIGN	
建设单位代表 REPRESENTATIVE	
监理 SUPERVISOR	
主任设计师 DESIGN DIRECTOR	
项目负责人 PROJECT MANAGER	
设计 DESIGNED BY	
制图 DRAWN BY	
审核 REVIEWED BY	
建筑 ARCHITECT	电气 ELECTRIC
结构 STRUCTURE	暖通 HVAC
给排水 DWDR	工艺 CRAFT

备注 NOTES
 1. 本设计图纸版权归本公司所有，未经本公司
 2. 本图纸应与说明、工地状况、建筑结构设计
 3. 切勿量度图纸，应以图中所注尺寸为准，最
 4. 除特别注明外，图中所有尺寸均为毫米单位。
 5. 未签出图专用章，图纸无效。


修改 Rev. No.	摘要 Brief Description	日期 Date



专业 装饰 比例 1:55@A3

阶段 施工图 日期 2022/03/03

SHEET No. FF-01 图号

 PAGE No. 页码

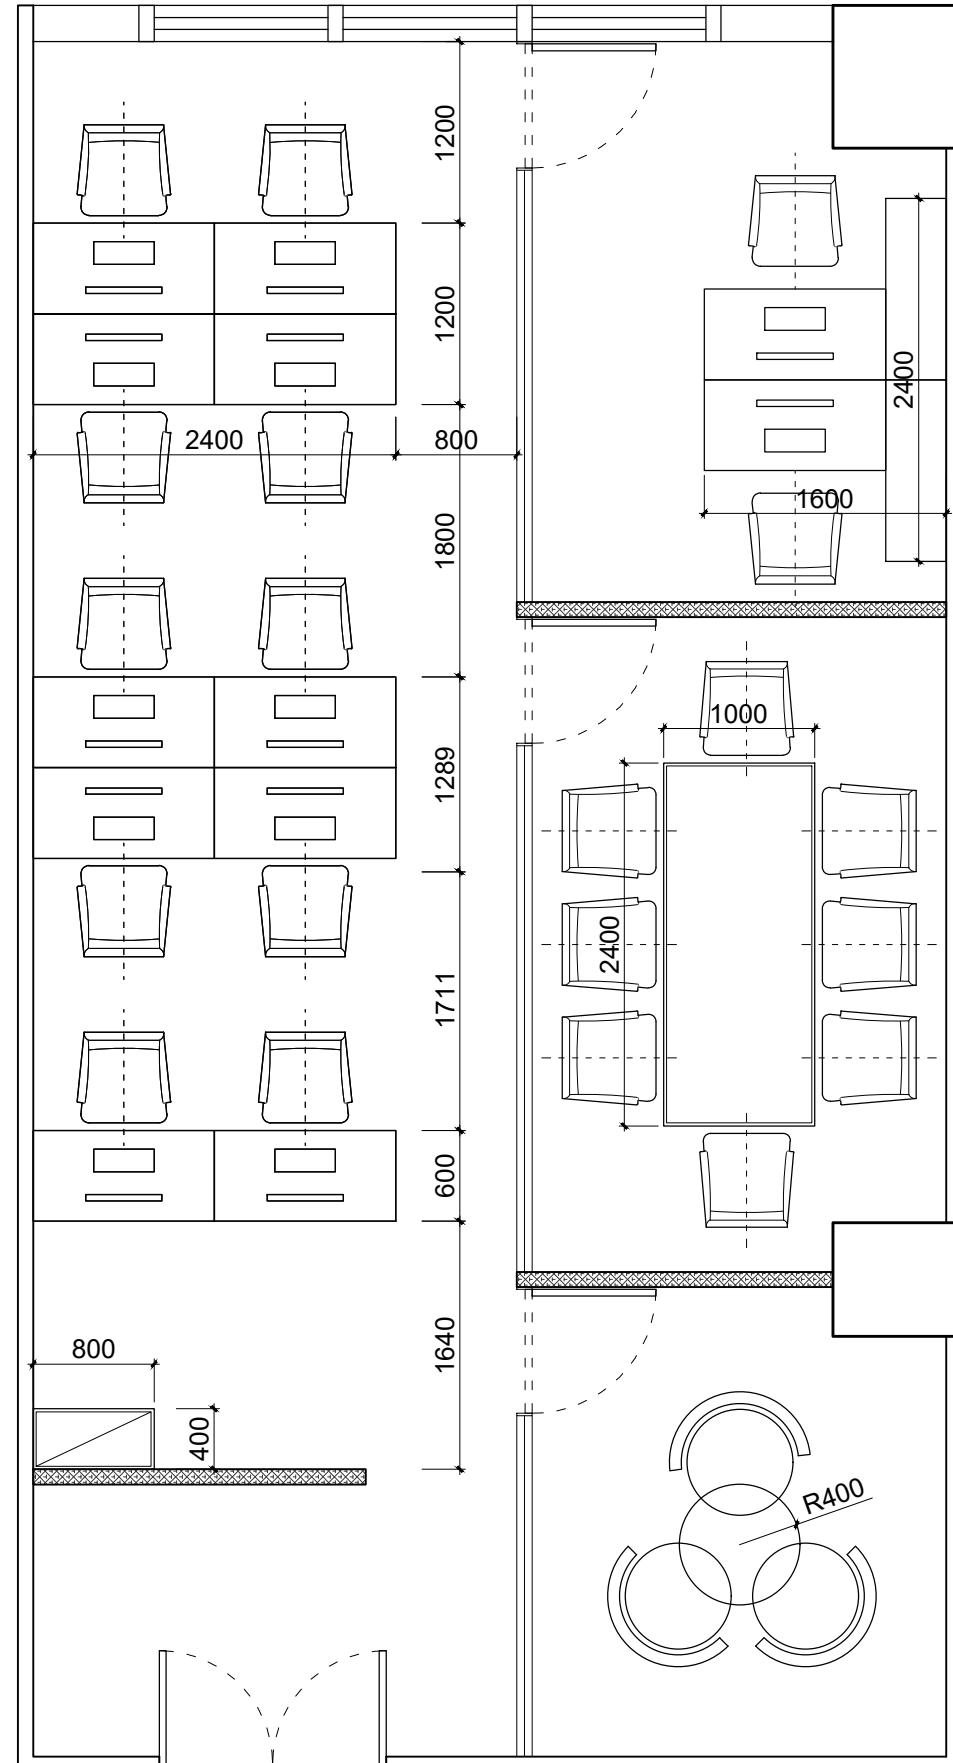

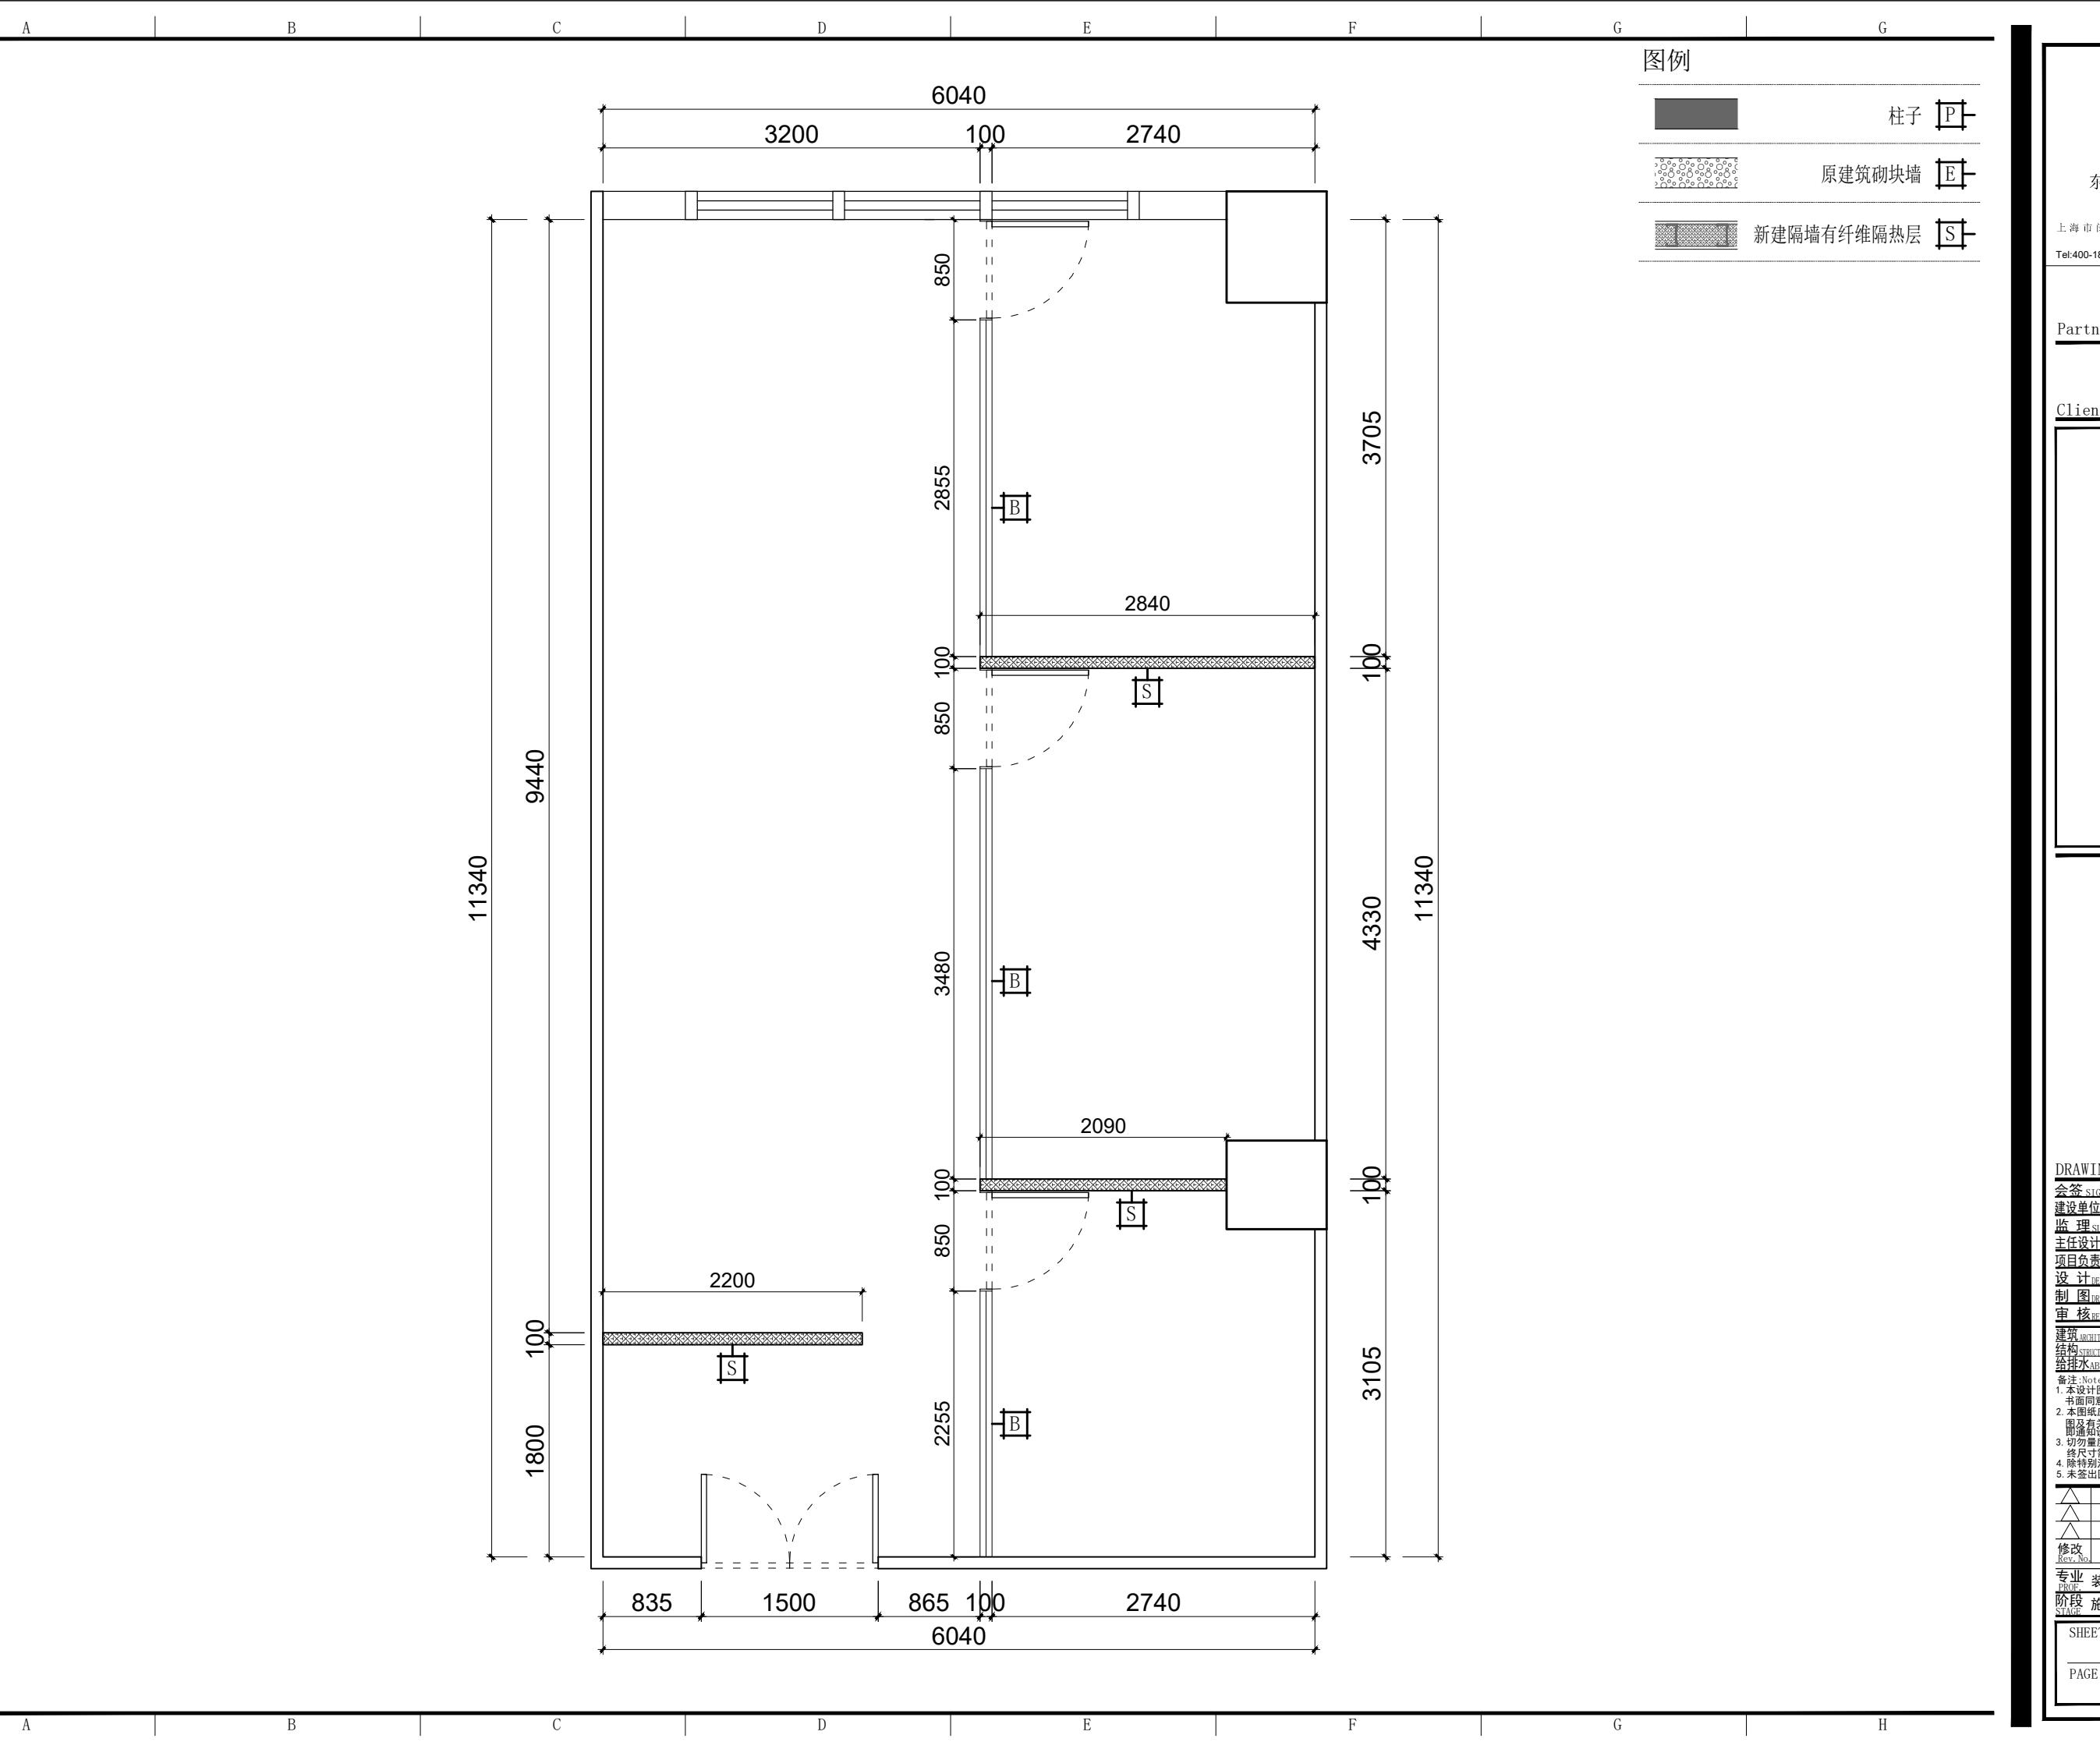

东朔集团设计部

上海市闵行区申昆路1899号C座8楼
Tel:400-189 9996 http://www.shdsjt.cn

Partners 合作设计

Client 建设单位

东朔 超级办公室

中国。上海

华一1103

新建墙体定位图

电灯装置

	灯条
	筒灯
	射灯

DSLY DESIGN

东朔集团设计部

Tel:400-189 9996 <http://www.shdsjt.cn>

Partners 合作设计


Client 建设单位

东朔超级办公室

中国。上海

三、天花平面布置图

大化平面布置圖

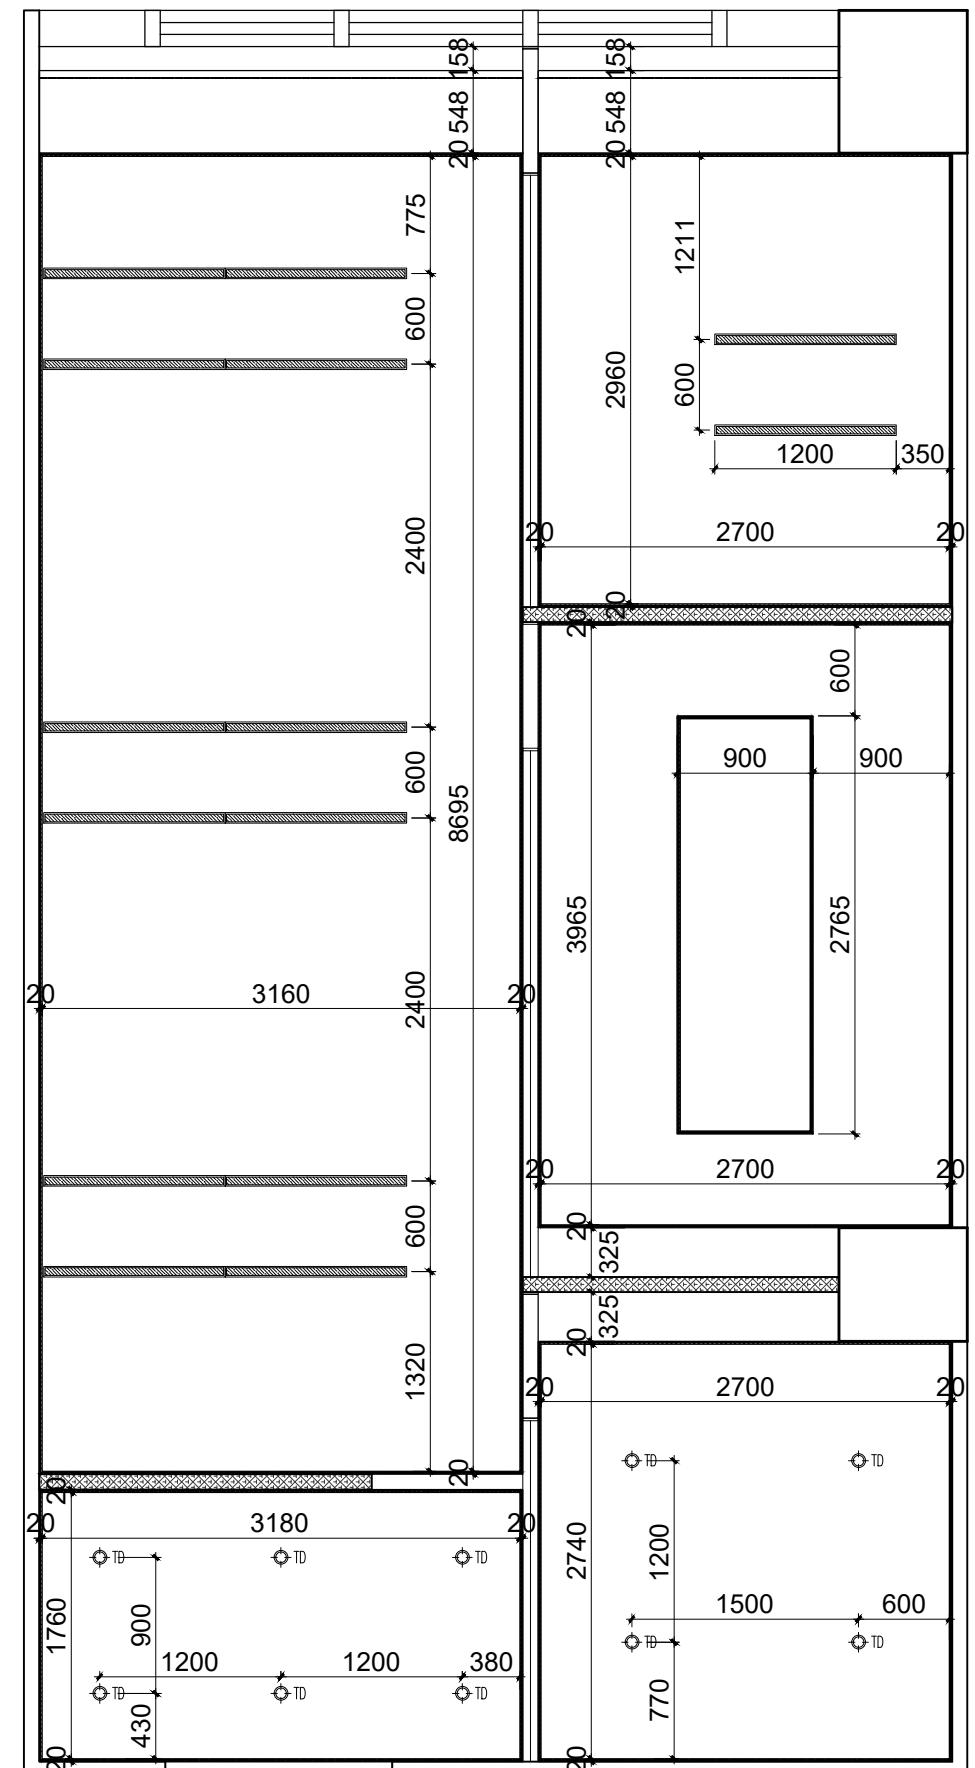

DRAWING TITLE		图名
会签 SIGN		
建设单位代表 REPRESENTATIVE		
监理 SUPERVISOR		
主任设计师 DESIGN DIRECTOR		
项目负责人 PROJECT MANAGER		
设计 DESIGNED BY		
制图 DRAWN BY		
审核 REVIEWED BY		
建筑 ARCHITECT	电气 ELECTRIC	
结构 STRUCTURE	暖通 HVAC	
给排水 DWB	工艺 CRAFT	
备注 Notes		
1. 本图集版权归本公司所有,未经本公司书面同意,不得复印。		
2. 本图集应与说明、工地状况、建筑结构设计图及各图集协调使用,发现任何差异请立即向本公司图集协调使用,发现任何差异请立即向本公司图集协调使用。		
3. 切勿量度图纸,应以图中所注尺寸为准,最 终尺寸需在施工现场校对准确。		
4. 除特别注明外,图中所有尺寸均为毫米单位。		
5. 未签出图专用章,图纸无效。		
修改 Rev. No.	摘要	
	Brief Description	
	日期 Date	

专业 装饰 比例 1:60@A3
PROF. DECORATION SCALE 1:60@A3
阶段 施工图 日期 2022/03/03


阶段 施工图 号: 2022/03/03
STAGE DATE

SHEET No. 1

PAGE No. 页码

PAGE NO.


Digitized by srujanika@gmail.com

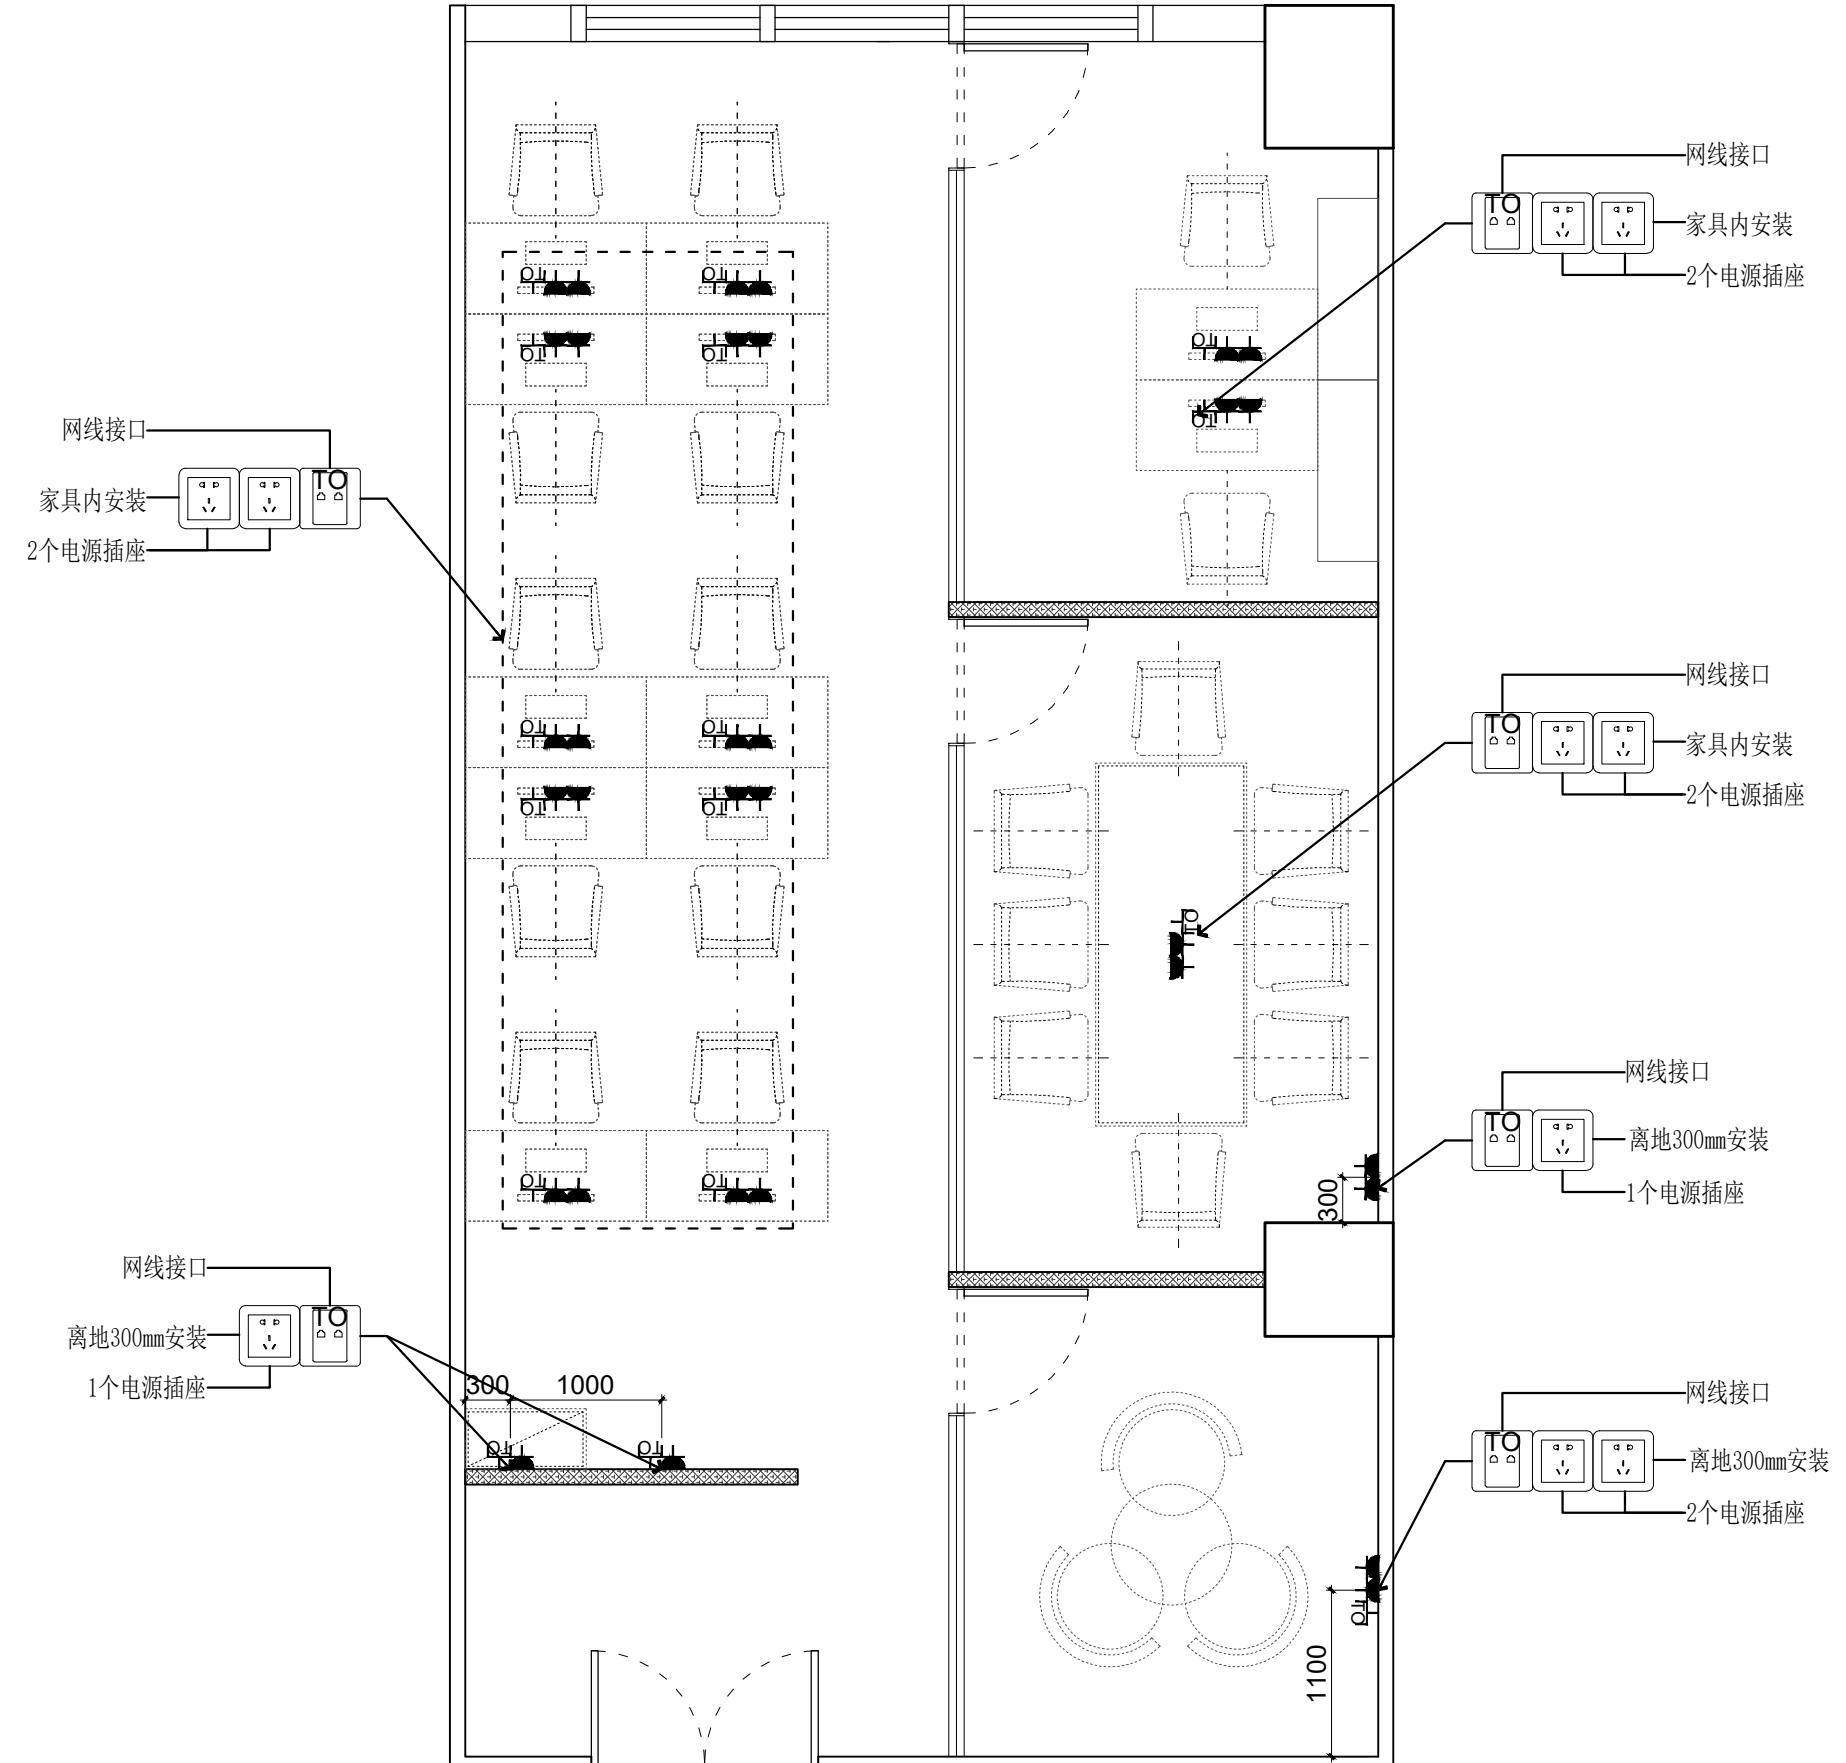华一1103
强弱电定位图

DRAWING TITLE		图名	
会签	SIGN		
建设单位代表	REPRESENTATIVE		
监 理	SUPERVISOR		
主任设计师	DESIGN DIRECTOR		
项目负责人	PROJECT MANAGER		
设计	DESIGNED BY		
制图	DRAWN BY		
审核	REVIEWED BY		
建筑	ARCHITECT	电气	ELECTRIC
结构	STRUCTURE	暖通	HVAC
给排水	HYDRO	工艺	CRAFT
备注：1. 本设计图纸版权归本公司所有，未经本公司 2. 本图纸应与说明、工地状况、建筑结构设计 3. 切勿量度图纸，应以图中所注尺寸为准，最 4. 除特别注明外，图中所有尺寸均为毫米单位。 5. 未签出图专用章，图纸无效。			

专业 装饰 比例 1:60@A3

 阶段 施工图 日期 2022/03/03

SHEET No. 图号
EM-08PAGE No. 页码
1

东朔集团设计部

上海市闵行区申昆路1899号C座8楼
Tel:400-189 9996 http://www.shdsjt.cn

Partners 合作设计

Client 建设单位

东朔 超级办公室

中国。上海