


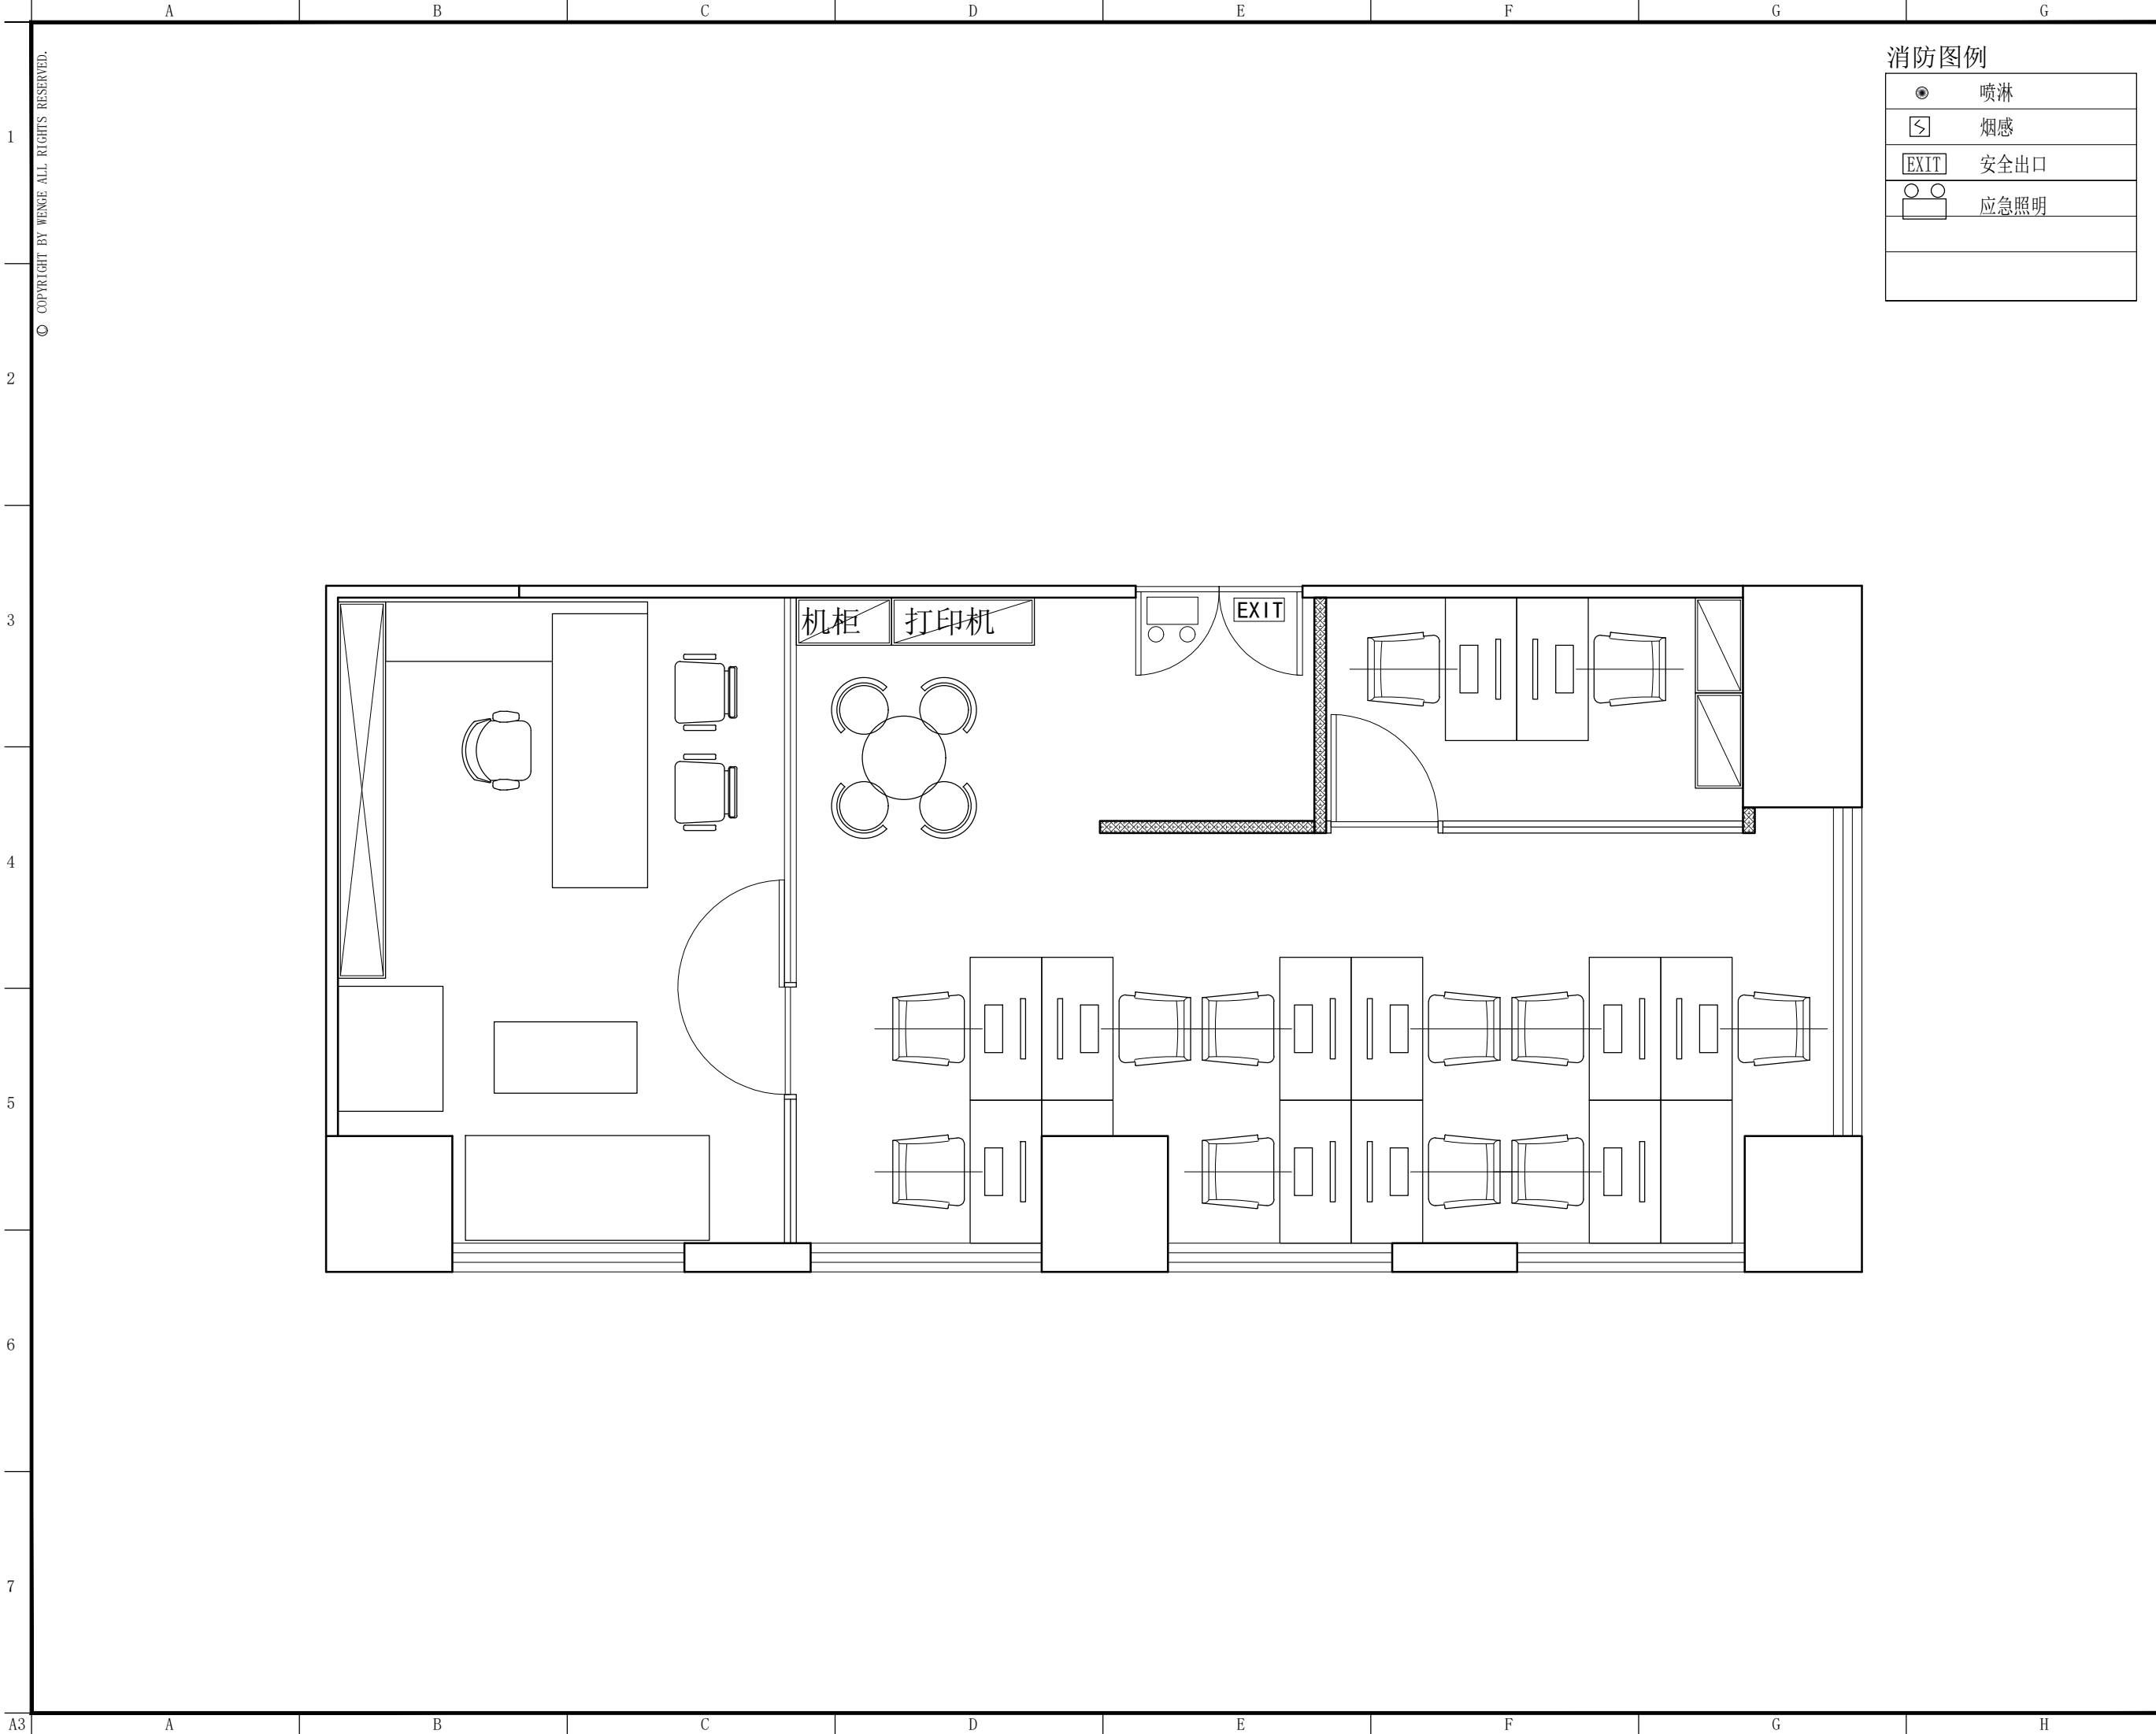

消防图例

	喷淋
	烟感
	安全出口
	应急照明



东朔集团设计部

上海市闵行区盛坤路1899号C座8楼
4th floor, no.288, xinsong road, Shanghai
Tel:400-189 9996 http://www.shdsjt.cn

Partners 合作设计

Client 建设单位

东朔 超级办公室
中国。上海

华设大厦
810-2办公室
应急照明布置图

DRAWING TITLE 图名

会签	SIGN
建设单位代表	REPRESENTATIVE
监 理	SUPERVISOR
主任设计师	DESIGN DIRECTOR
项目负责人	PROJECT MANAGER
设 计	DESIGNED BY
制 图	DRAWN BY
审 核	REVIEWED BY
建筑	ARCHITECT
结构	STRUCTURE
给排水	MECHANICAL
电气	ELECTRICITY
暖通	HVAC
工艺	CRAFT

备注:Notes
1. 本设计图纸版权归本公司所有, 未经本公司书面同意, 不得复印。
2. 本图纸应与说明, 工地状况, 建筑结构施工图及有图纸协调使用, 发现任何差异请立即通知设计者。
3. 切勿盲目照搬, 应以图中所注尺寸为准, 最终尺寸需在现场校对准确。
4. 除特别注明外, 图中所有尺寸均为毫米单位。
5. 未签出图专用章, 图纸无效。

修改	摘要	日期
Rev.No.	Brief Description	Date
专业	装饰	比例
PROF.	SCALE	1:50@A3
阶段	施工图	日期
STAGE	DATE	2021/7/20 星期二

SHEET No.	图号
FF 01	
PAGE No.	页码