


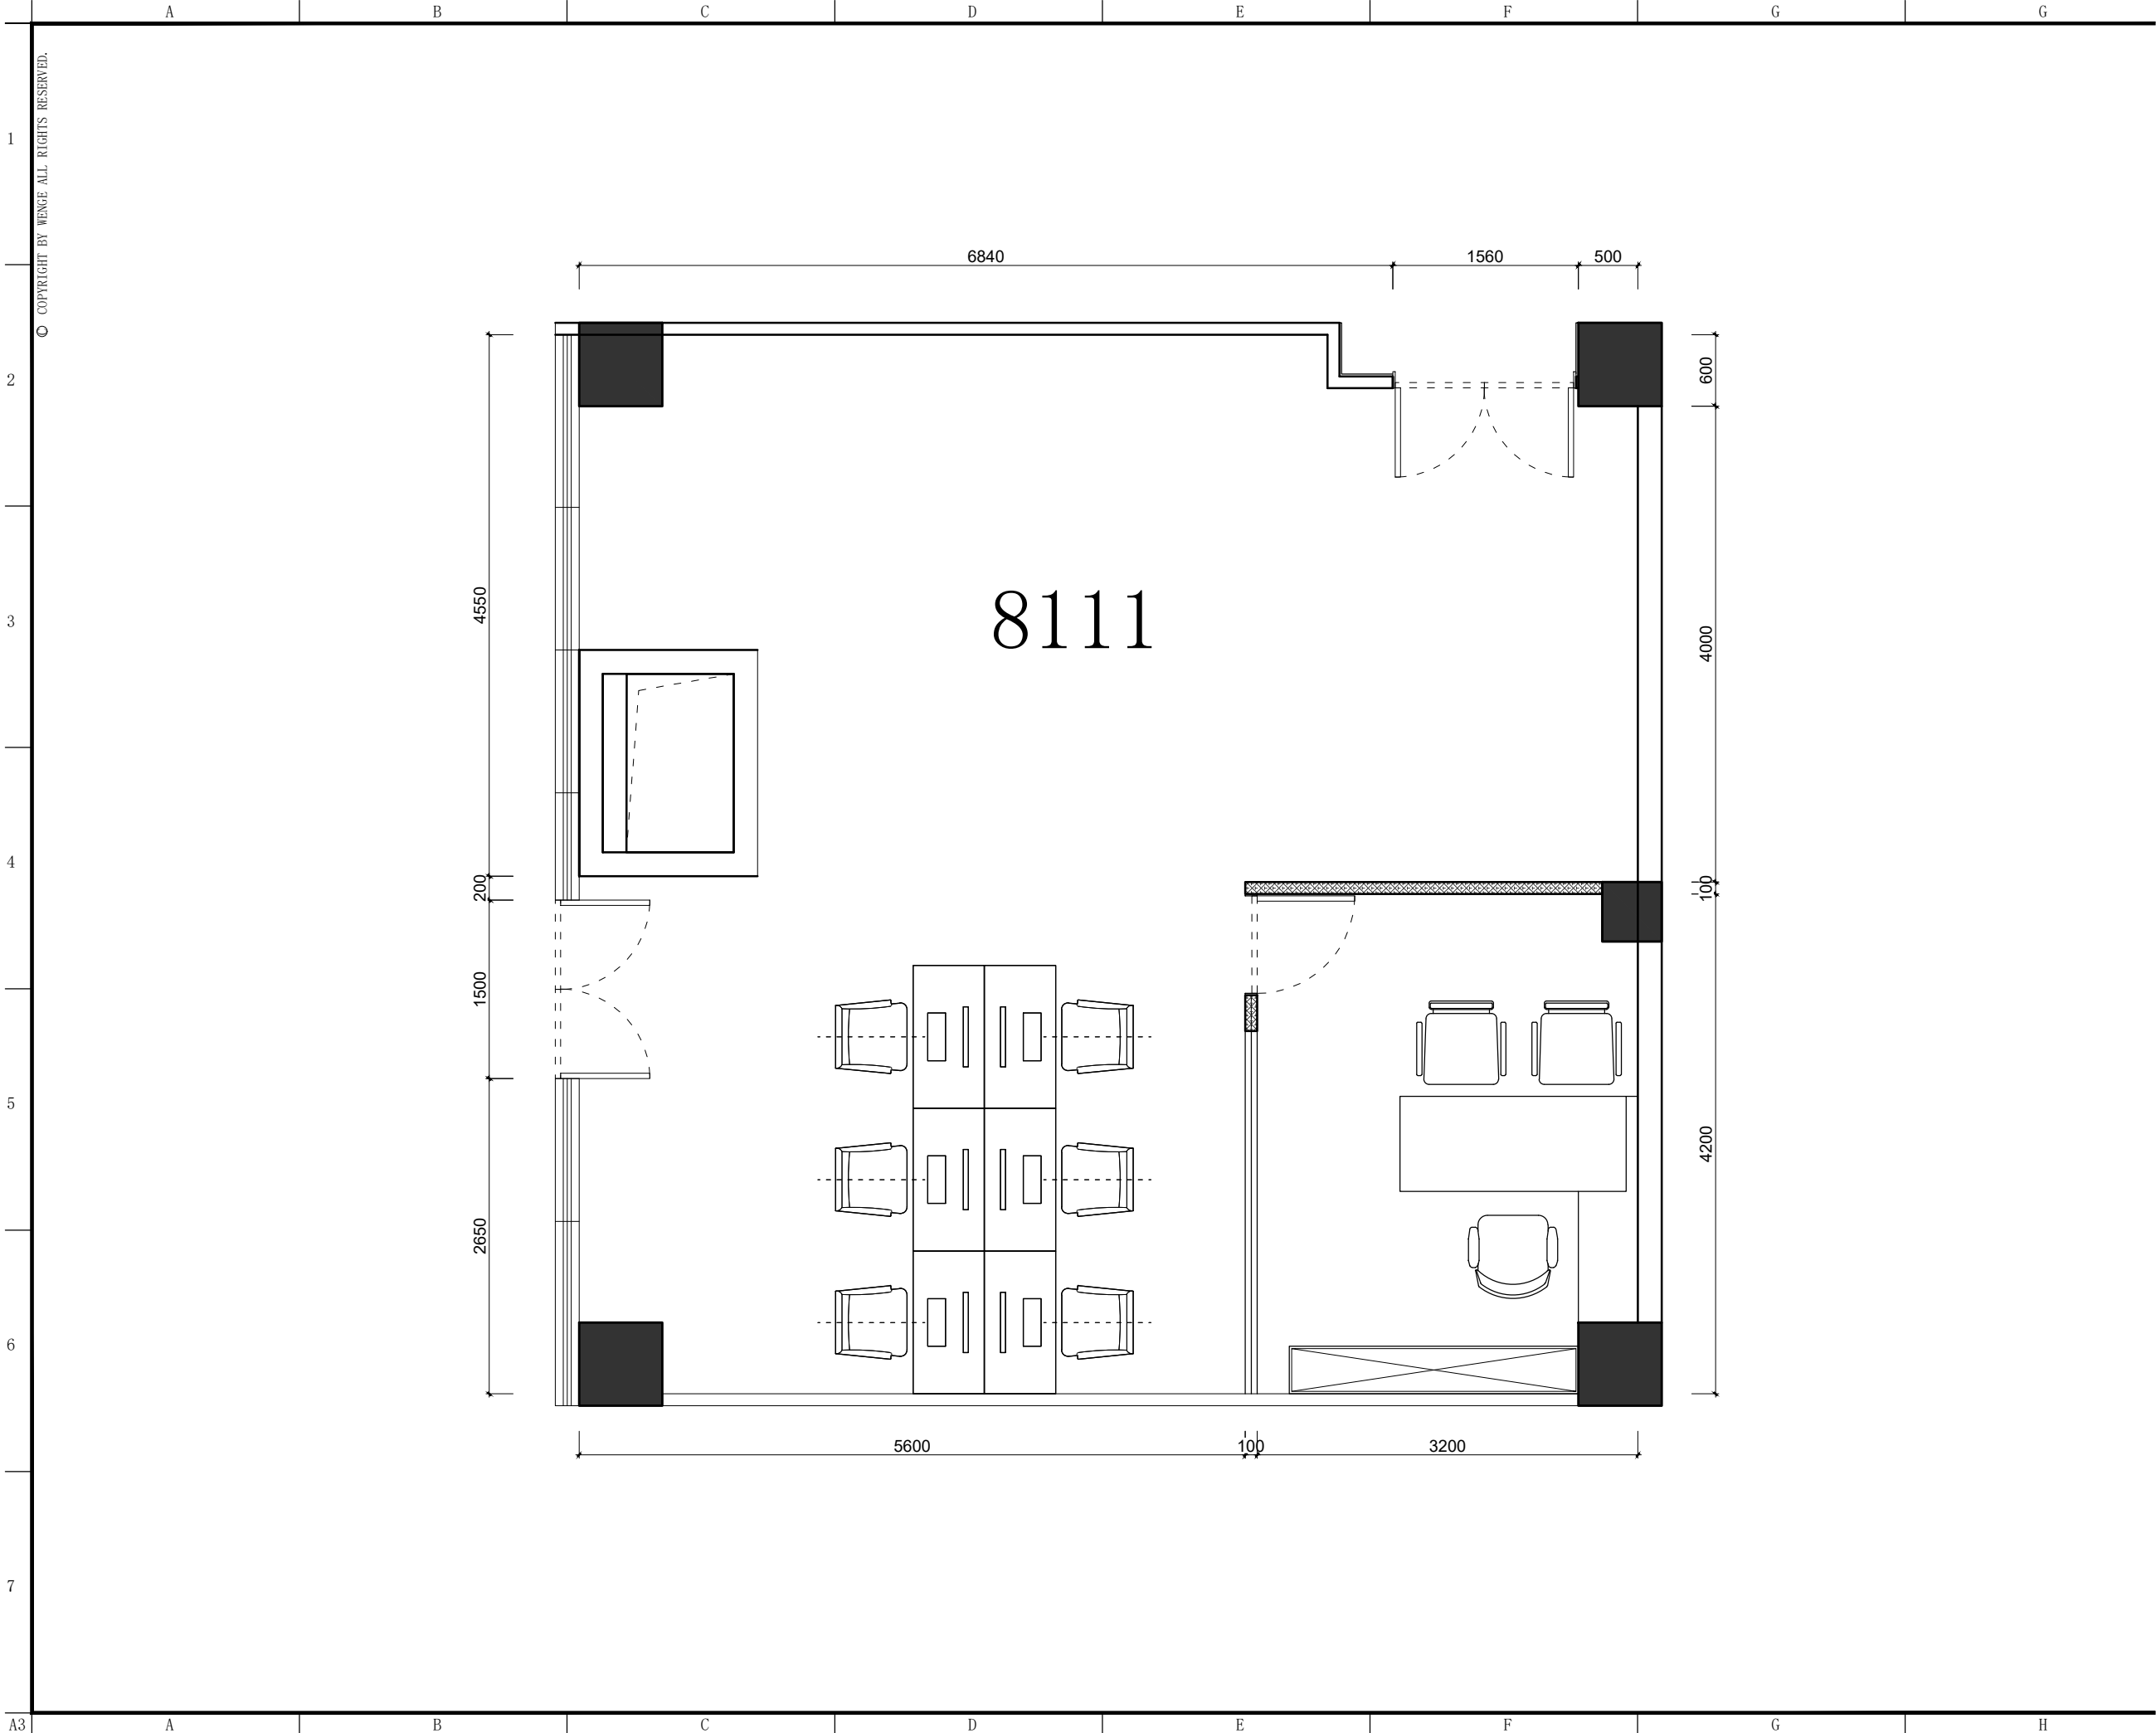

东朔集团  
东朔设计部

上海市闵行区盛坤路1899号C座8楼

Tel:400-189 9996 http://www.shdsjt.cn

Partners 合作设计

Client 建设单位

东朔 超级办公室  
中国。上海

大宁A8  
8111室  
家具平面布置图

DRAWING TITLE 图名

会签 SIGN

建设单位代表 REPRESENTATIVE

监 理 SUPERVISOR

主任设计师 DESIGN DIRECTOR

项目负责人 PROJECT MANAGER

设 计 DESIGNED BY

制 图 DRAWN BY

审 核 CHECKED BY

建筑 ARCHITECT 电气 ELECTRICAL

结构 STRUCTURE 暖通 HVAC

给排水 PLUMBING 工艺 CRAFT

备注 NOTES

1. 本设计图纸版权归本公司所有，未经本公司

书面同意，不得复印。

2. 本图纸应与说明、工地状况、建筑结构设

计及有关部门协调使用，发现任何差异请立

即通知设计者。

3. 切勿擅自更改，应以图中所注尺寸为准，最

终尺寸需在现场校对准确。

4. 除特别说明外，图中所有尺寸均为毫米单位

5. 未全出图专用章，图纸无效。

修改 摘要 日期

Rev. No. Brief Description Date


专业 装饰 比例 1 : 6 0 @ A 3

阶段 施工图 日期 2 0 2 3 / 6 / 9

图号

F F - 0 1

PAGE No. 页码

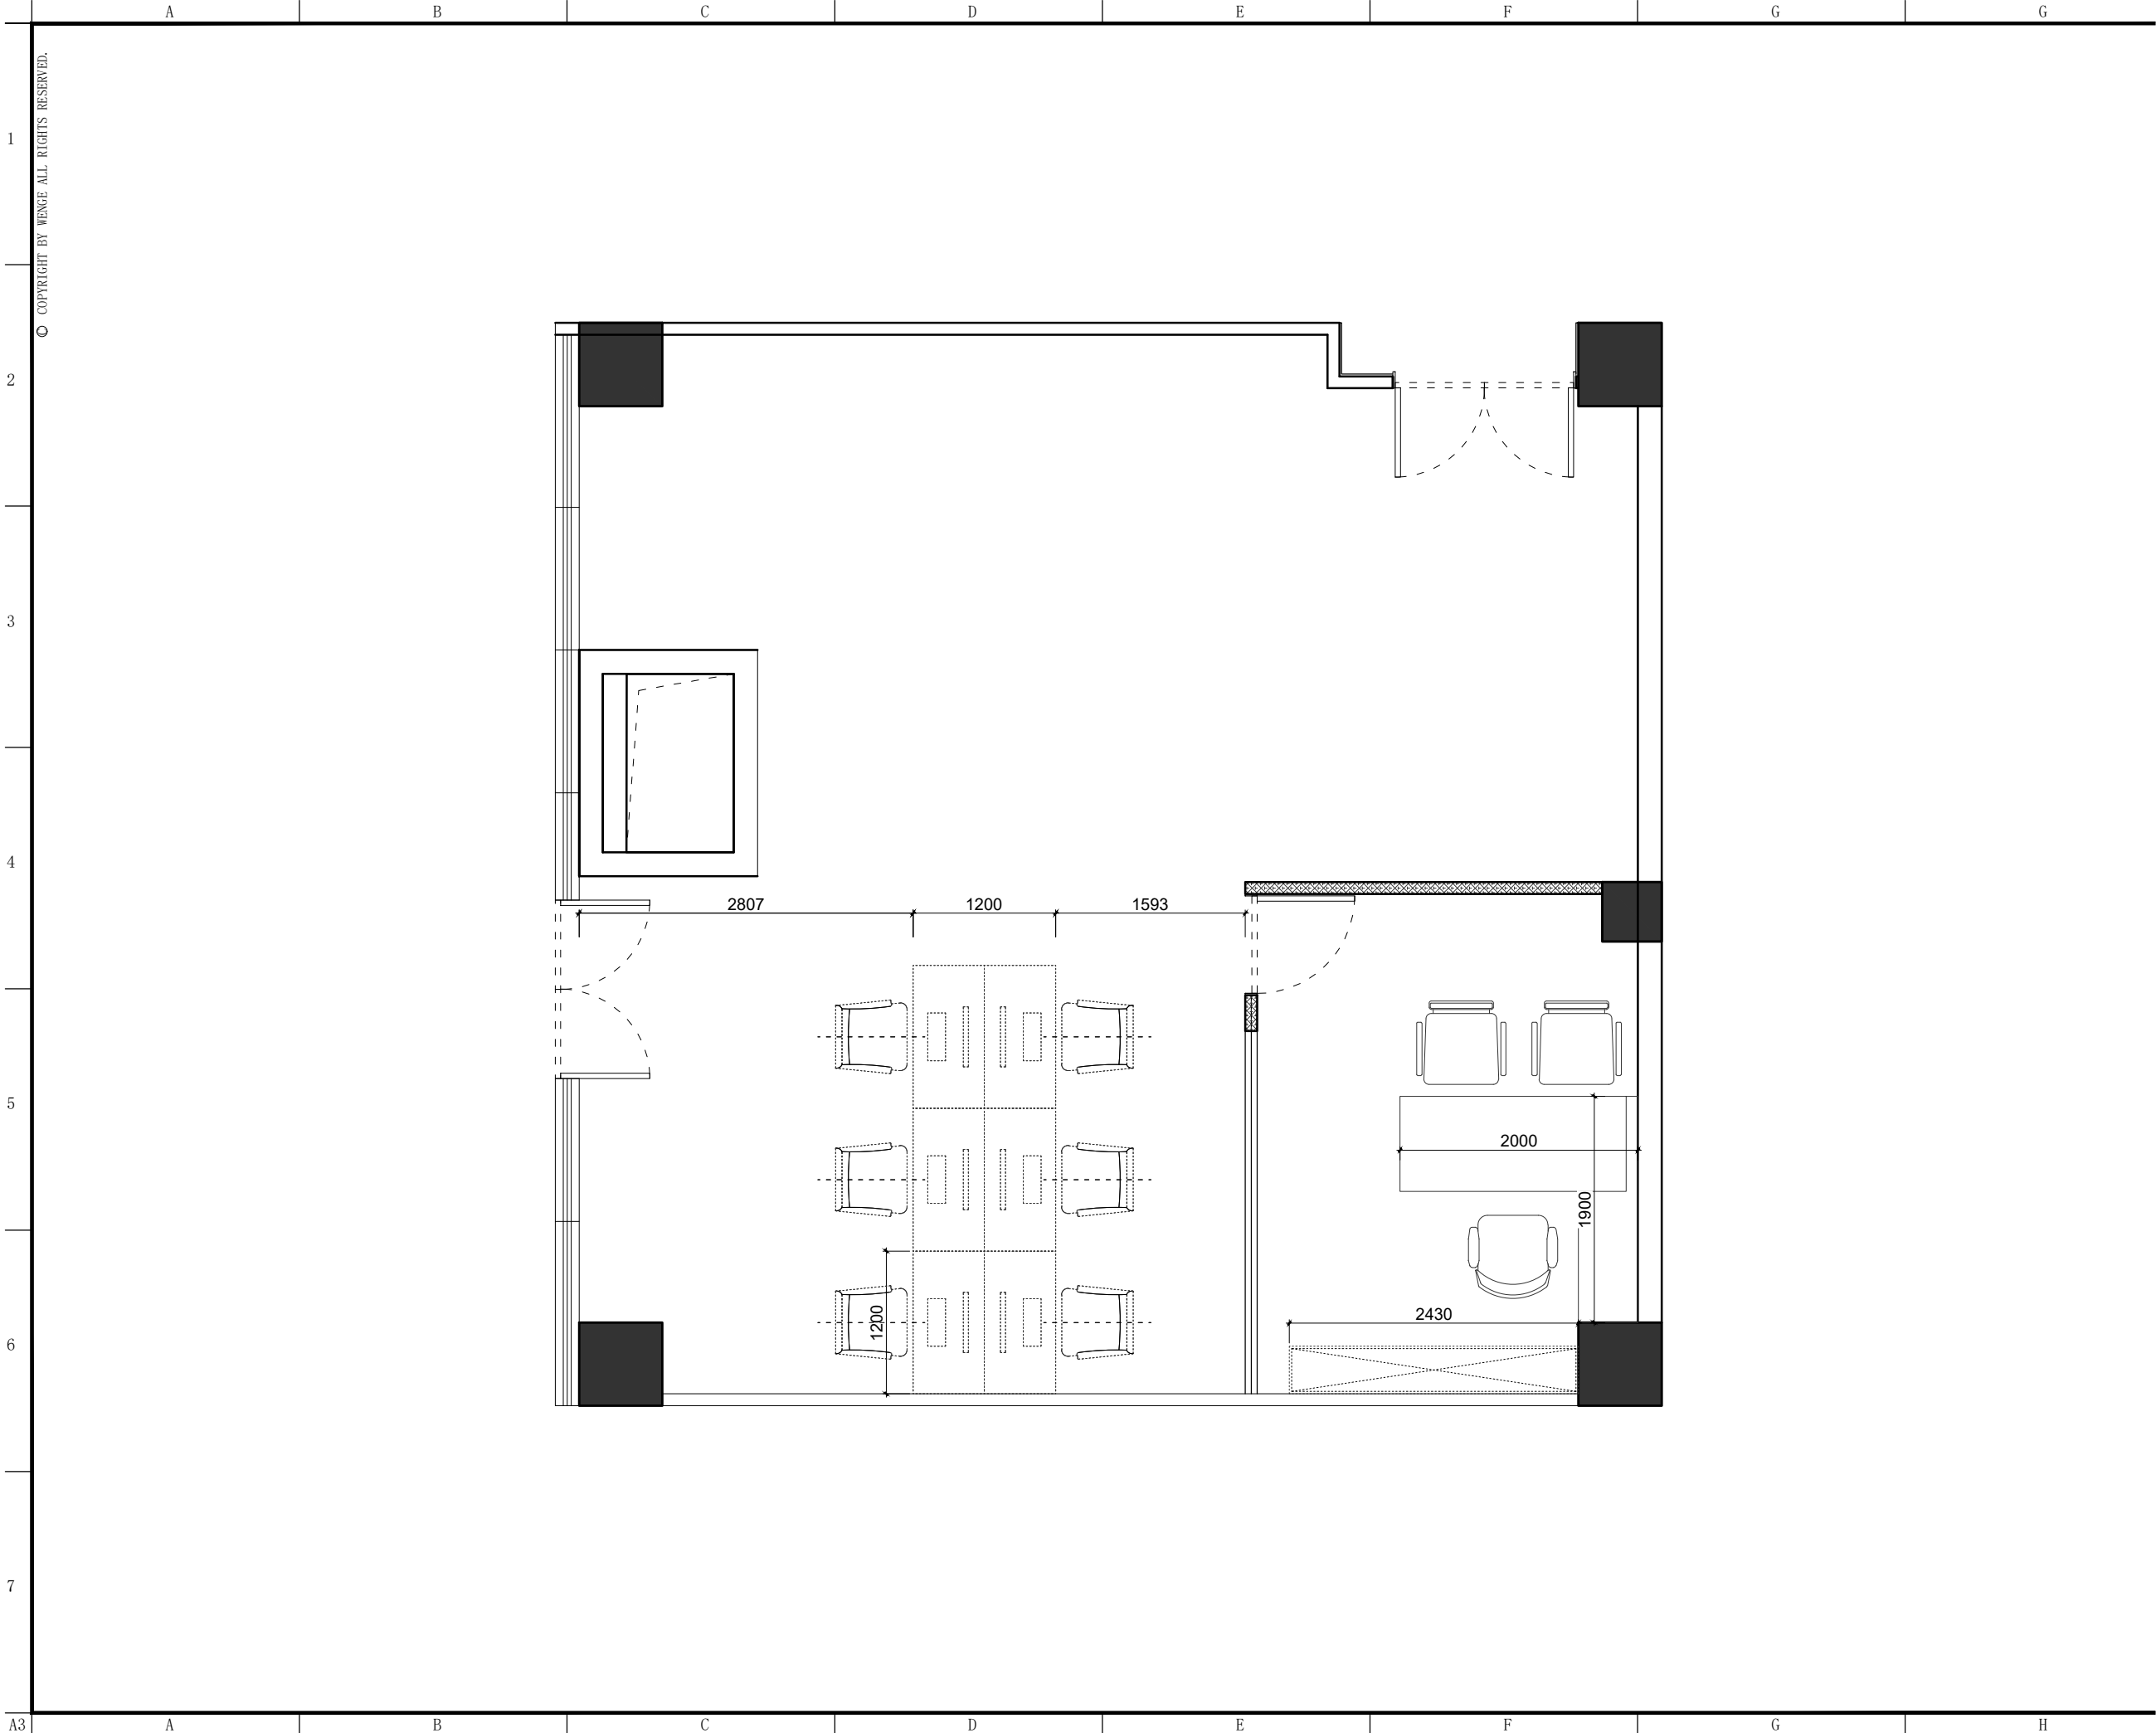

东朔集团  
东朔设计部  
上海市闵行区盛坤路1899号C座8楼  
Tel:400-189 9996 http://www.shdsjt.cn

Partners 合作设计

Client 建设单位

东朔 超级办公室  
中国。上海

大宁A8  
8111室  
家具尺寸图

DRAWING TITLE 图名


会签 SIGN  
建设单位代表 REPRESENTATIVE  
监 理 SUPERVISOR  
主任设计师 DESIGN DIRECTOR  
项目负责人 PROJECT MANAGER  
设 计 DESIGNED BY  
制 图 DRAWN BY  
审 核 CHECKED BY


|              |               |
|--------------|---------------|
| 建筑 ARCHITECT | 电气 ELECTRICAL |
| 结构 STRUCTURE | 暖通 HVAC       |
| 给排水 PLUMBING | 工艺 CRAFT      |

备注: Notes  
1. 本设计图纸版权归本公司所有, 未经本公司书面同意, 不得复印。  
2. 本图纸应与说明, 工地状况, 建筑结构施工图及有关部门协调使用, 发现任何差异请立即通知设计者。  
3. 切勿量度图纸, 应以图中所注尺寸为准, 最终尺寸需在现场校对准确。  
4. 除特别注明外, 图中所有尺寸均为毫米单位。  
5. 未全出图专用章, 图纸无效。

|          |                   |      |
|----------|-------------------|------|
| 修改       | 摘要                | 日期   |
| Rev. No. | Brief Description | Date |

 专业 装饰 比例 1 : 6 0 @ A 3  
阶段 施工图 日期 2 0 2 3 / 6 / 9  
SHEET No. 图号  
PAGE No. 页码



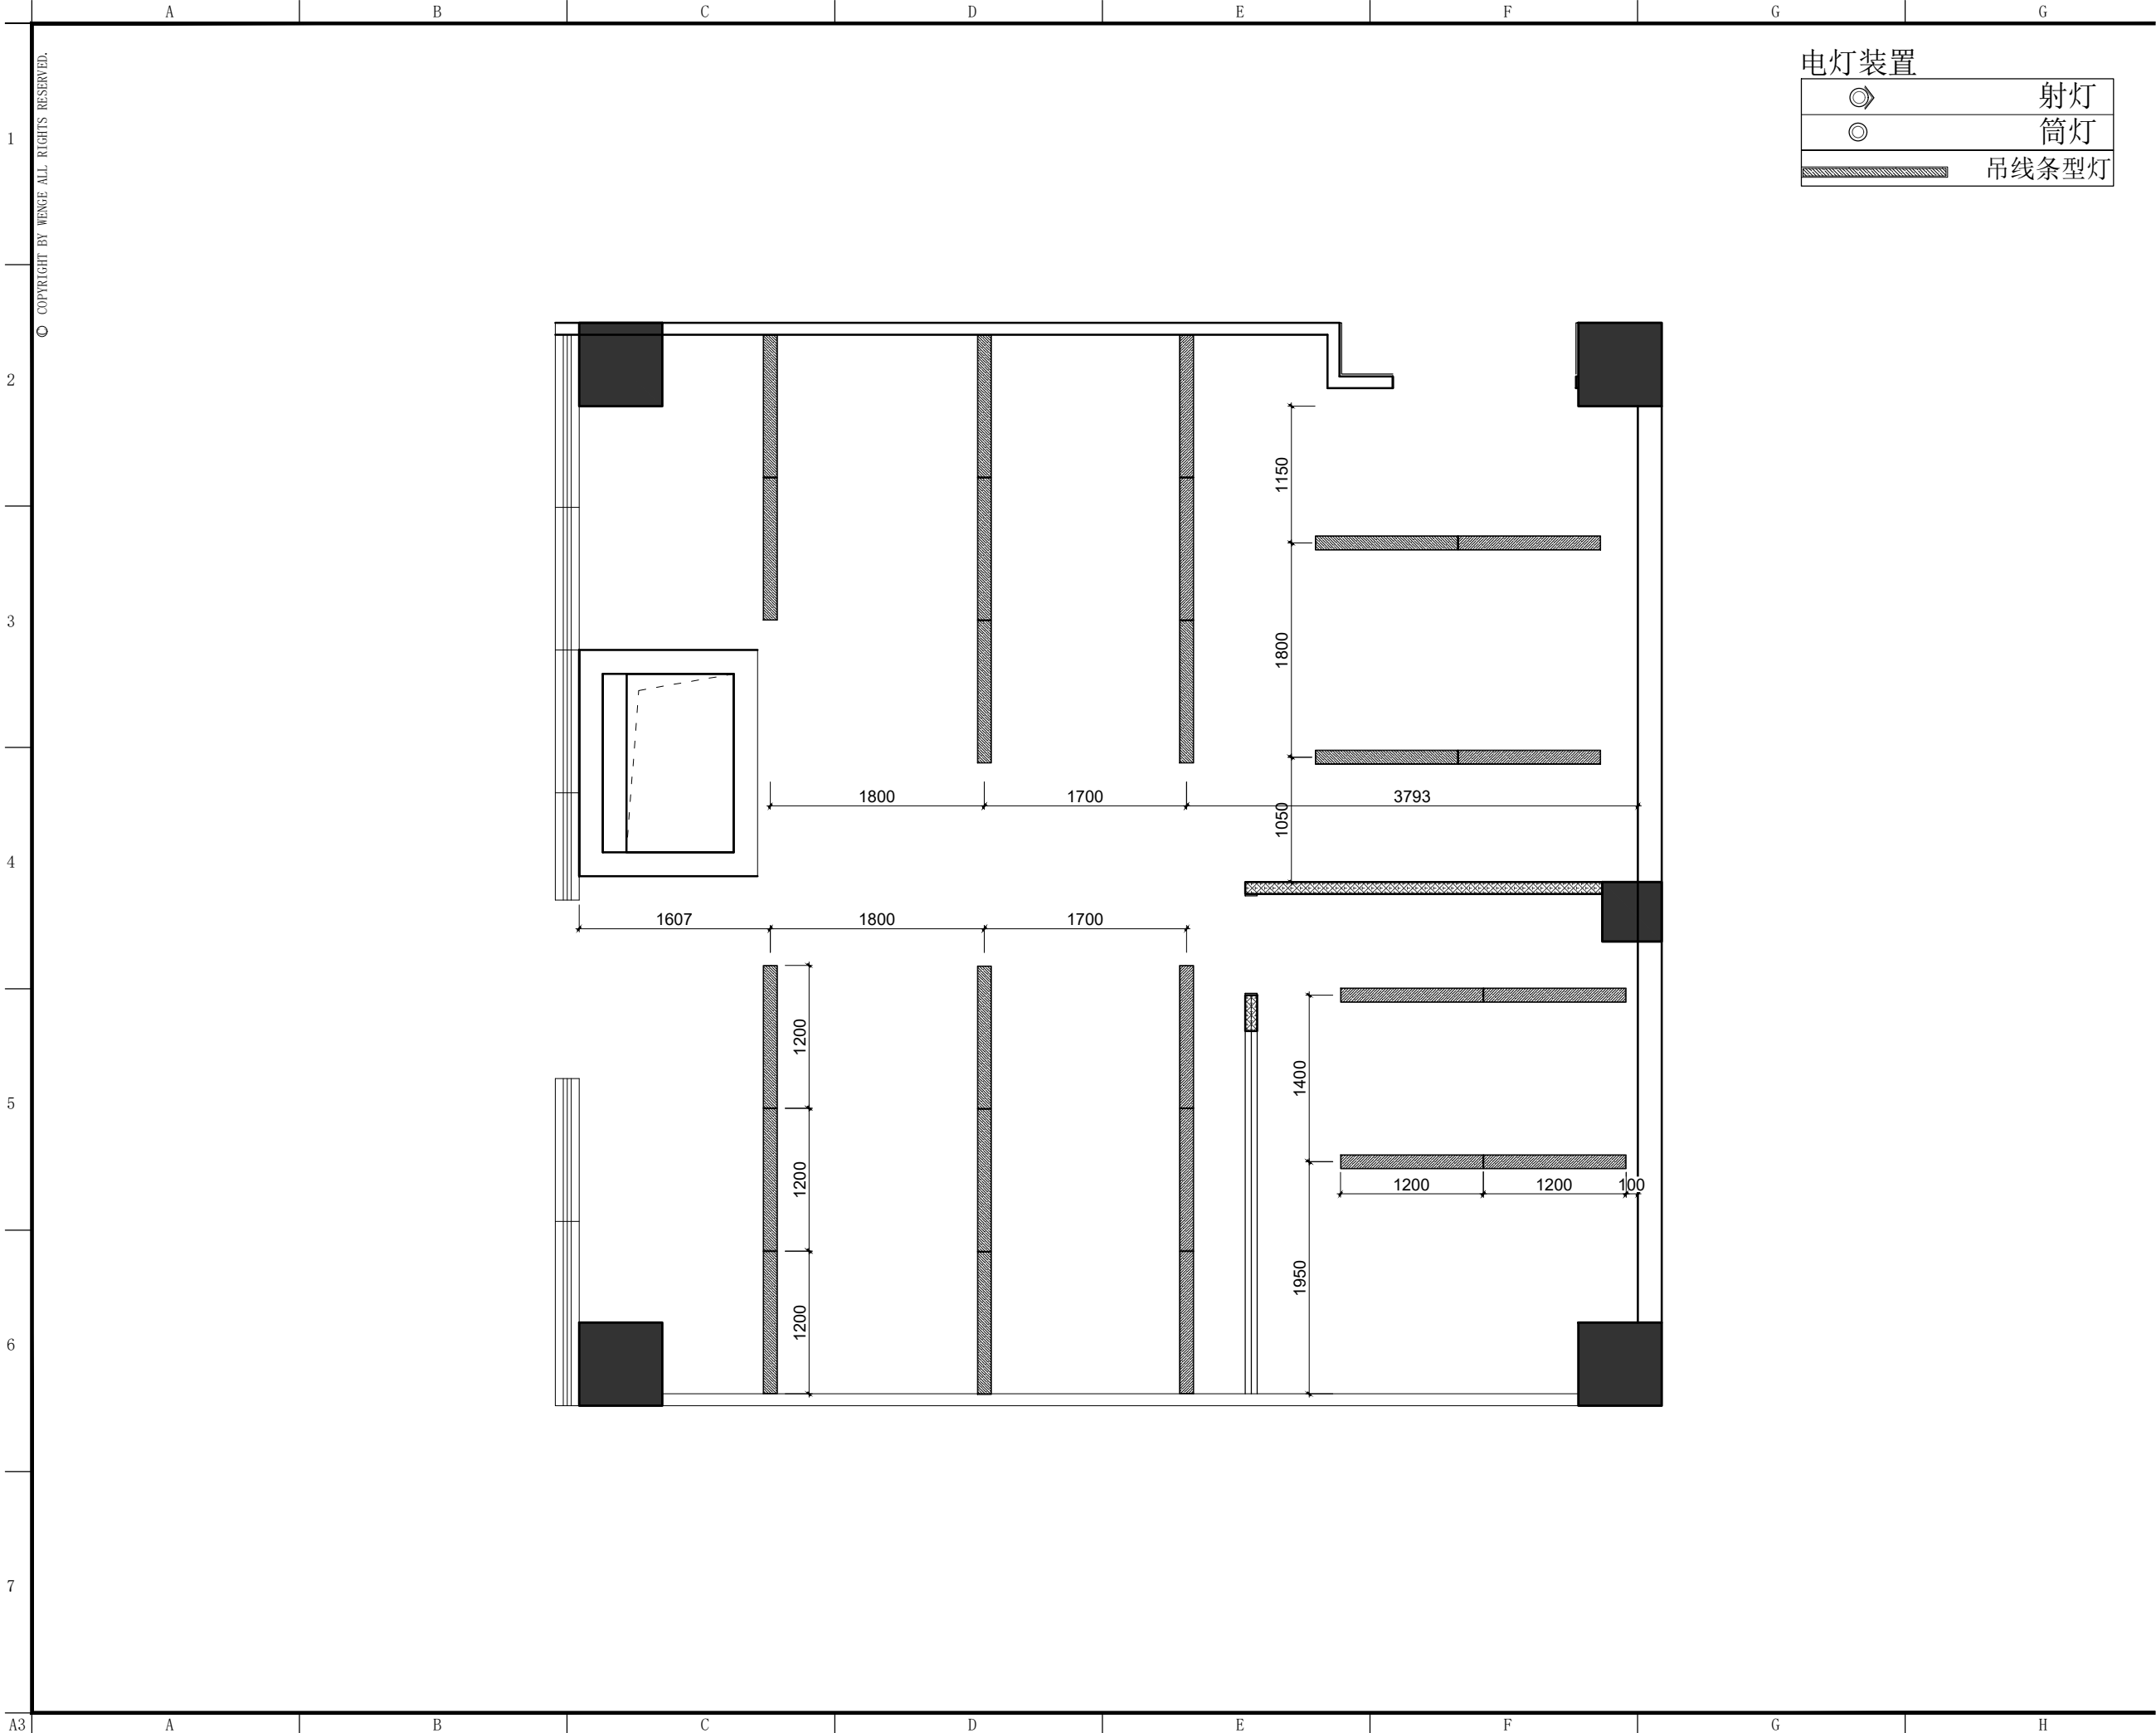

|      |       |
|------|-------|
| 电灯装置 |       |
|      | 射灯    |
|      | 筒灯    |
|      | 吊线条型灯 |



东朔集团  
东朔设计部  
上海市闵行区盛坤路1899号C座8楼  
Tel:400-189 9996 http://www.shdsjt.cn

Partners 合作设计

Client 建设单位

东朔 超级办公室  
中国。上海

大宁A8  
8111室  
天花平面布置图

DRAWING TITLE 图名

会签 SIGN  
建设单位代表 REPRESENTATIVE  
监 理 SUPERVISOR  
主任设计师 DESIGN DIRECTOR  
项目负责人 PROJECT MANAGER  
设 计 DESIGNED BY  
制 图 DRAWN BY  
审 核 REVIEWED BY


|              |               |
|--------------|---------------|
| 建筑 ARCHITECT | 电气 ELECTRICAL |
| 结构 STRUCTURE | 暖通 HVAC       |
| 给排水 PLUMBING | 工艺 CRAFT      |

备注: NOTES  
1. 本设计图纸版权归本公司所有, 未经本公司书面同意, 不得复印。  
2. 本图纸应与说明, 工地状况, 建筑结构施工图及有关图纸协调使用, 发现任何差异请立即通知设计者。  
3. 切勿量度图纸, 应以图中所注尺寸为准, 最终尺寸需在现场校对准确。  
4. 除特别说明外, 图中所有尺寸均为毫米单位。  
5. 未全出图专用章, 图纸无效。

|          |                   |      |
|----------|-------------------|------|
| 修改       | 摘要                | 日期   |
| Rev. No. | Brief Description | Date |

|       |      |    |                 |
|-------|------|----|-----------------|
| 专业    | 装饰   | 比例 | 1 : 6 0 @ A 3   |
| 阶段    | 施工图  | 日期 | 2 0 2 3 / 6 / 9 |
| SCALE | DATE |    |                 |

|           |    |
|-----------|----|
| SHEET No. | 图号 |
| PAGE No.  | 页码 |

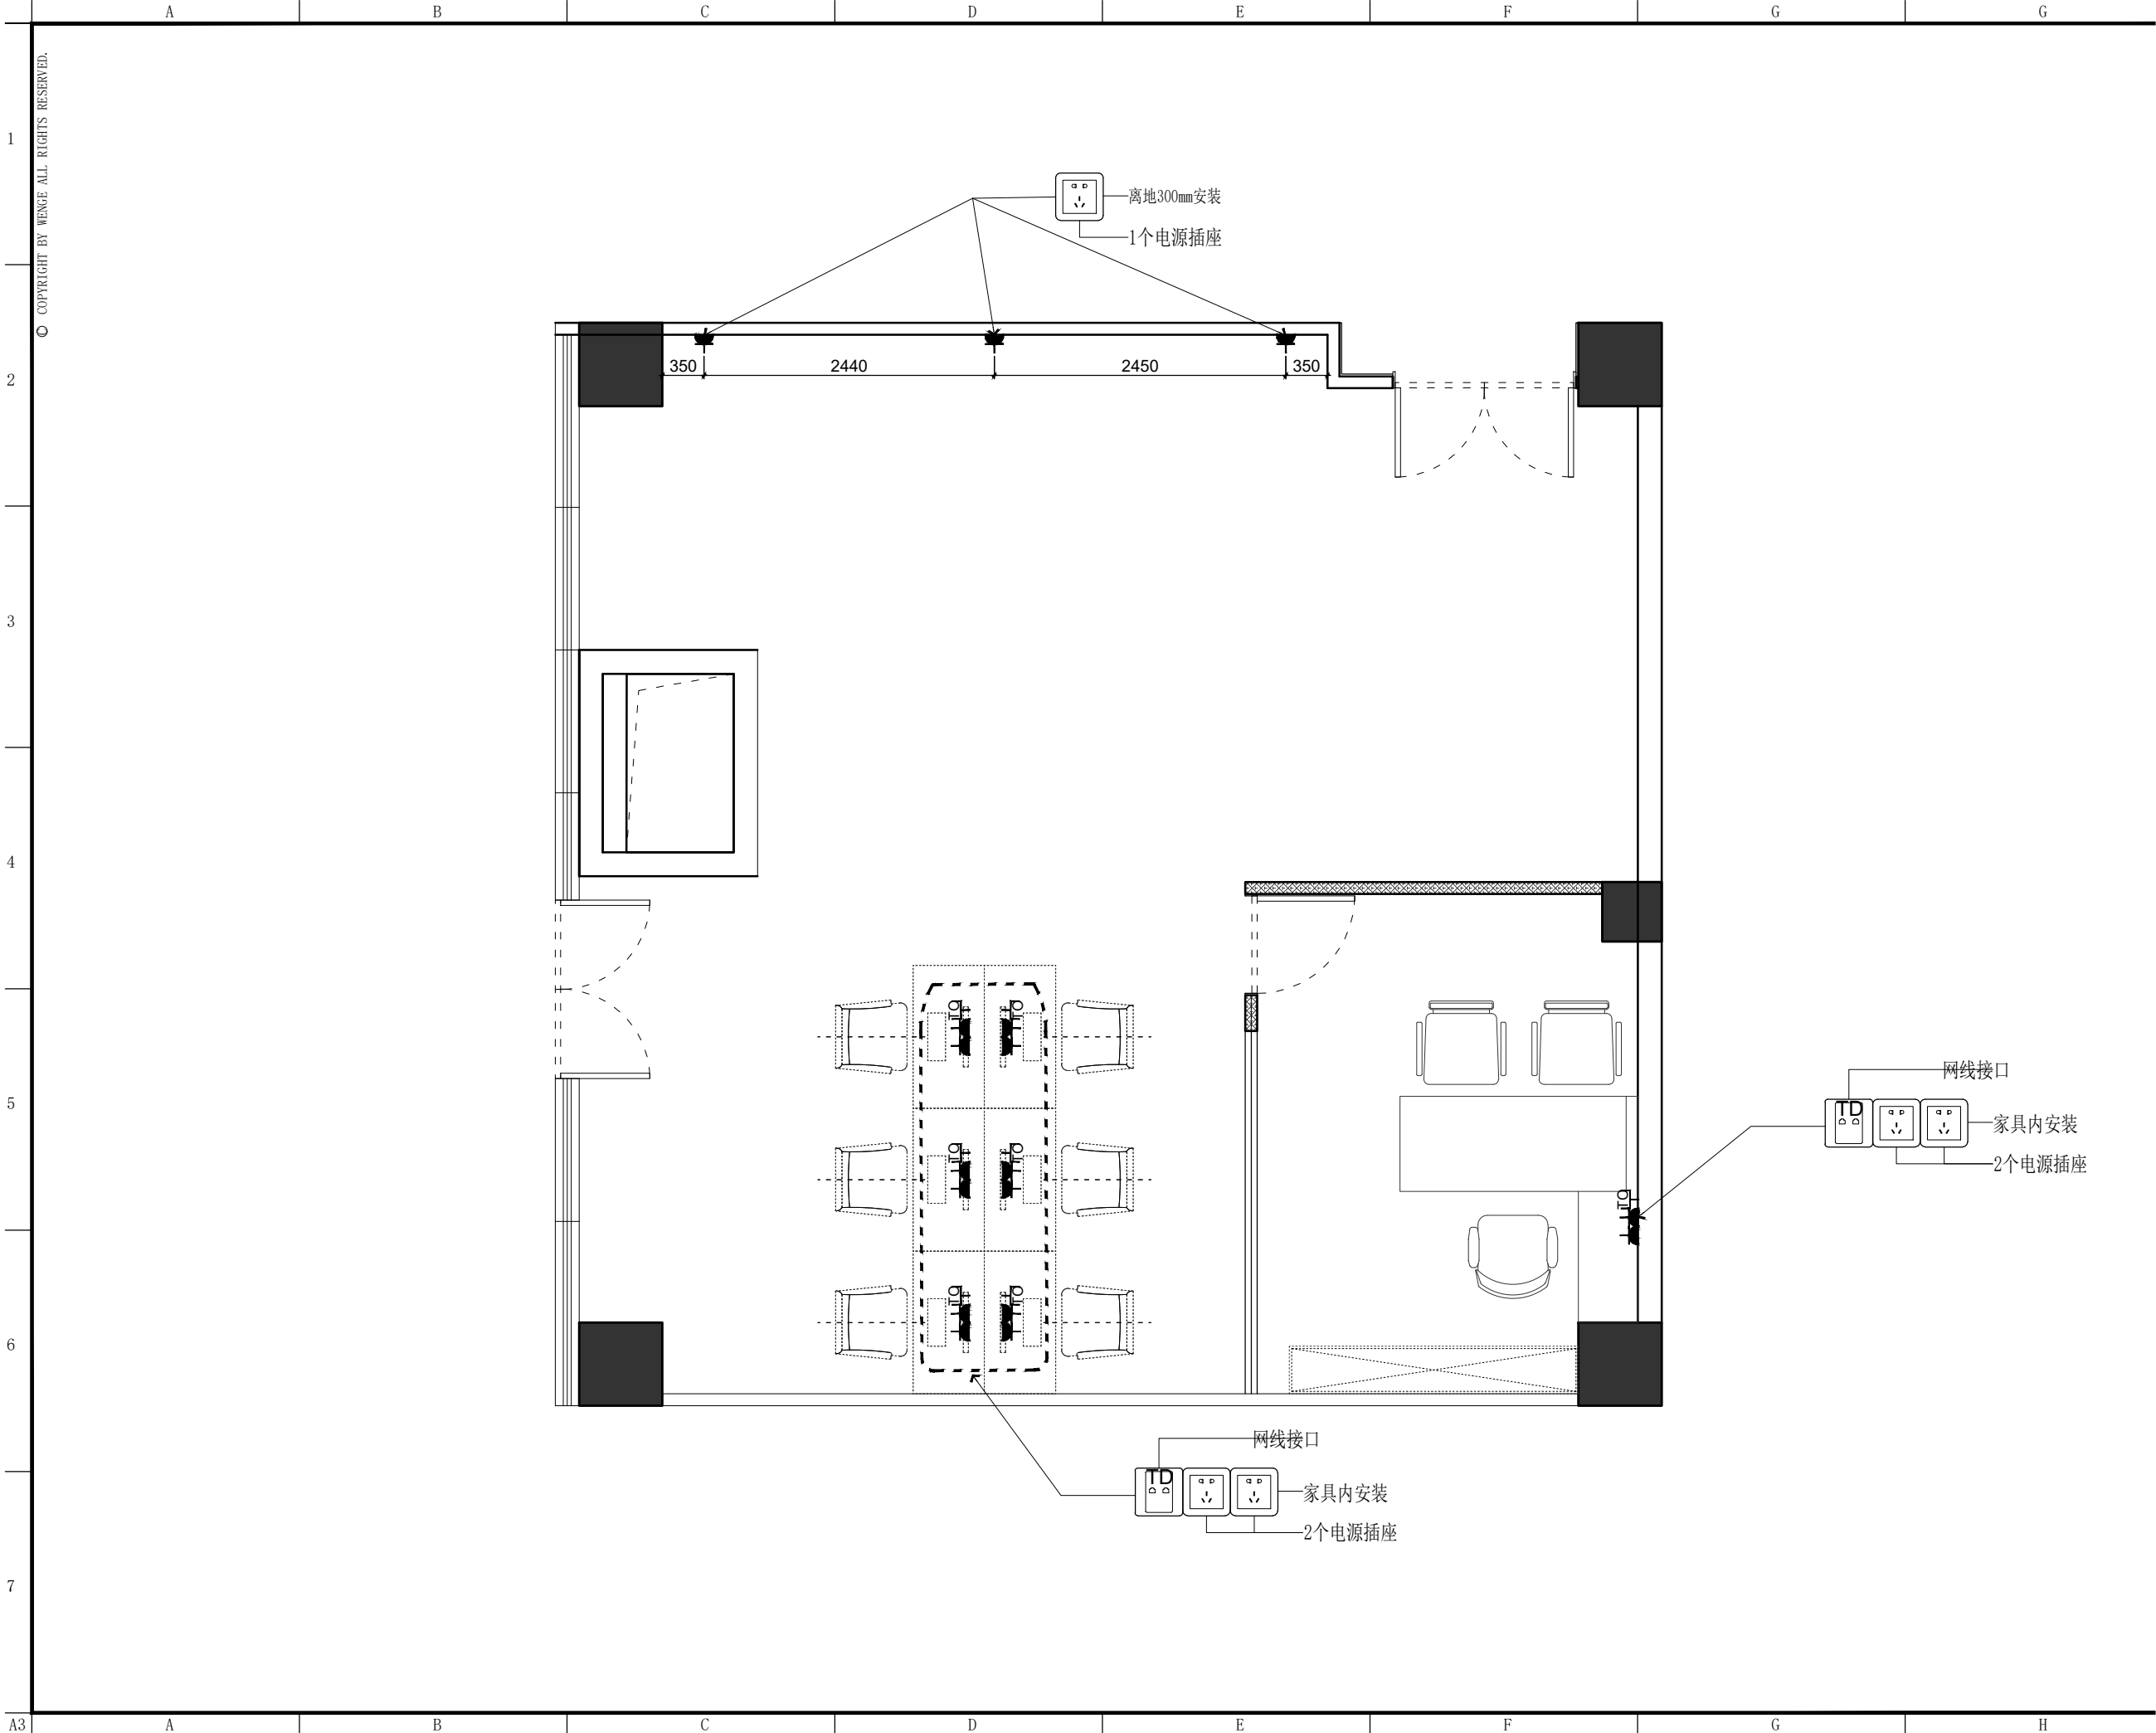

东朔集团  
东朔设计部  
上海市闵行区盛坤路1899号C座8楼  
Tel:400-189 9996 http://www.shdsjt.cn

Partners 合作设计

Client 建设单位

东朔 超级办公室  
中国。上海

大宁A8  
8111室  
强弱电定位图

DRAWING TITLE 图名

会签 SIGN  
建设单位代表 REPRESENTATIVE  
监 理 SUPERVISOR  
主任设计师 DESIGN DIRECTOR  
项目负责人 PROJECT MANAGER  
设 计 DESIGNED BY  
制 图 DRAWN BY  
审 核 CHECKED BY

|              |               |
|--------------|---------------|
| 建筑 ARCHITECT | 电气 ELECTRICAL |
| 结构 STRUCTURE | 暖通 HVAC       |
| 给排水 PLUMBING | 工艺 CRAFT      |

备注: NOTES  
1. 本设计图纸版权归本公司所有, 未经本公司书面同意, 不得复印。  
2. 本图纸应与说明、工地状况、建筑结构施工图及有关部门协调使用, 发现任何差异请立即通知设计者。  
3. 切勿擅自更改, 应以图中所注尺寸为准, 最终尺寸需在现场校对准确。  
4. 除特别说明外, 图中所有尺寸均为毫米单位。  
5. 未盖出图专用章, 图纸无效。

| 修改       | 摘要                | 日期   |
|----------|-------------------|------|
| Rev. No. | Brief Description | Date |
|          |                   |      |
|          |                   |      |
|          |                   |      |

|        |                 |
|--------|-----------------|
| 专业 装饰  | 比例 1 : 60 @ A3  |
| 阶段 施工图 | 日期 2023 / 6 / 9 |

|           |    |
|-----------|----|
| SHEET No. | 图号 |
| F F - 0 1 |    |
| PAGE No.  | 页码 |