

东朔集团设计部

上海市闵行区盛坤路1899号C座8楼
floor, no. 288, xinsong road, Shanghai
400-189 9996 <http://www.shdsjt.cn>

Partners 合作设计

Client 建设单位

超級辦公室

上海 中国

3-508办公室
数字港

03-508办公室

DRAWING TITLE		图名	
会签	SIGN		
建设单位代表	REPRESENTATIVE		
监 理	SUPERVISOR		
主任设计师	DESIGN DIRECTOR		
项目负责人	PROJECT MANAGER		
设计	DESIGNED BY		
制图	DRAWN BY		
审核	REVIEWED BY		
建筑	ARCHITECT	电气	ELECTRICAL
结构	STRUCTURE	暖通	HVAC
给排水	ABOW	工艺	CRAFT
备注:Notes			
1. 本图集图纸版权归本公司所有,未经本公司书面同意,不得复印。			
2. 本图集应与说明、工地状况、建筑结构设计图及有关图册协调使用,发现任何差异请即通知设计者。			
3. 制图应按图集规定,应以图中所注尺寸为准,量尺尺寸应在现场校对准确。			
4. 除特别注明外,图中所有尺寸均为毫米单位。			


5. 未签出图专用章, 图纸无效。			
			
修改 Rev. No.	摘要 Brief Description	日期 Date	
专业 Decorating	比例 Scale	1:50	(

PROJ. 装饰	SCALE 1 : 65 @
阶段 STAGE	日期 DATE 2023/1
SHEET No. 图号	
F F 01	
PAGE No. 页码	


506

507


508

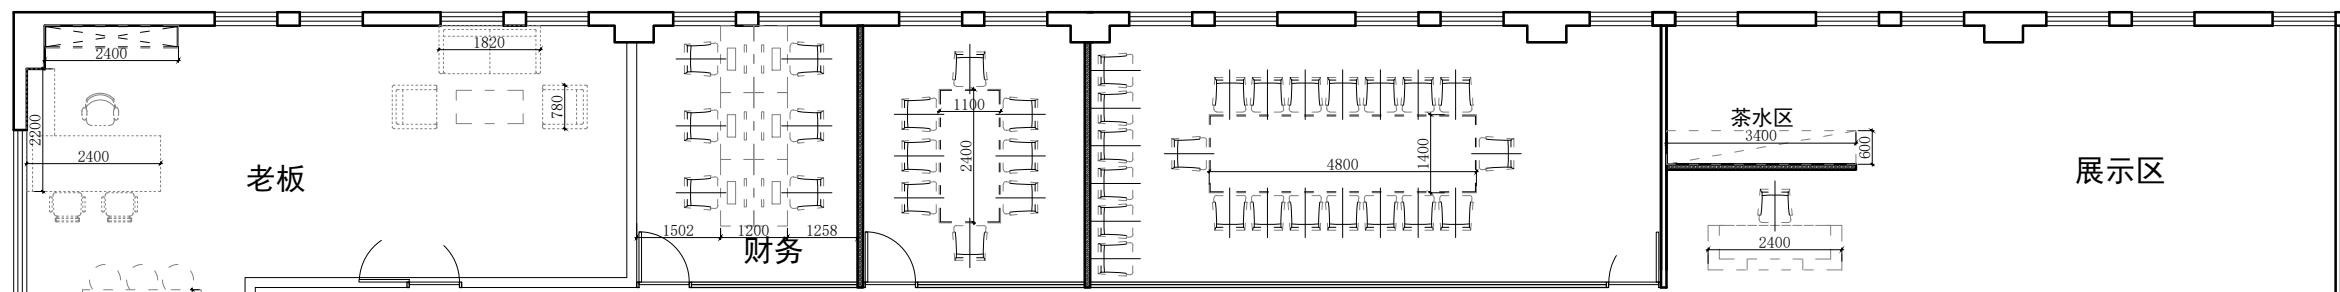

505

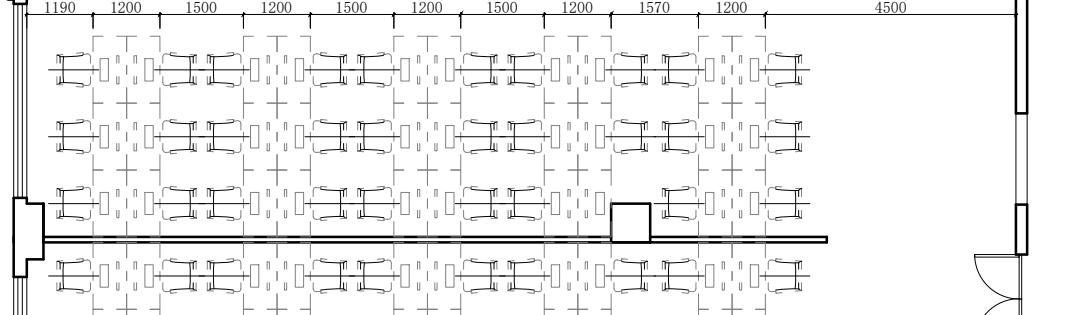

503

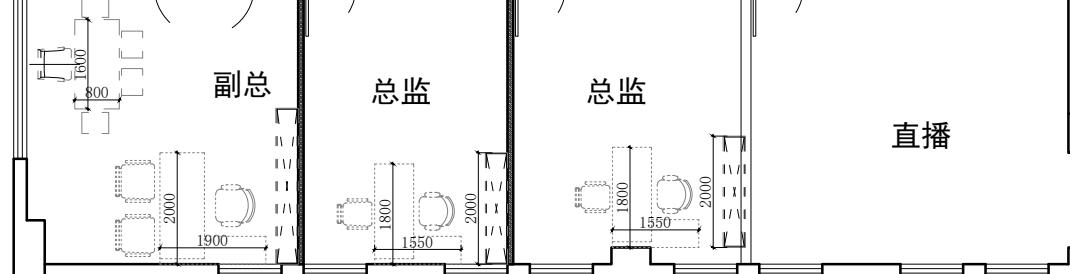

东朔集团设计部

上海市闵行区盛坤路1899号C座8楼
4th floor, no.288, xinsong road, Shanghai
Tel:400-189 9996 http://www.shdsjt.cn

Partners 合作设计

Client 建设单位

东朔 超级办公室

中国。上海

数字港
503-508办公室
家具尺寸定位图

DRAWING TITLE 图名
会签 SIGN
建设单位代表 REPRESENTATIVE
经理 SUPERVISOR
主任设计师 DESIGN DIRECTOR
项目负责人 PROJECT MANAGER
设计 DESIGNED BY
制图 DRAWN BY
审核 REVIEWED BY

建筑 ARCHITECT 电气 ELECTRICAL
结构 STRUCTURE 通风 HVAC
给排水 DWB 工艺 CRAFT

备注 Notes

1. 本设计图纸版权归本公司所有，未经本公司

书面同意，不得复印。

2. 本图纸应与说明、工地状况、建筑结构设计

图及有关图纸协调使用，发现任何差异请立

即通知设计者。

3. 切勿量度图纸，应以图中所注尺寸为准，最

终尺寸需在现场校对准确。

4. 除特别注明外，图中所有尺寸均为毫米单位

5. 未尽图出专用章，图纸无效。

修改 Rev. No.	摘要 Brief Description	日期 Date
-------------	----------------------	---------


专业 PROF.	装饰 DECORATION	比例 SCALE 1:65 @ A
----------	---------------	-------------------

阶段 STAGE	施工图 DRAWING	日期 DATE 2023/1
----------	-------------	----------------

SHEET No.		图号
-----------	--	----

F F		01
-----	--	----

PAGE No.		页码
----------	--	----

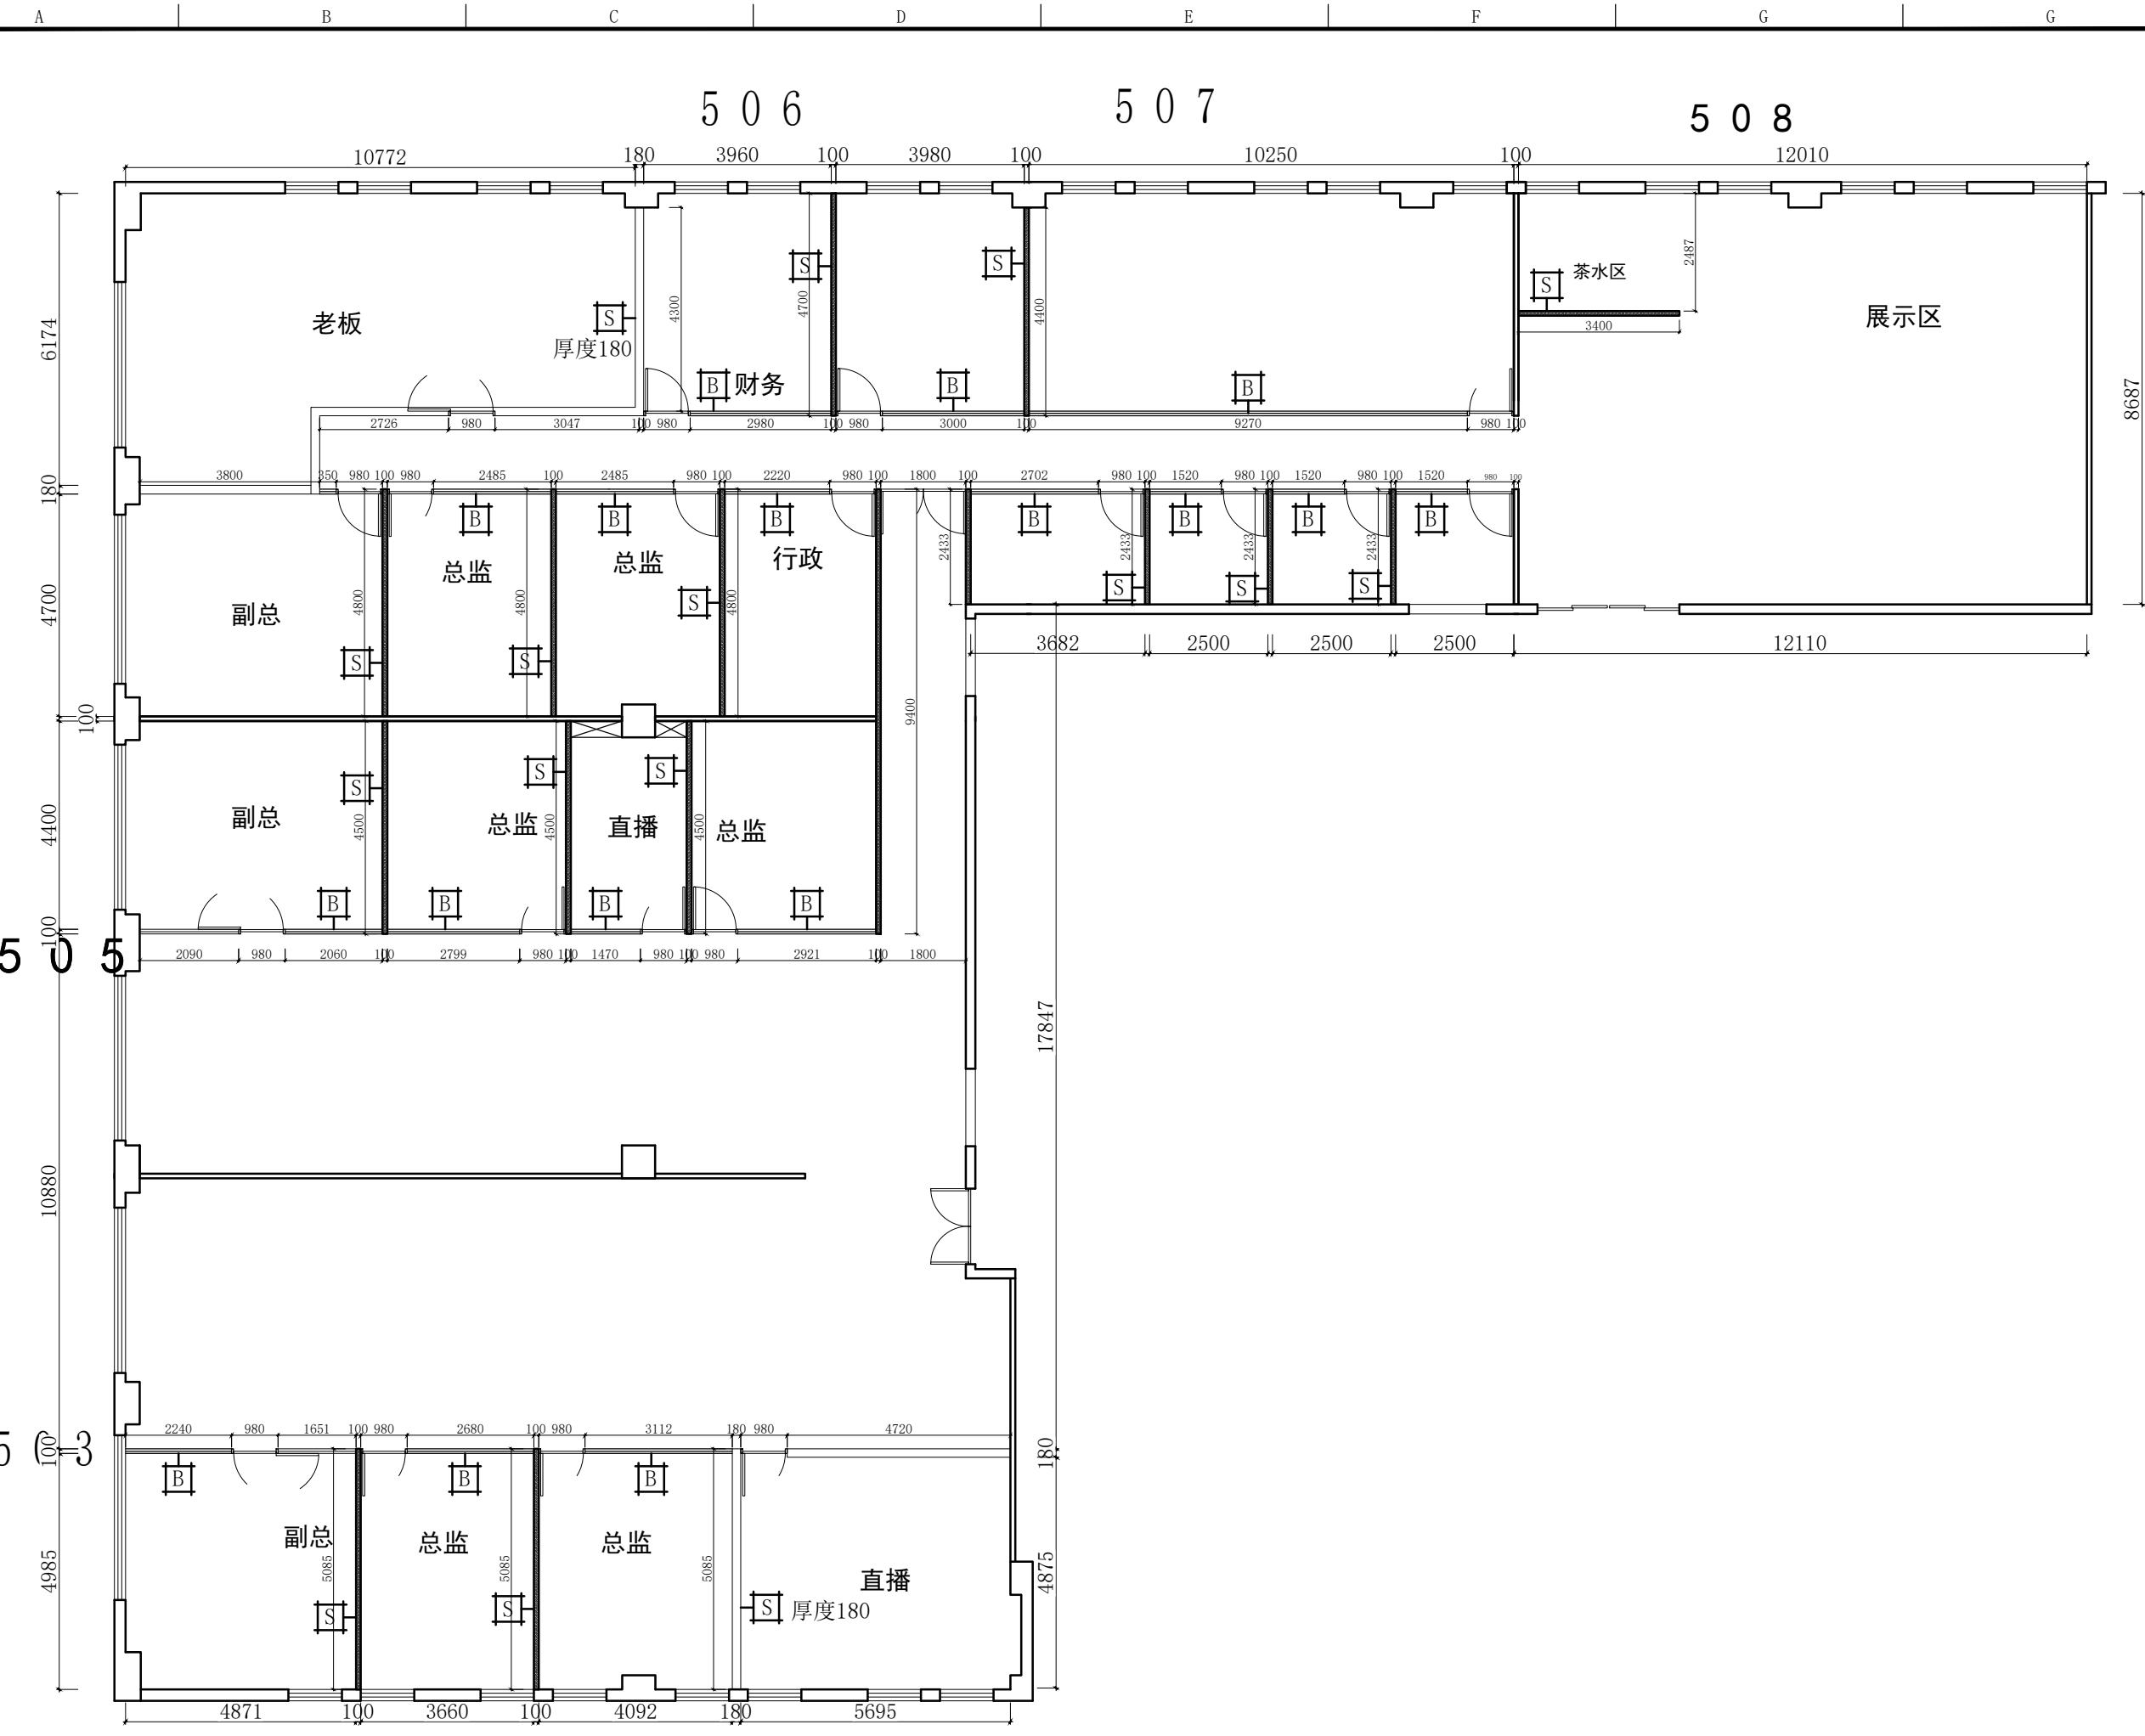

东朔集团设计部

上海市闵行区盛坤路1899号C座8楼
4th floor, no.288, xinsong road, Shanghai
Tel:400-189 9996 http://www.shdsjt.cn

Partners 合作设计

Client 建设单位


东朔 超级办公室

中国。上海

数字港
503-508办公室
新建墙体尺寸图

DRAWING TITLE 图名
会签 SIGN
建设单位代表 REPRESENTATIVE
监理 SUPERVISOR
主任设计师 DESIGN DIRECTOR
项目负责人 PROJECT MANAGER
设计 DESIGNED BY
制图 DRAWN BY
审核 REVIEWED BY
建筑 ARCHITECT 电气 ELECTRICAL
结构 STRUCTURE 通风 HVAC
给排水管 WATER PIPE 工艺 CRAFT
备注 Notes
1. 本设计图纸版权归本公司所有，未经本公司
书面同意，不得复印。
2. 本图纸应与说明、工地状况、建筑结构设计
图及有关图纸协调使用，发现任何差异请立
即通知设计者。
3. 切勿量度图纸，应以图中所注尺寸为准，最
终尺寸需在现场校对准确。
4. 除特别注明外，图中所有尺寸均为毫米单位。
5. 未尽事宜用专用章，图纸无效。

修改 Rev. No. 摘要 Brief Description 日期 Date
专业 装饰 PROF. DECORATION 比例 SCALE 1:65 @ A
阶段 施工图 STAGE 施工图 DATE 2023/1
SHEET No. F F 01 图号
PAGE No. 页码

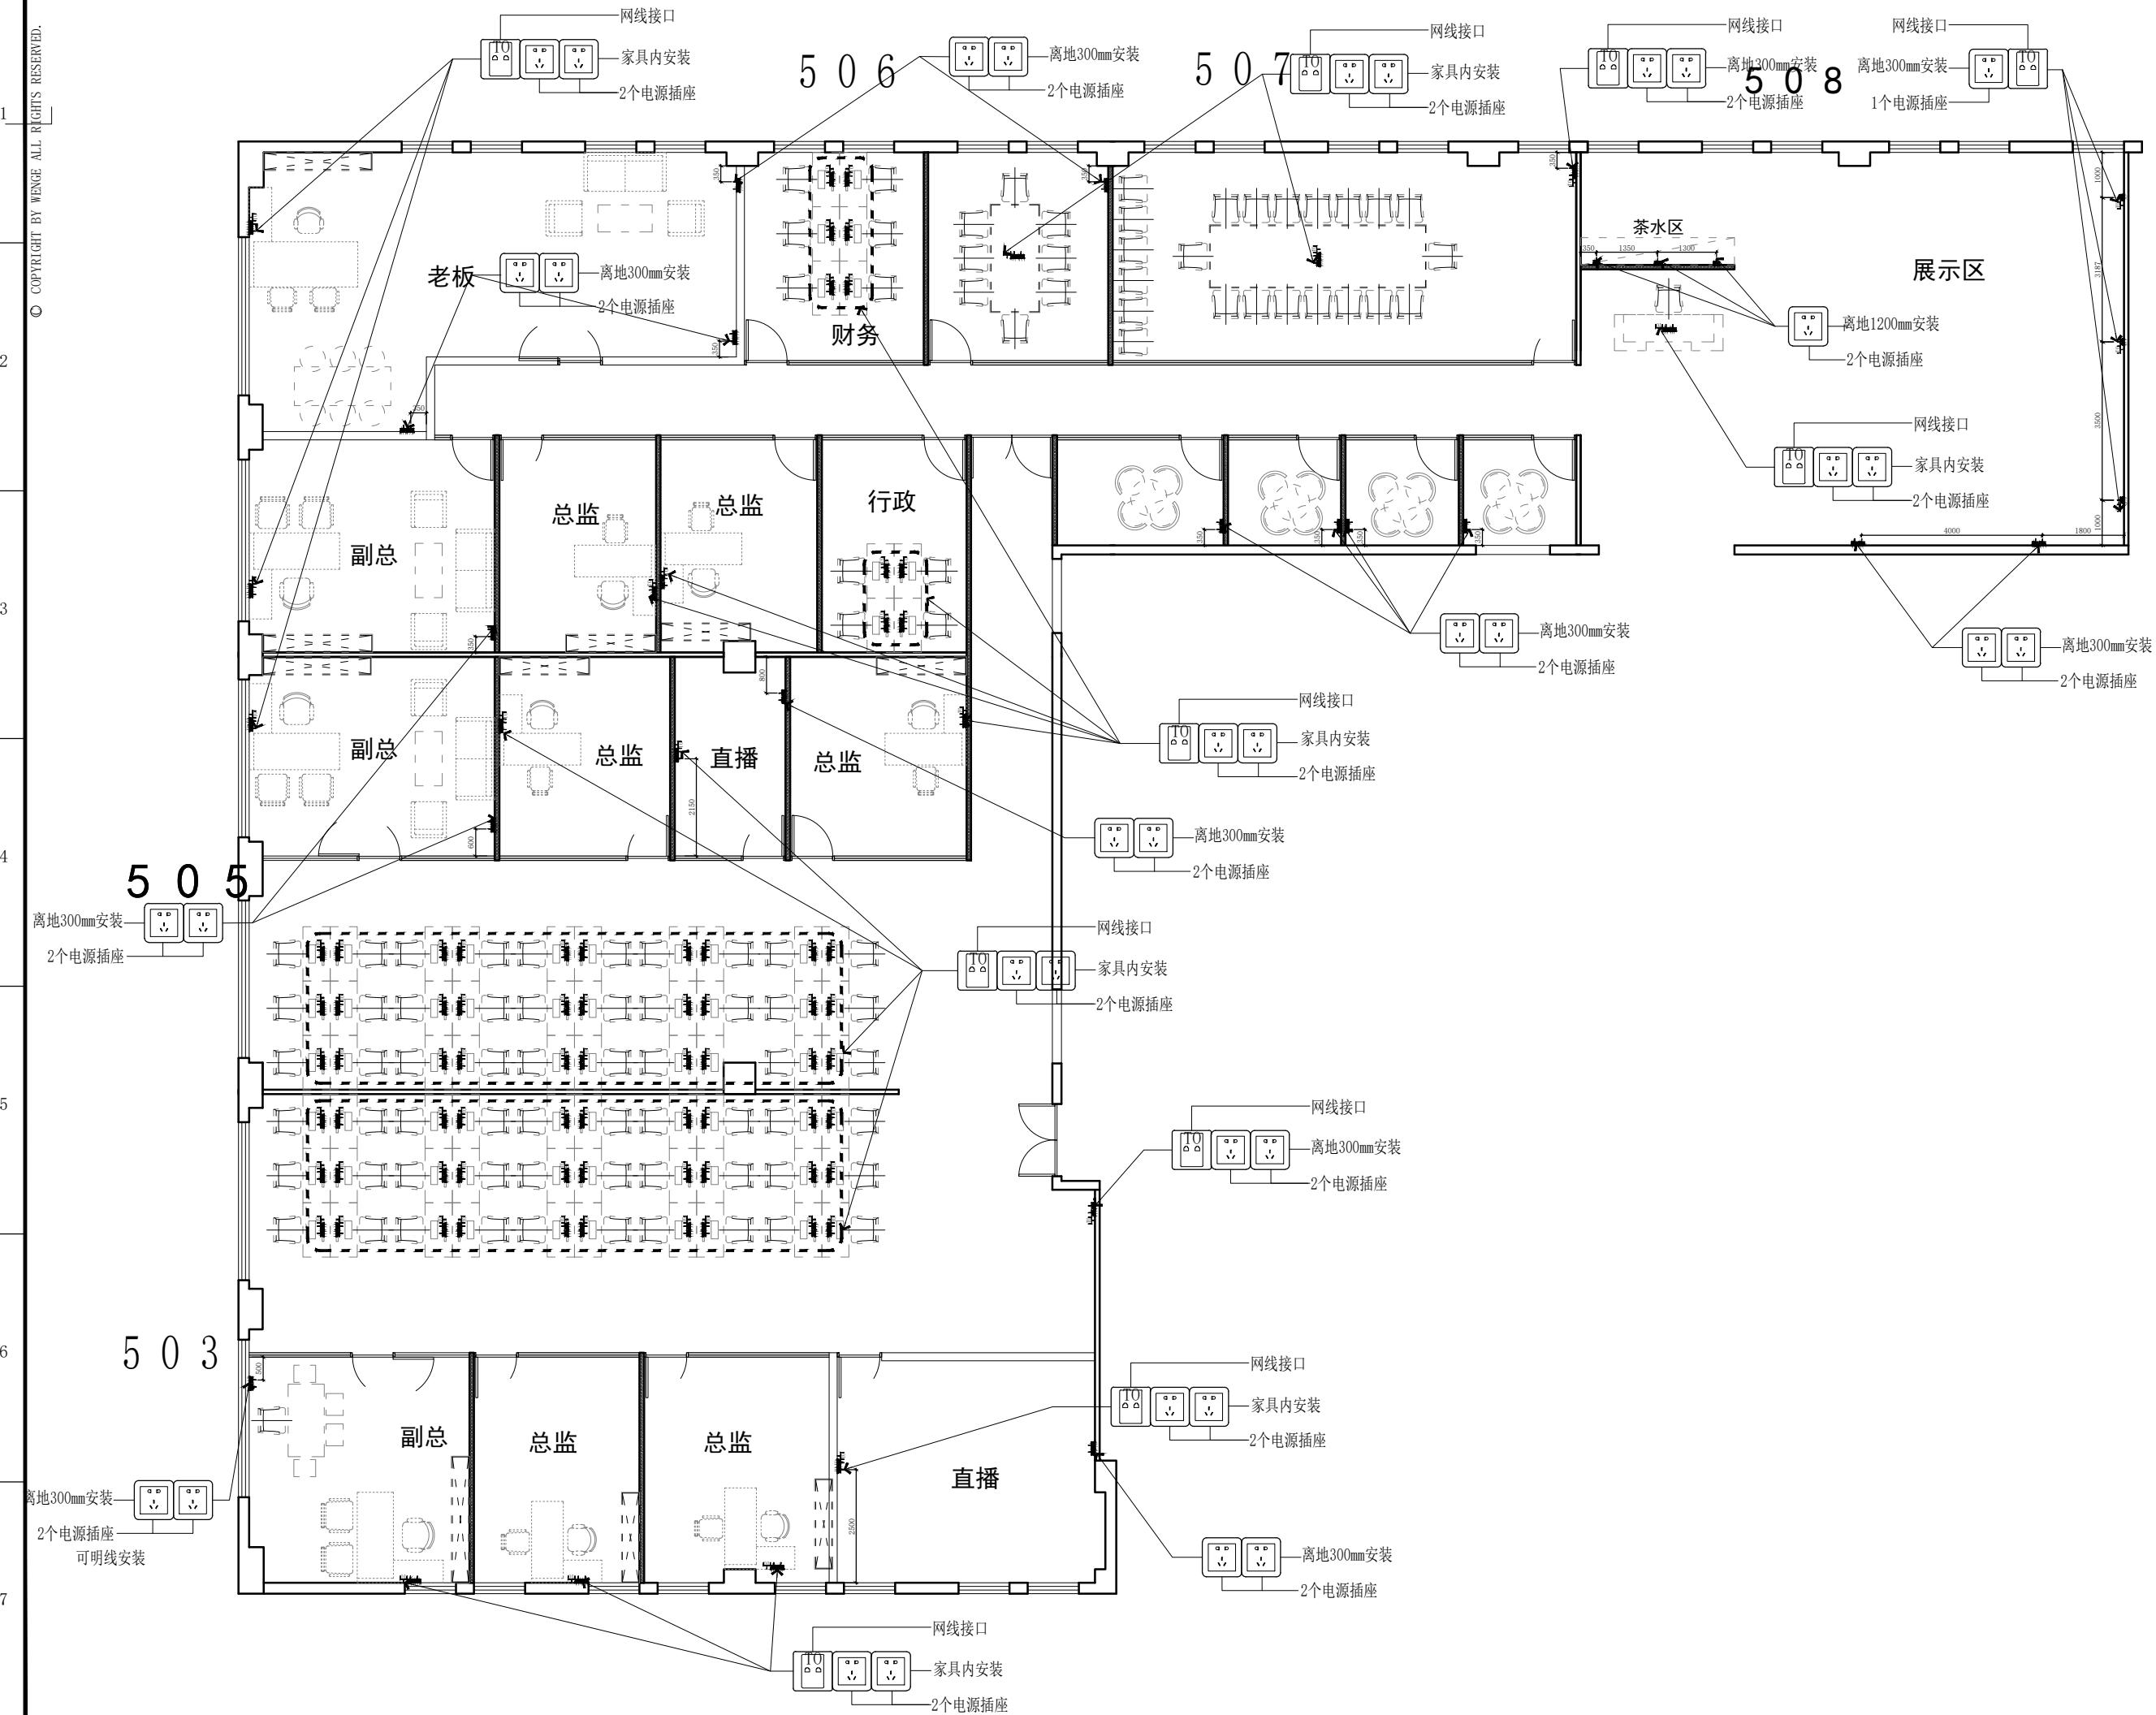



DSLY DESIGN

东朔集团设计部

上海市闵行区盛坤路1899号C座8楼
4th floor, no. 288, xinsong road, Shanghai
Tel:400-189 9996 <http://www.shdsjt.cn>

Partners 合作设

Client 建设单

超級辦公室

中国 上海

503-508办公室
数字港

中国 上海

DRAWING TITLE		图名
会签 SIGN		
建设单位代表 REPRESENTATIVE		
监理 SUPERVISOR		
主任设计师 DESIGN DIRECTOR		
项目负责人 PROJECT MANAGER		
设计 DESIGNED BY		
制图 DRAWN BY		
审核 REVIEWED BY		
建筑 ARCHITECT	电气 ELECTRIC	
结构 STRUCTURE	暖通 HVAC	
给排水 DWB	工艺 CRAFT	
备注: Notes		
1. 本设计图纸版权归本公司所有, 未经本公司书面同意, 不得复印。		
2. 本图纸应与说明、工地状况、建筑结构设计图及有关图纸协调使用, 发现任何差异请通知设计者。		
3. 初步设计图纸, 应以图中所注尺寸为准。		
4. 本图在施工现场校对准确。		
5. 本图由设计者负责解释。		