

东朔集团  
东朔设计部

上海市闵行区中昆路1899号C座8楼  
Tel:400-189 9996 http://www.shdsjt.cn

Partners 合作设计

Client 建设单位

东朔 超级办公室

中国。上海

东朔 605办公室  
家具平面布置图

DRAWING TITLE 图名

会签 SIGN  
建设单位代表 REPRESENTATIVE  
监 理 SUPERVISOR  
主任设计师 DESIGN DIRECTOR  
项目负责人 PROJECT MANAGER  
设 计 DESIGNED BY  
制 图 DRAWN BY  
审 核 REVIEWED BY


建筑 ARCHITECTURE 电气 ELECTRICAL  
结构 STRUCTURE 暖通 HVAC  
给排水 PLUMBING 工艺 CRAFT

备注: Notes  
1. 本设计图纸版权归本公司所有, 未经本公司书面同意, 不得复印。  
2. 本图纸应与说明, 工地状况, 建筑结构图及相关资料协调使用, 发现任何差异请立即通知设计者。  
3. 切勿擅自更改, 应以图中所注尺寸为准, 最终尺寸需在现场校对准确。  
4. 除特别说明外, 图中所有尺寸均为毫米单位。  
5. 未全出图专用章, 图纸无效。

修改	摘要	日期
Rev. No.	Brief Description	Date

专业 装饰 比例 1 : 60 @ A3  
阶段 施工图 日期 2019 / 10 / 10

SHEET No. 图号  
F F - 0 1  
PAGE No. 页码

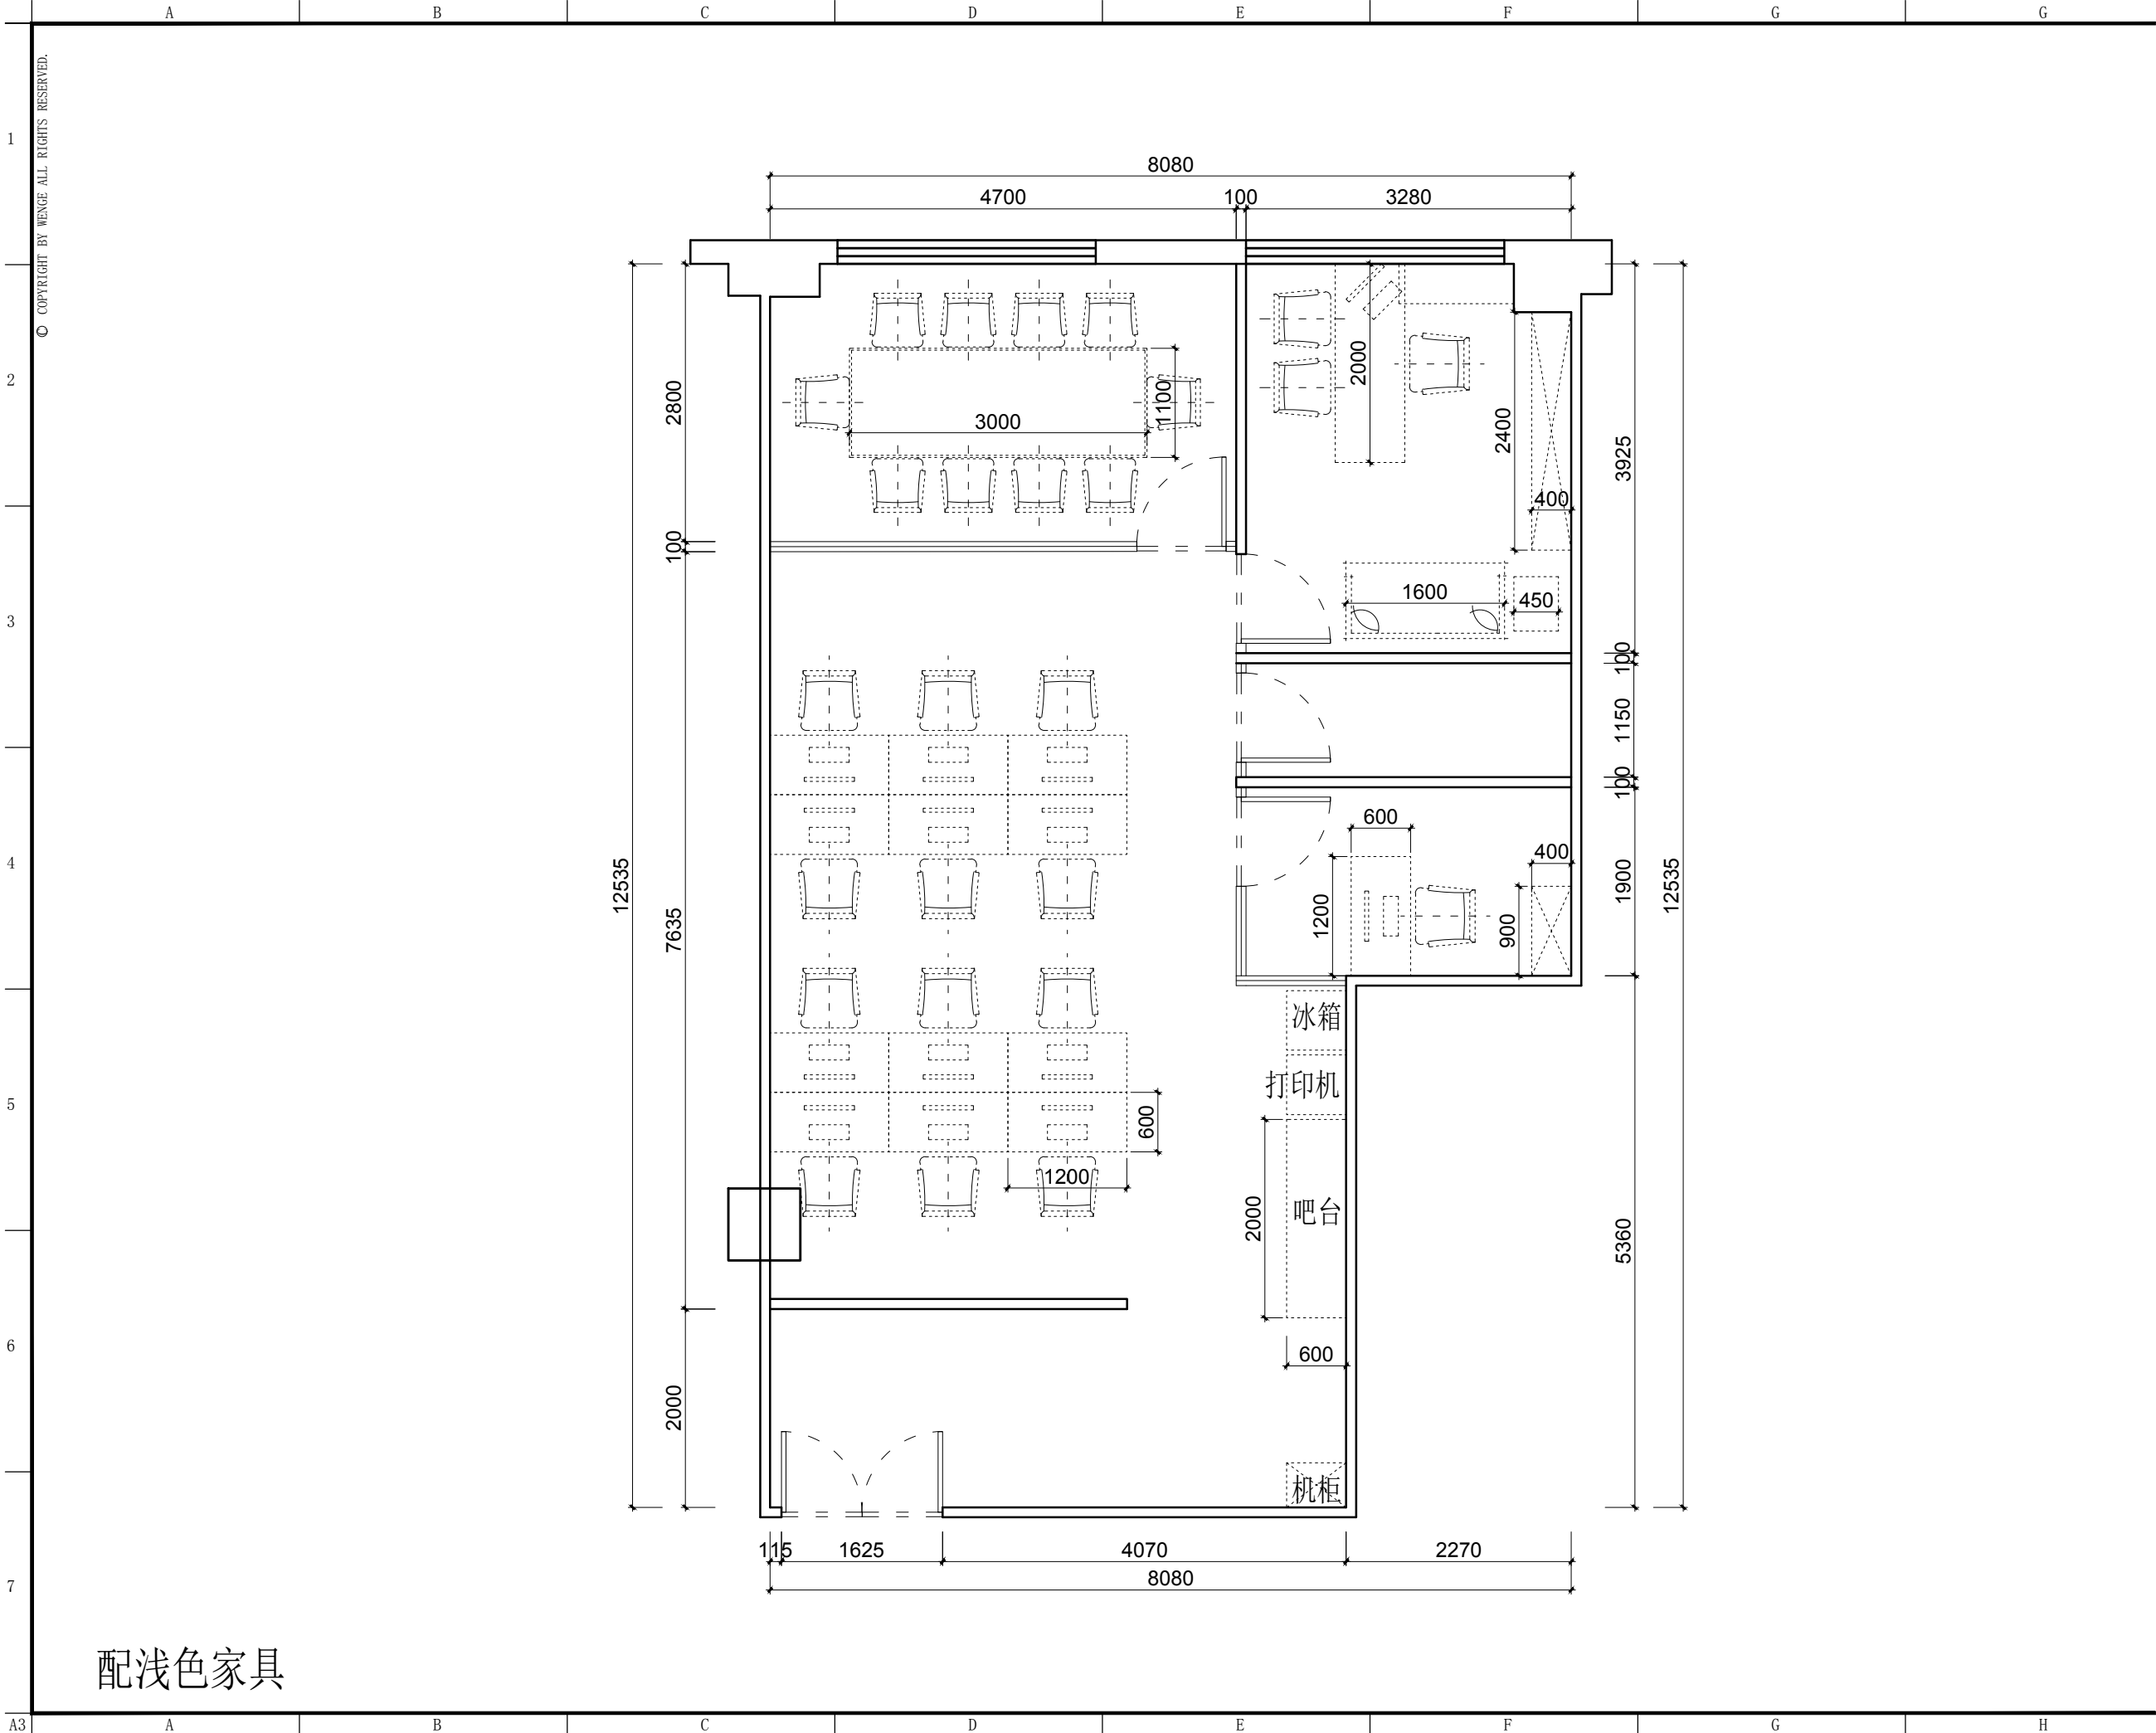

配浅色家具



东朔集团  
东朔设计部

上海市闵行区中昆路1899号C座8楼  
Tel:400-189 9996 http://www.shdsjt.cn

Partners 合作设计

Client 建设单位

东朔 超级办公室

中国。上海

宇培  
605办公室  
家具尺寸参考图

DRAWING TITLE 图名

会签 SIGN  
建设单位代表 REPRESENTATIVE  
监 理 SUPERVISOR  
主任设计师 DESIGN DIRECTOR  
项目负责人 PROJECT MANAGER  
设 计 DESIGNED BY  
制 图 DRAWN BY  
审 核 REVIEWED BY


建筑 ARCHITECT 电气 ELECTRICAL  
结构 STRUCTURE 暖通 HVAC  
给排水 PLUMBING 工艺 CRAFT

备注: Notes  
1. 本设计图纸版权归本公司所有, 未经本公司书面同意, 不得复印。  
2. 本图纸应与说明, 工地状况, 建筑结构图及相关资料协调使用, 发现任何差异请立即通知设计者。  
3. 切勿擅自更改, 应以图中所注尺寸为准, 最终尺寸需在现场校对准确。  
4. 除特别说明外, 图中所有尺寸均为毫米单位。  
5. 未全出图专用章, 图纸无效。

修改	摘要	日期
Rev. No.	Brief Description	Date

专业 装饰 比例 1 : 6 0 @ A 3  
阶段 施工图 日期 2 0 1 9 / 1 0 / 1 0

SHEET No. 图号  
F F - 0 2  
PAGE No. 页码

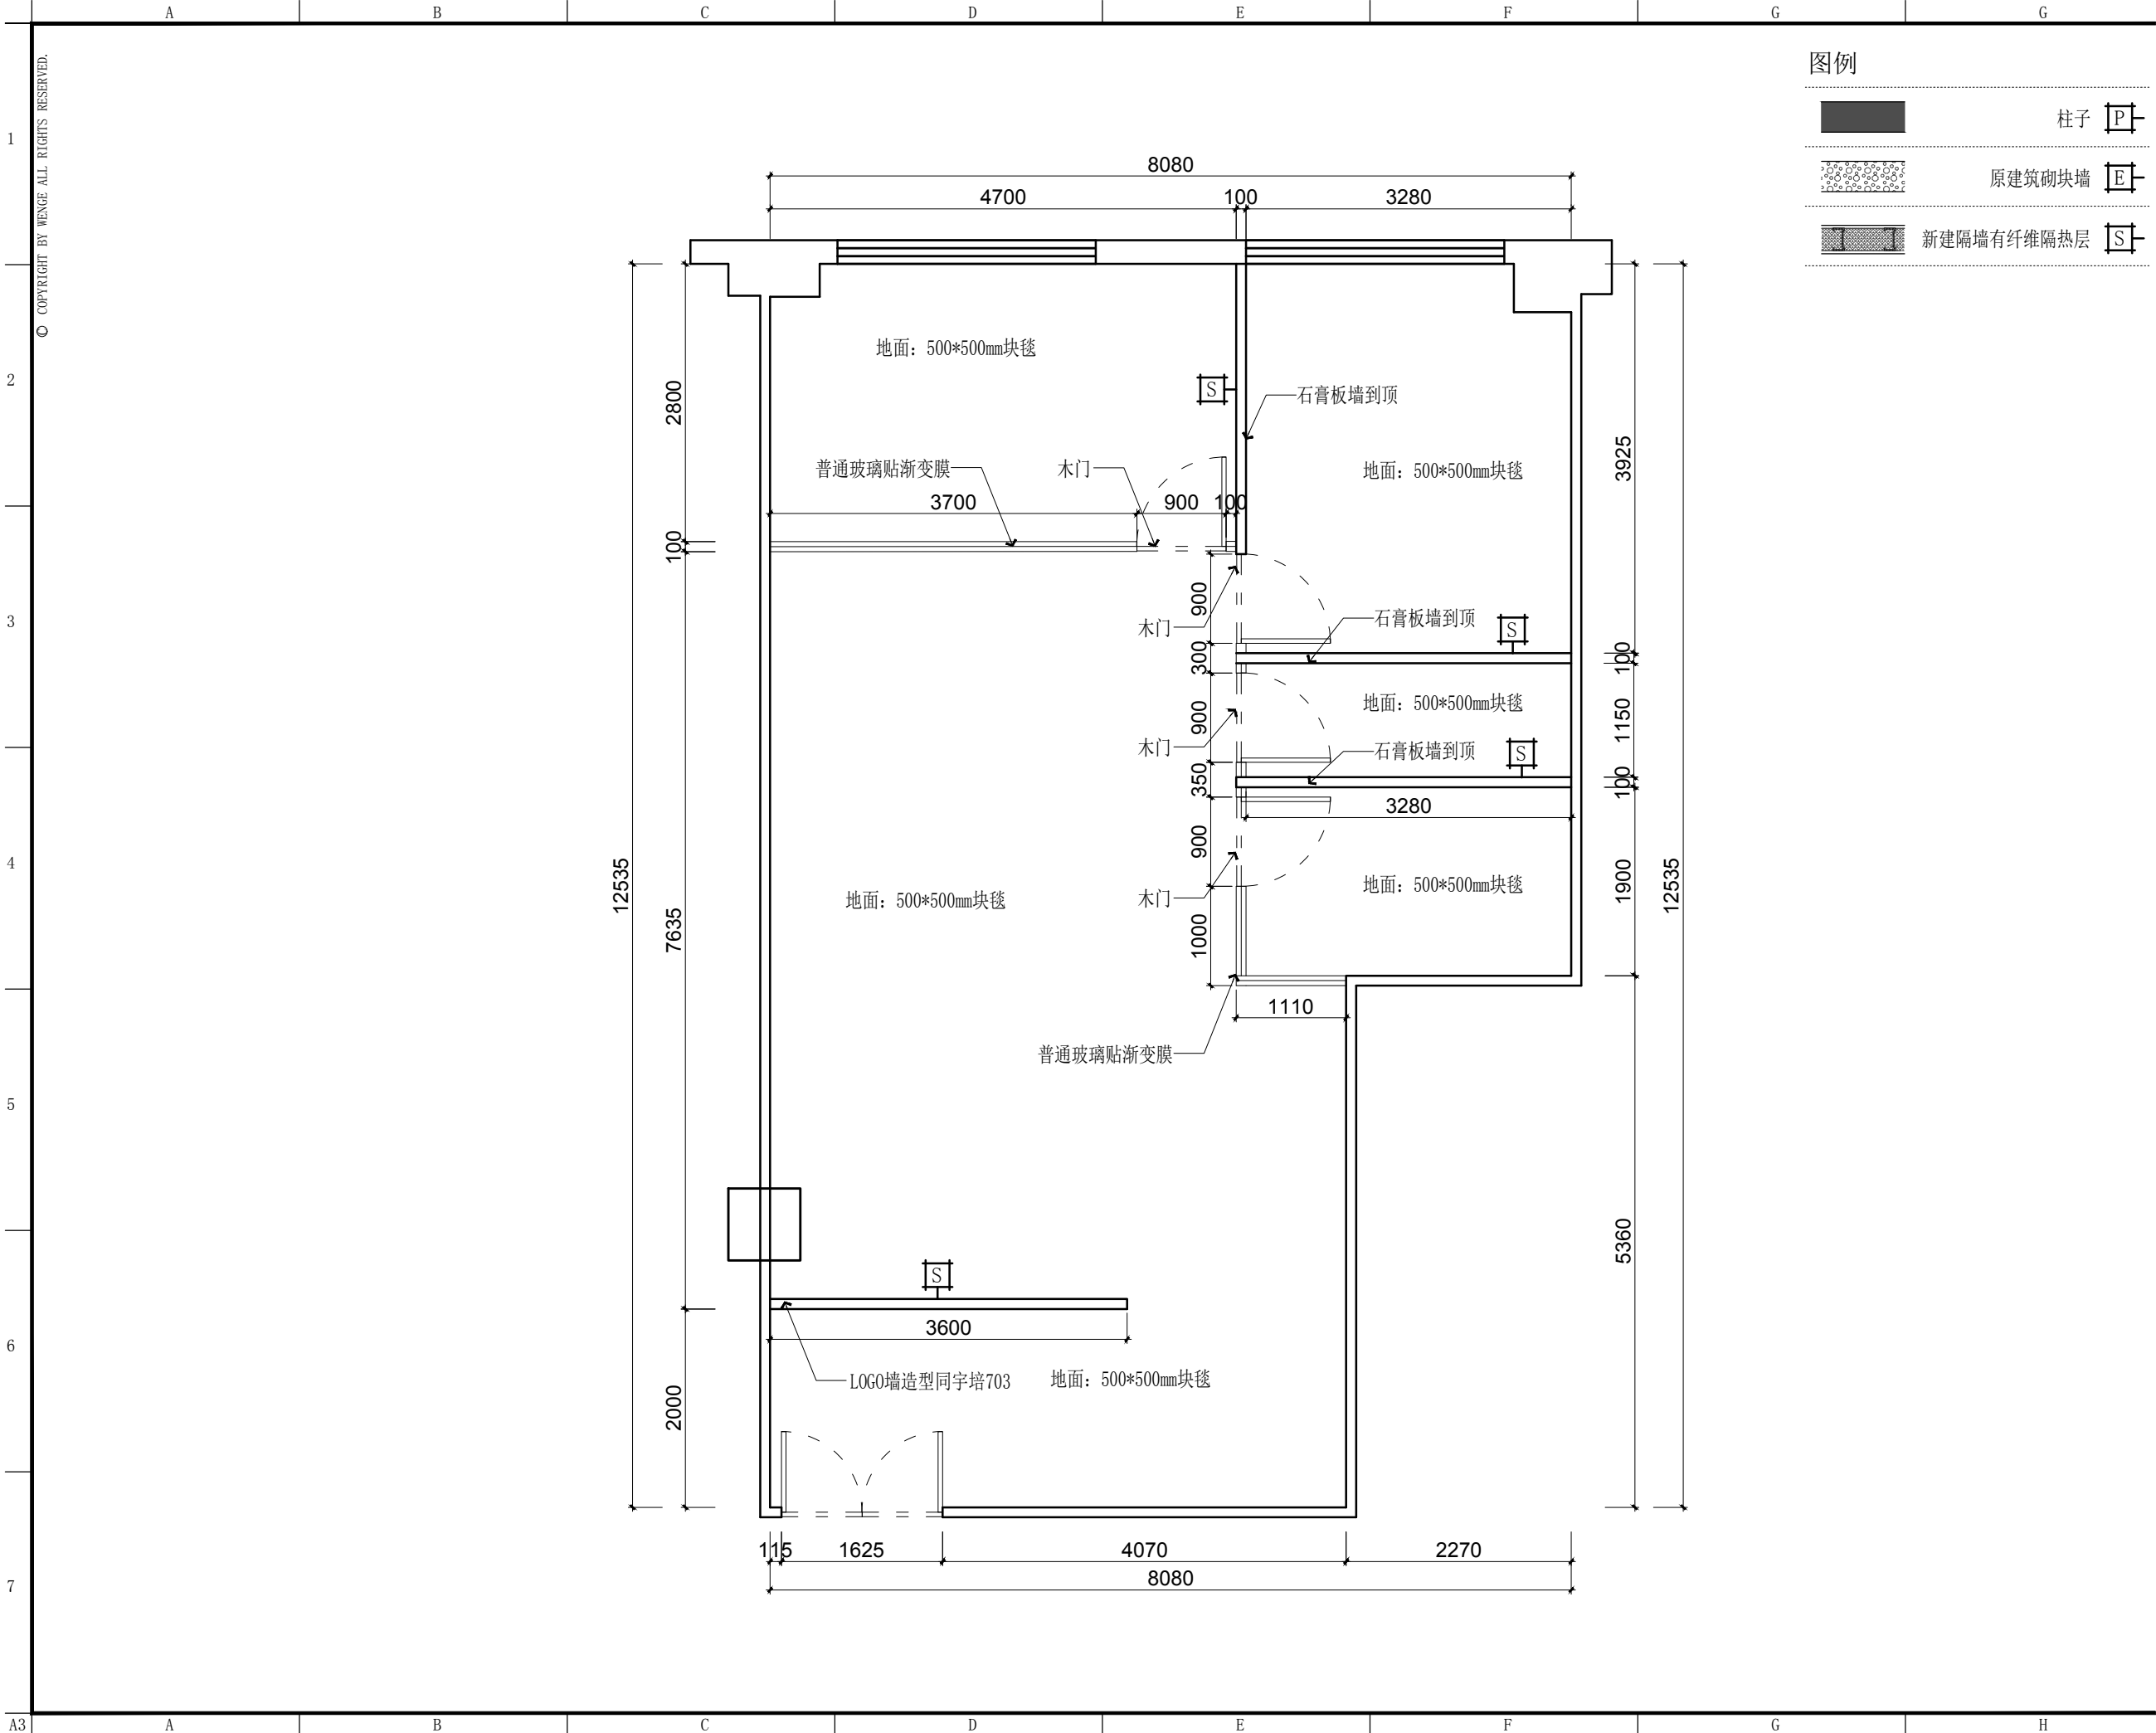

图例

- 柱子 [P]
- 原建筑砌块墙 [E]
- 新建隔墙有纤维隔热层 [S]

DSLY DESIGN

东朔集团  
东朔设计部

上海市闵行区中昆路1899号C座8楼  
Tel:400-189 9996 http://www.shdsjt.cn

Partners 合作设计

Client 建设单位

东朔 超级办公室

东朔 中国。上海

字培 605办公室  
新建墙体定位图

DRAWING TITLE 图名

会签	SIGN
建设单位代表	REPRESENTATIVE
监 理	SUPERVISOR
主任设计师	DESIGN DIRECTOR
项目负责人	PROJECT MANAGER
设 计	DESIGNED BY
制 图	DRAWN BY
审 核	CHECKED BY


建筑	ARCHITECT	电气	ELECTRICITY
结构	STRUCTURE	暖通	HVAC
给排水	WATER	工艺	TRAFFIC





- 备注:Notes
1. 本设计图纸版权归本公司所有, 未经本公司书面同意, 不得复印。
  2. 本图纸应与说明, 工地状况, 建筑结构图及相关资料协调使用, 发现任何差异请立即通知设计者。
  3. 切勿擅自更改, 应以图中所注尺寸为准, 最终尺寸需在现场校对准确。
  4. 除特别注明外, 图中所有尺寸均为毫米单位。
  5. 未全出图专用章, 图纸无效。

修改	摘要	日期
Rev.No.	Brief Description	Date

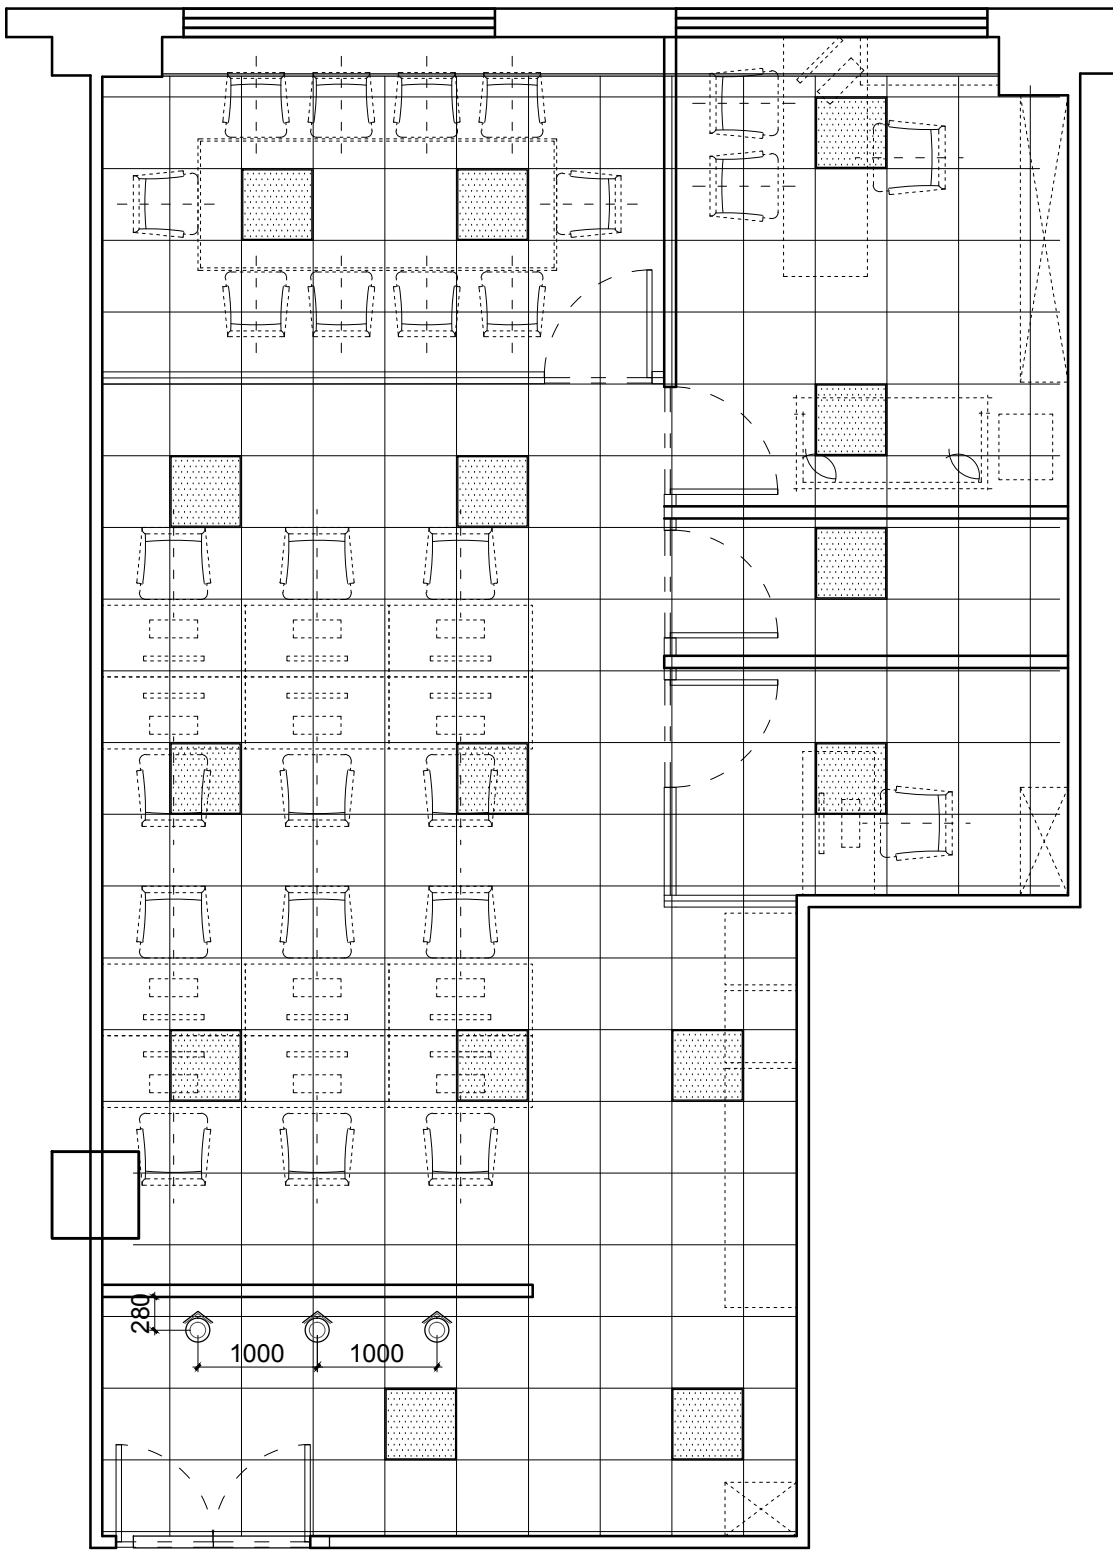专业 装饰	比例 1 : 60 @ A3
阶段 施工图	日期 2019 / 10


SHEET No.	图号
P W - 01	
PAGE No.	页码



	射灯
	筒灯
	600*600灯盘
	吊灯

超办统一标准：遮光帘安装到位。

<div><div><div><div></div><div>DSLY DESIGN</div></div><div>东朔集团 东朔设计部</div></div><div>上海市闵行区申昆路1899号C座8楼 Tel:400-189 9996 http://www.shdsjt.cn</div></div>		
Partners 合作设计		
Client 建设单位		
<div>东朔 超级办公室 中国。上海</div>		
<div>字塔 605办公室 天花布置平面图</div>		
DRAWING TITLE 图名		
会签 SIGN		
建设单位代表 REPRESENTATIVE		
监 理 SUPERVISOR		
主任设计师 DESIGN DIRECTOR		
项目负责人 PROJECT MANAGER		
设 计 DESIGNED BY		
制 图 DRAWN BY		
审 核 CHECKED BY		
建筑 ARCHITECT	电气 ELECTRICAL	
结构 STRUCTURE	暖通 HVAC	
给排水 WATER	工艺 CRAFT	
备注-Notes		
1. 本设计图纸版权归本公司所有, 未经本公司书面同意, 不得复印。		
2. 本图纸应与说明、工地状况、建筑结构施工图没有矛盾时协调使用, 发现任何差异请立即通知设计者。		
3. 切勿度量图纸, 应以图中所注尺寸为准确, 最终尺寸需在现场校对准确。		
5. 未发图专用章, 图内所有尺寸均为毫米单位。		
修改 REV. NO.	摘要 Brief Description	日期 Date
专业 PROF.	装饰 SCALE	1 : 6 0 0
阶段 STAGE	施工图 DATE	2 0 1 9 / 1
SHEET No.		图号
R C - 0 1		
PAGE No.		页码

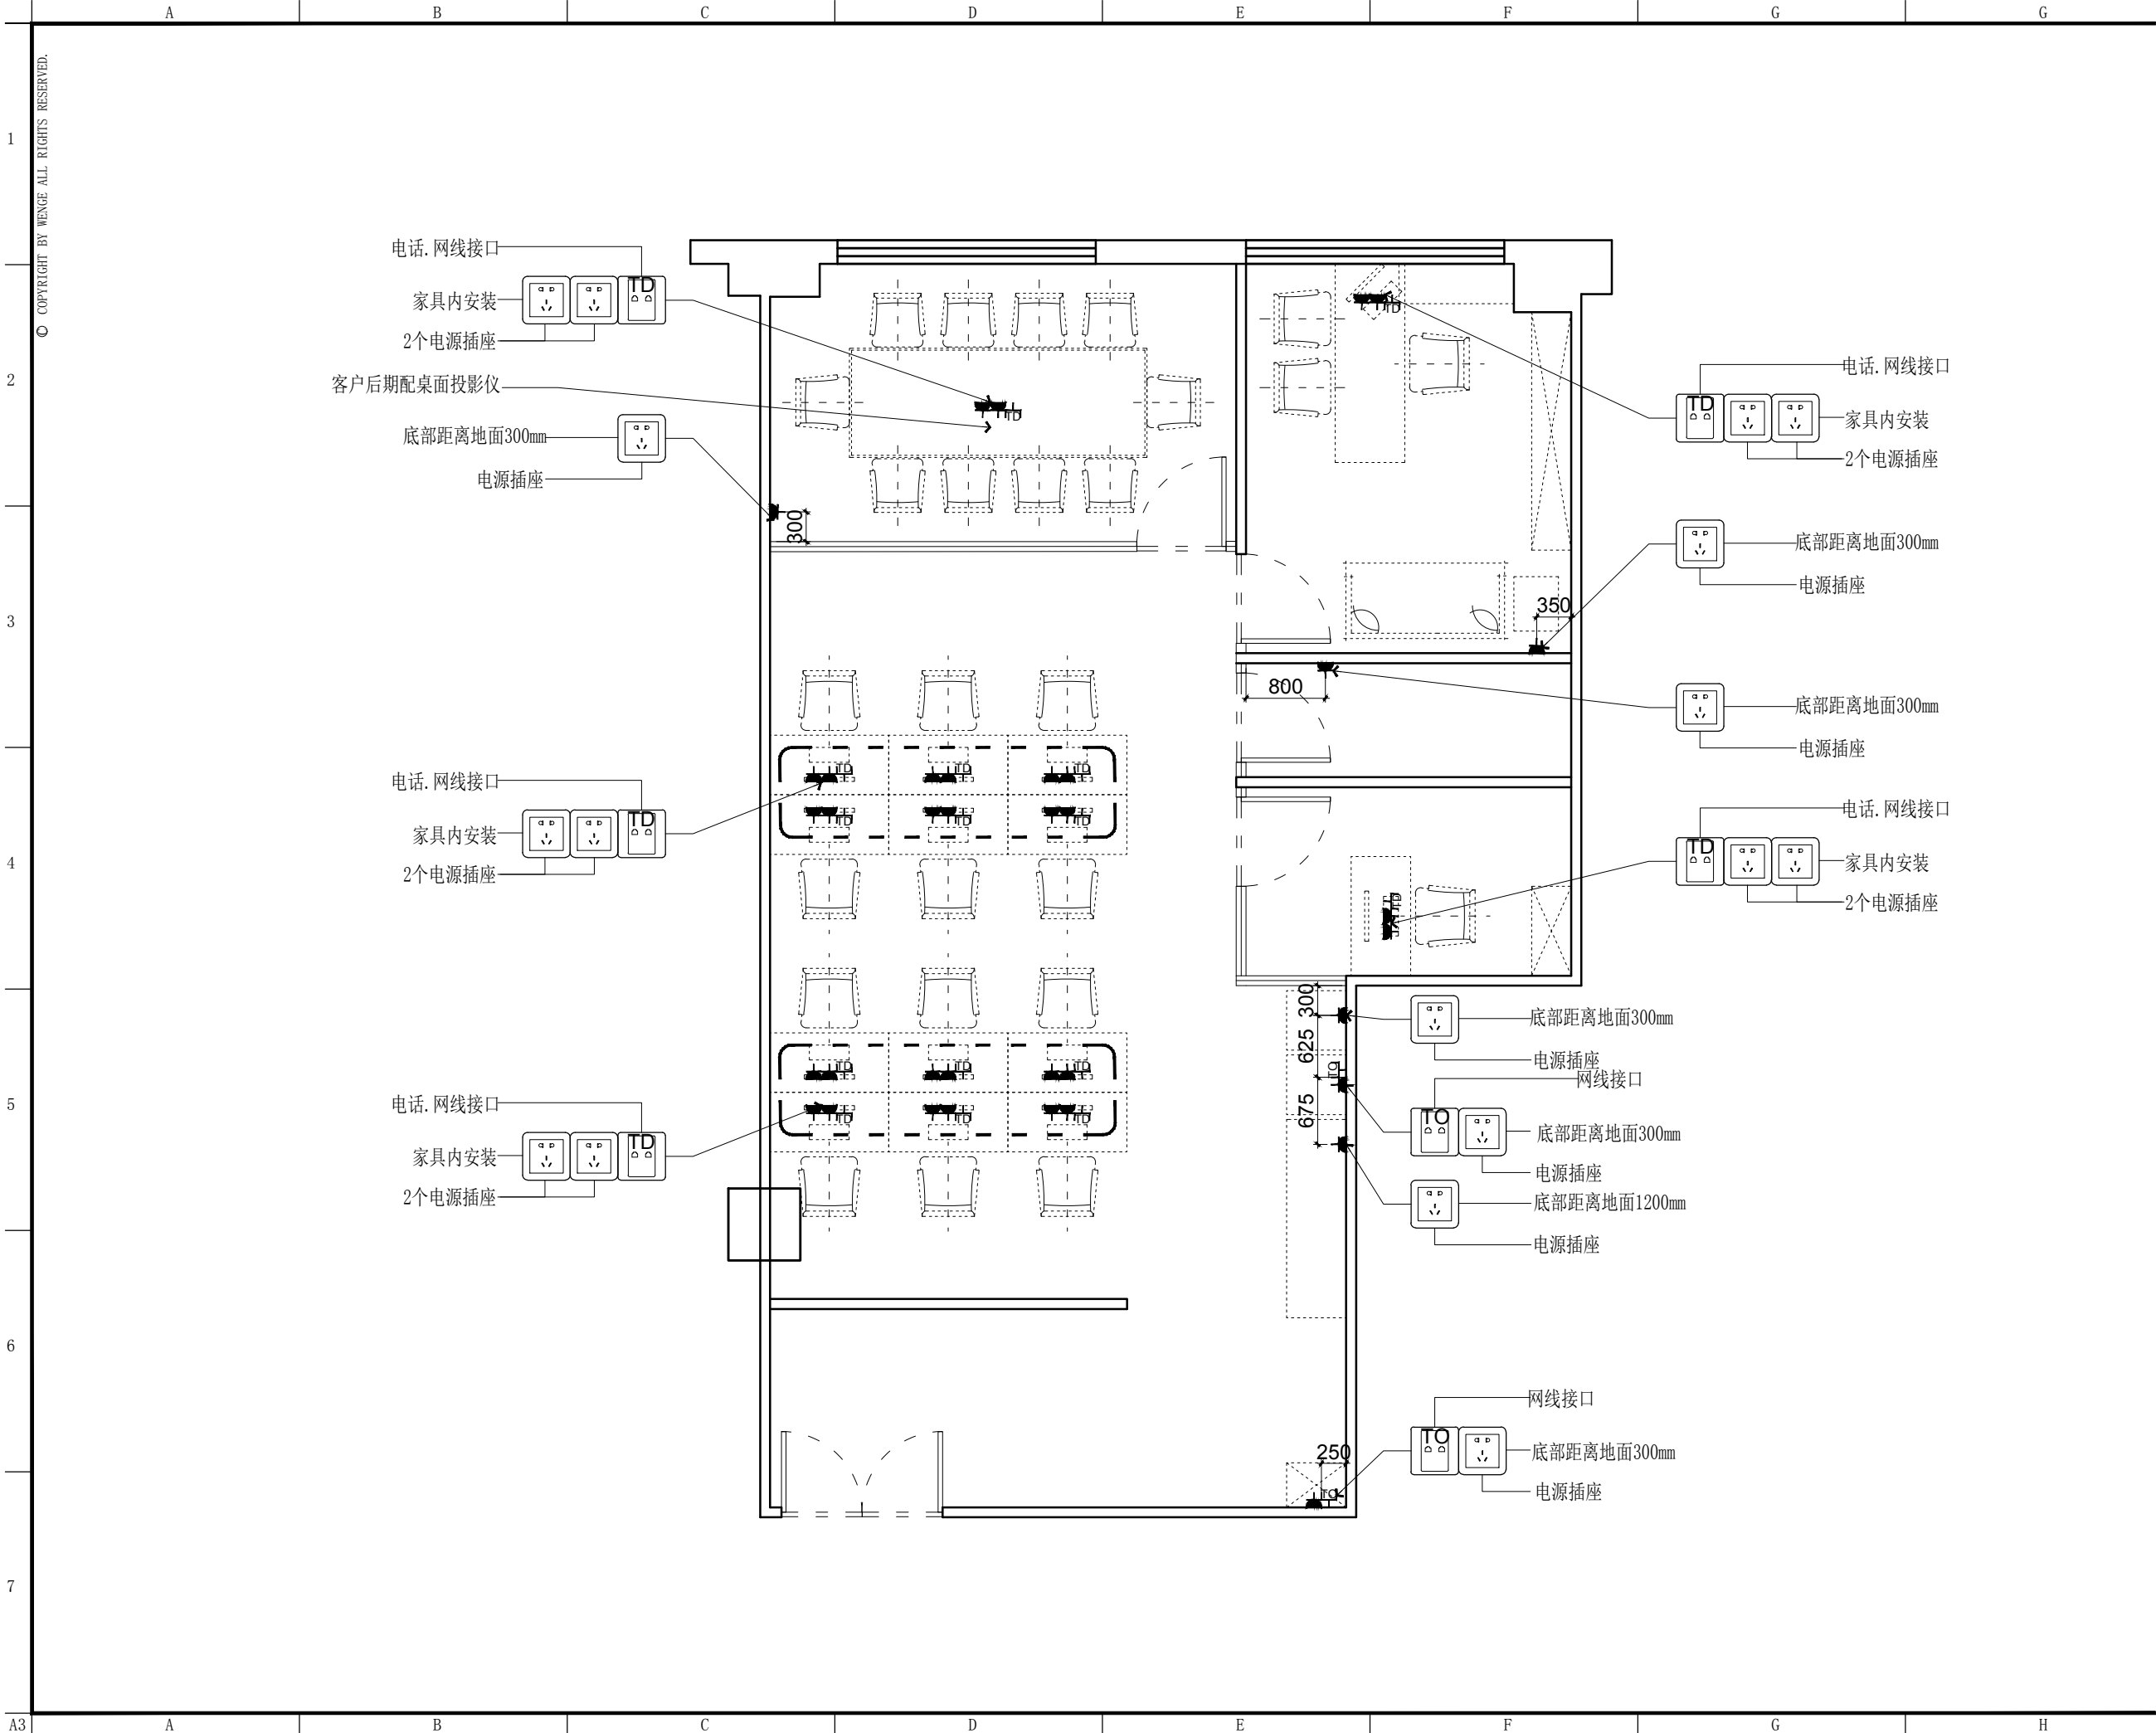

东朔集团  
东朔设计部

上海市闵行区申昆路1899号C座8楼  
Tel:400-189 9996 http://www.shdsjt.cn

Partners 合作设计

Client 建设单位

东朔 超级办公室  
中国。上海

宇培 605办公室  
强弱电定位图

DRAWING TITLE 图名

会签 SIGN

建设单位代表 REPRESENTATIVE

监 理 SUPERVISOR

主任设计师 DESIGN DIRECTOR

项目负责人 PROJECT MANAGER

设 计 DESIGNED BY

制 图 DRAWN BY

审 核 REVIEWED BY

建筑 ARCHITECT 电气 ELECTRICAL

结构 STRUCTURE 暖通 HVAC

给排水 PLUMBING 工艺 CRAFT

备注 NOTES

1. 本设计图纸版权归本公司所有，未经本公司书面同意，不得复印。

2. 本图纸应与说明、工地状况、建筑结构施工图及有关部门协调使用，发现任何差异请立即通知设计者。

3. 切勿擅自更改，应以图中所注尺寸为准，最终尺寸需在现场校对准确。

4. 除特别说明外，图中所有尺寸均为毫米单位。

5. 未全出图专用章，图纸无效。

修改 摘要 日期

专业 装饰 比例 1 : 6 0 @ A 3

阶段 施工图 日期 2 0 1 9 / 1 0 /

SHEET No. 图号

PAGE No. 页码