
 


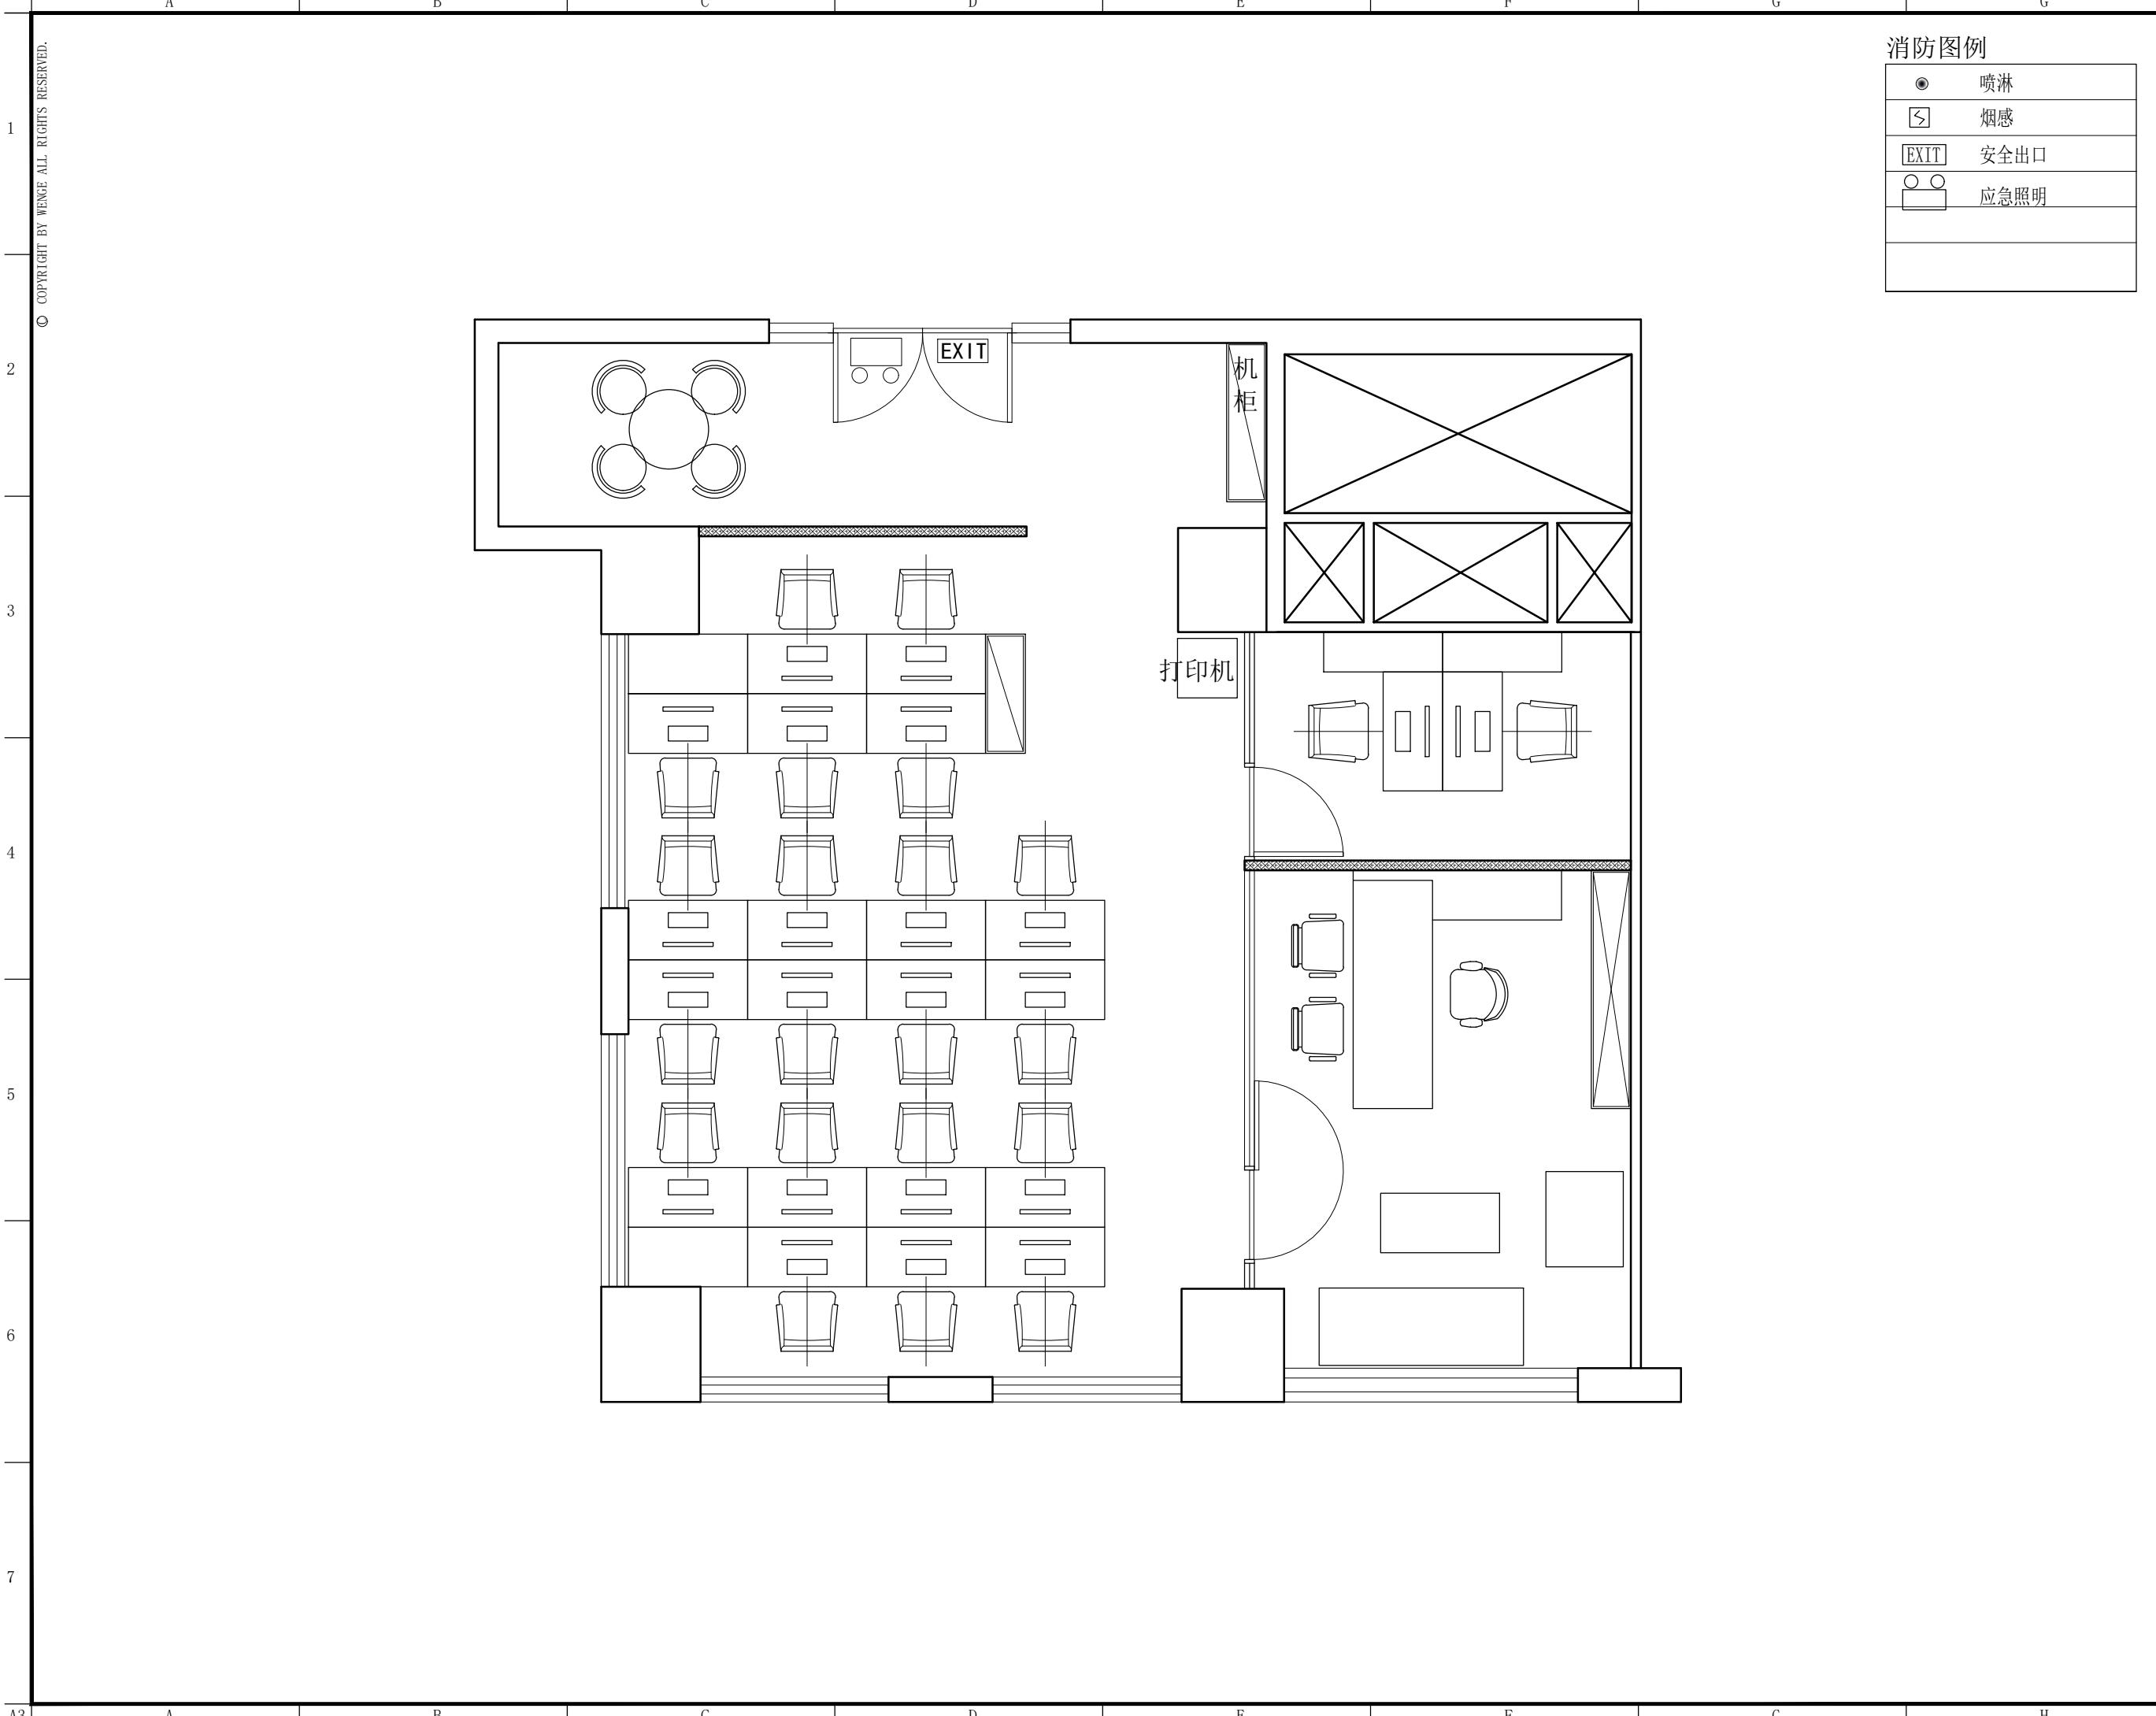

消防图例

|  |      |
|--|------|
|  | 喷淋   |
|  | 烟感   |
|  | 安全出口 |
|  | 应急照明 |
|  |      |
|  |      |



东朔集团设计部

上海市闵行区盛坤路1899号C座8楼  
4th floor, no.288, xinsong road, Shanghai  
Tel:400-189 9996 http://www.shdsjt.cn

Partners 合作设计

Client 建设单位

东朔 超级办公室

东朔 中国。上海

华设大厦 810办公室

应急照明布置图

DRAWING TITLE 图名

|        |                 |
|--------|-----------------|
| 会签     | SIGN            |
| 建设单位代表 | REPRESENTATIVE  |
| 监理     | SUPERVISOR      |
| 主任设计师  | DESIGN DIRECTOR |
| 项目负责人  | PROJECT MANAGER |
| 设计     | DESIGNED BY     |
| 制图     | DRAWN BY        |
| 审核     | REVIEWED BY     |
| 建筑     | ARCHITECT       |
| 结构     | STRUCTURE       |
| 给排水    | MECHANICAL      |
| 电气     | ELECTRICITY     |
| 暖通     | HVAC            |
| 工艺     | CRAFT           |

- 备注:Notes
1. 本设计图纸版权归本公司所有, 未经本公司书面同意, 不得复印。
  2. 本图纸应与说明, 工地状况, 建筑结构图及有图纸协调使用, 发现任何差异请立即通知设计者。
  3. 切勿量度图纸, 应以图中所注尺寸为准, 最终尺寸需在现场校对准确。
  4. 除特别注明外, 图中所有尺寸均为毫米单位。
  5. 未签出图专用章, 图纸无效。

|         |                   |               |
|---------|-------------------|---------------|
| 修改      | 摘要                | 日期            |
| Rev.No. | Brief Description | Date          |
| 专业      | 装饰                | 比例            |
| PROF.   | SCALE             | 1:50@A3       |
| 阶段      | 施工图               | 日期            |
| STAGE   | DATE              | 2021/7/20 星期一 |

|           |    |
|-----------|----|
| SHEET No. | 图号 |
| FF 01     |    |
| PAGE No.  | 页码 |