


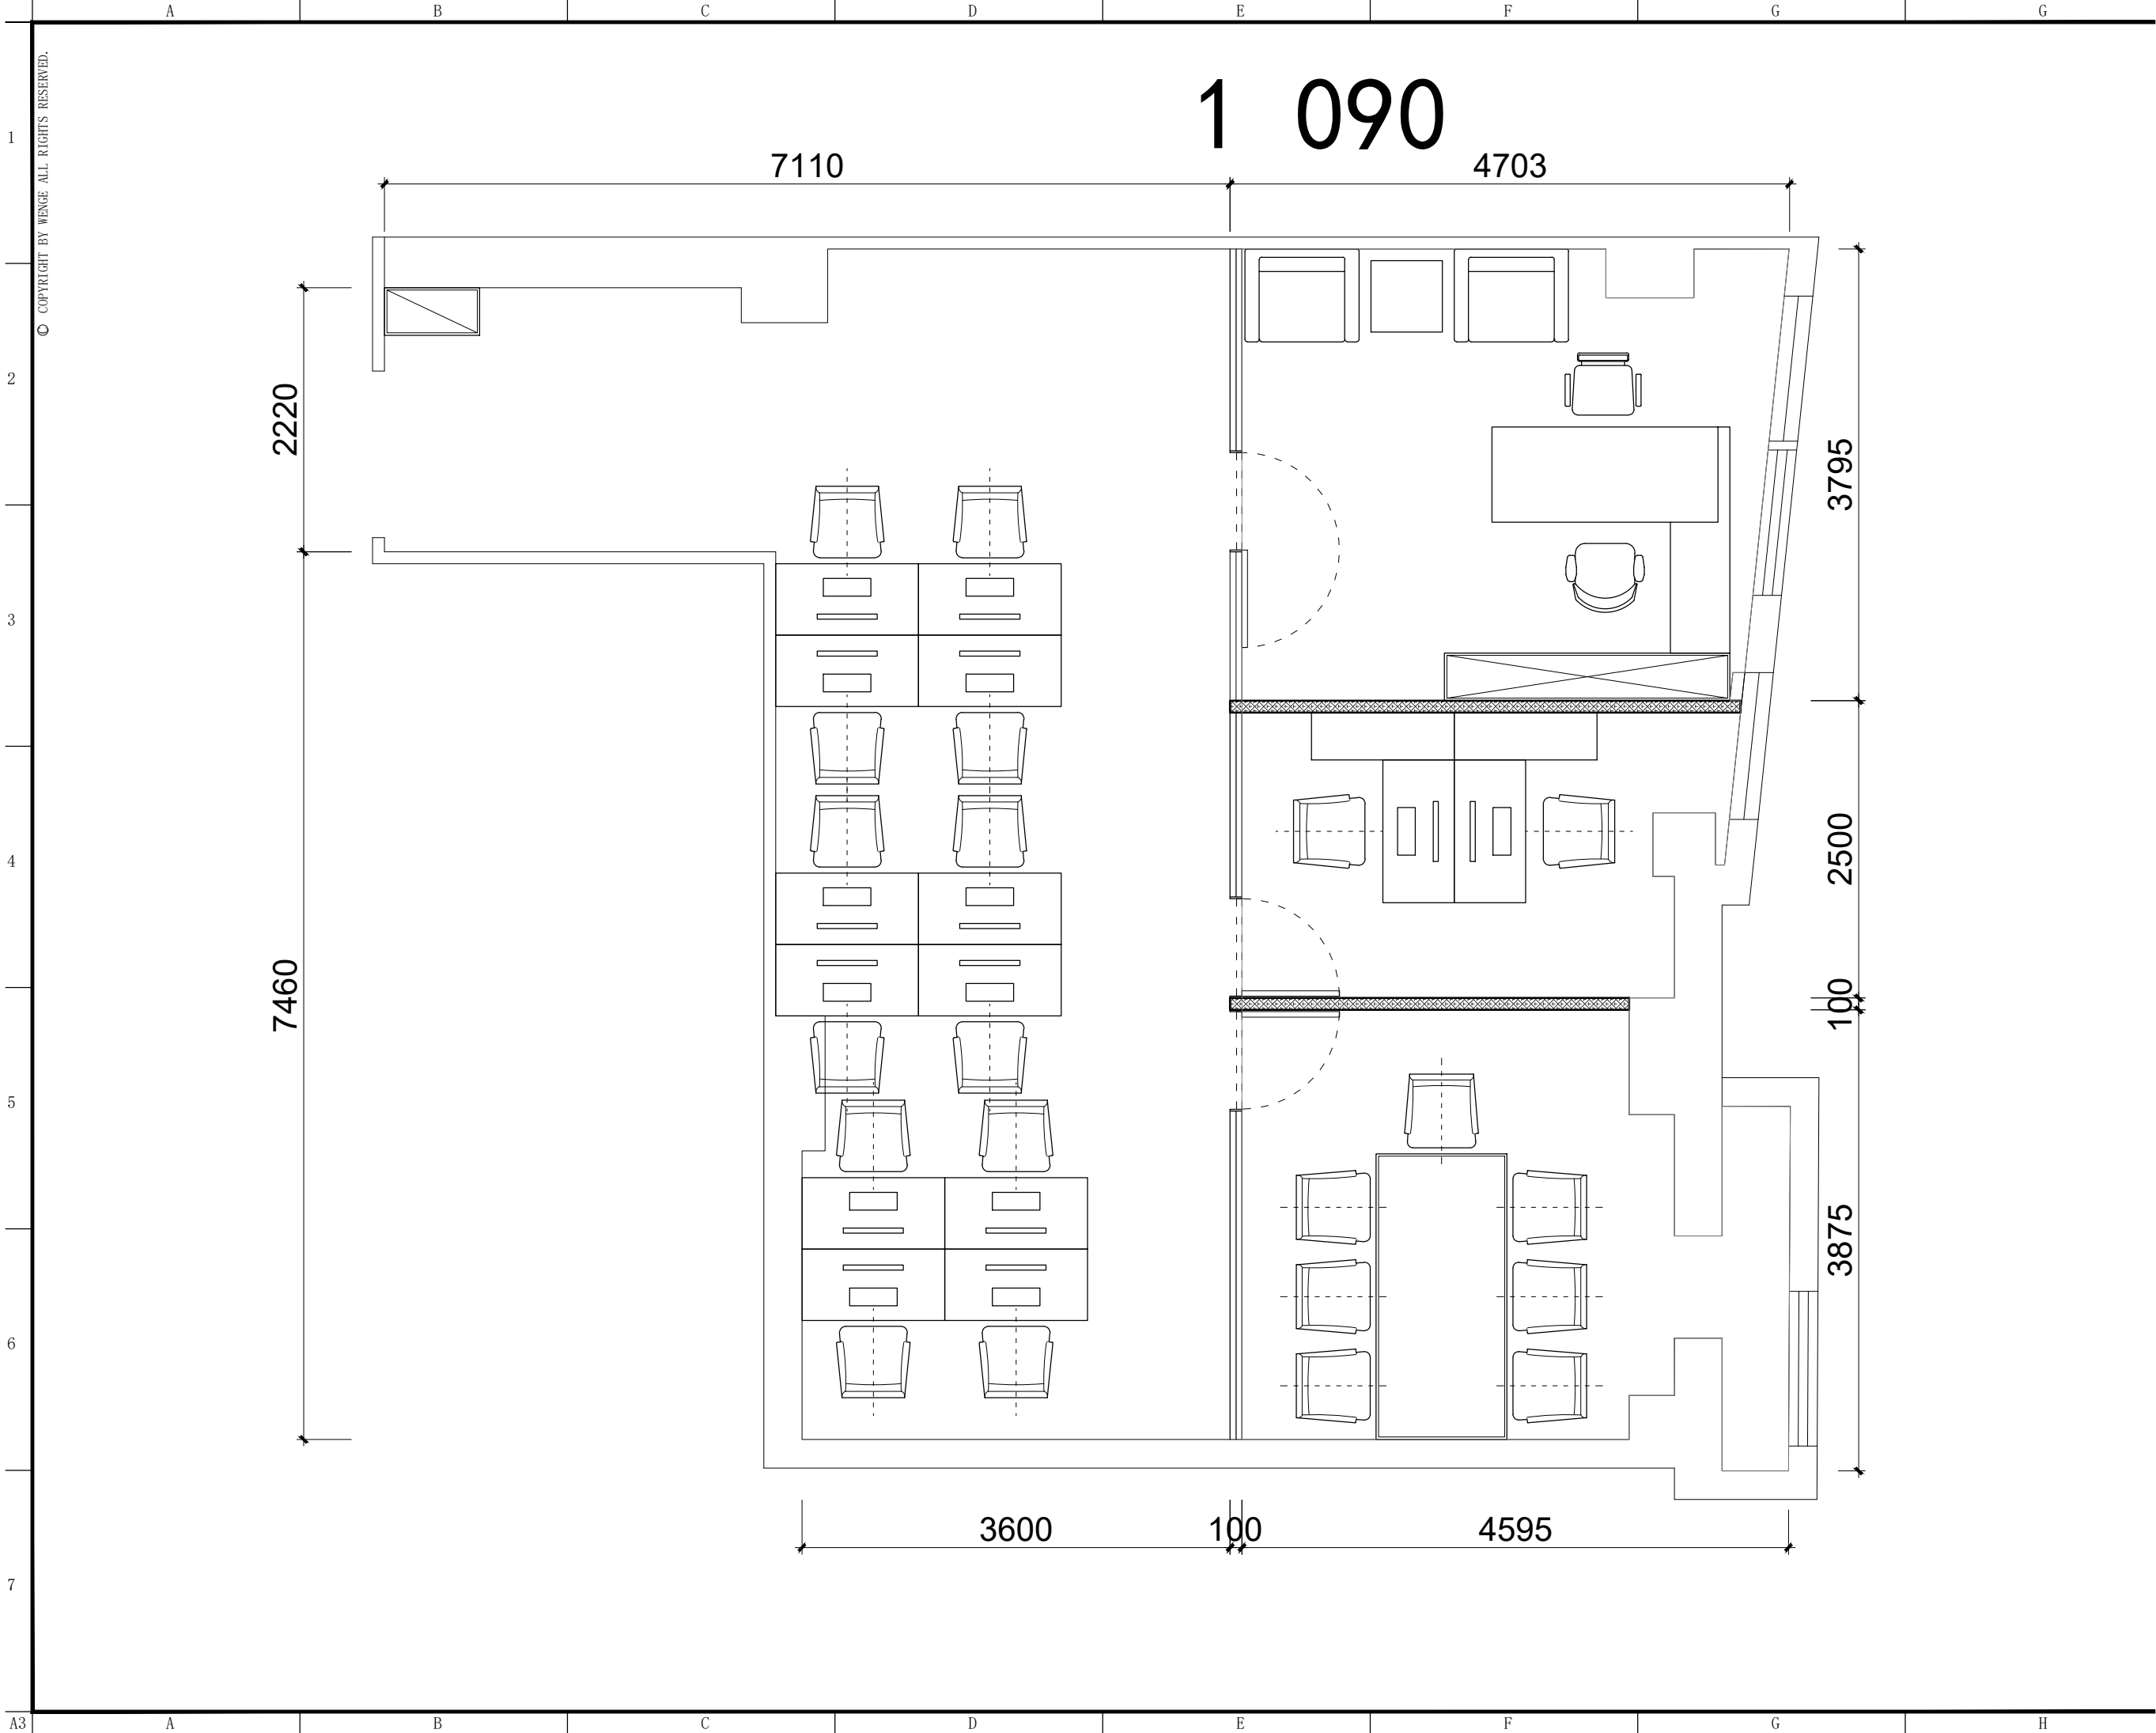

东朔集团设计部

上海市闵行区申昆路1899号C座8楼

Tel:400-189 9996 http://www.shdsjt.cn

Partners

合作设计

Client

建设单位

东朔 超级办公室

中国。上海

华一1009

家具平面布置图

DRAWING TITLE 图名

会签 SIGN

建设单位代表 REPRESENTATIVE

监 理 SUPERVISOR

主任设计师 DESIGN DIRECTOR

项目负责人 PROJECT MANAGER

设 计 DESIGNED BY

制 图 DRAWN BY

审 核 CHECKED BY

建筑 ARCHITECT 电气 ELECTRICAL

结构 STRUCTURE 暖通 HVAC

给排水 ABBW 工艺 CRAFT

备注:Notes

1. 本设计图纸版权归本公司所有, 未经本公司

书面同意, 不得复印。

2. 本图纸应与说明, 工地状况, 建筑结构图及

有关图纸协调使用, 发现任何差异请立

即通知设计者。

3. 切勿量度图纸, 应以图中所注尺寸为准, 最

终尺寸需在现场校对准确。

4. 除特别注明外, 图中所有尺寸均为毫米单位。

5. 未盖出图专用章, 图纸无效。

修改 Rev. No. 摘要 Brief Description 日期 Date

专业 PROF. 装饰 SCALE 比例 1 : 6 0 @ A 3

阶段 STAGE 施工图 DATE 日期 2 0 2 3 / 0 5 /

SHEET No. 图号

F F - 0 1

PAGE No. 页码



东朔集团设计部

上海市闵行区中昆路1899号C座8楼

Tel:400-189 9996 http://www.shdsjt.cn

Partners

合作设计

Client

建设单位

东朔 超级办公室

中国.上海

华一1009

家具尺寸参考图

DRAWING TITLE 图名

会签 SIGN
建设单位代表 REPRESENTATIVE
监 理 SUPERVISOR
主任设计师 DESIGN DIRECTOR
项目负责人 PROJECT MANAGER
设 计 DESIGNED BY
制 图 DRAWN BY
审 核 CHECKED BY


建筑 ARCHITECT 电气 ELECTRICAL
结构 STRUCTURE 暖通 HVAC
给排水 DRAINAGE 工艺 CRAFT

备注:Notes
1. 本设计图纸版权归本公司所有, 未经本公司书面同意, 不得复印。
2. 本图应与说明, 工地状况, 建筑结构图及有类图协调使用, 发现任何差异请立即通知设计者。
3. 切勿量度图纸, 应以图中所注尺寸为准, 最终尺寸需在现场校对准确。
4. 除特别注明外, 图中所有尺寸均为毫米单位。
5. 未画出图专用章, 图章无效。

修改 Rev. No. 摘要 Brief Description 日期 Date

专业 装饰 比例 1 : 6 0 @ A 3
阶段 施工图 日期 2 0 2 3 / 0 5

SHEET No. 图号
F F - 0 1
PAGE No. 页码

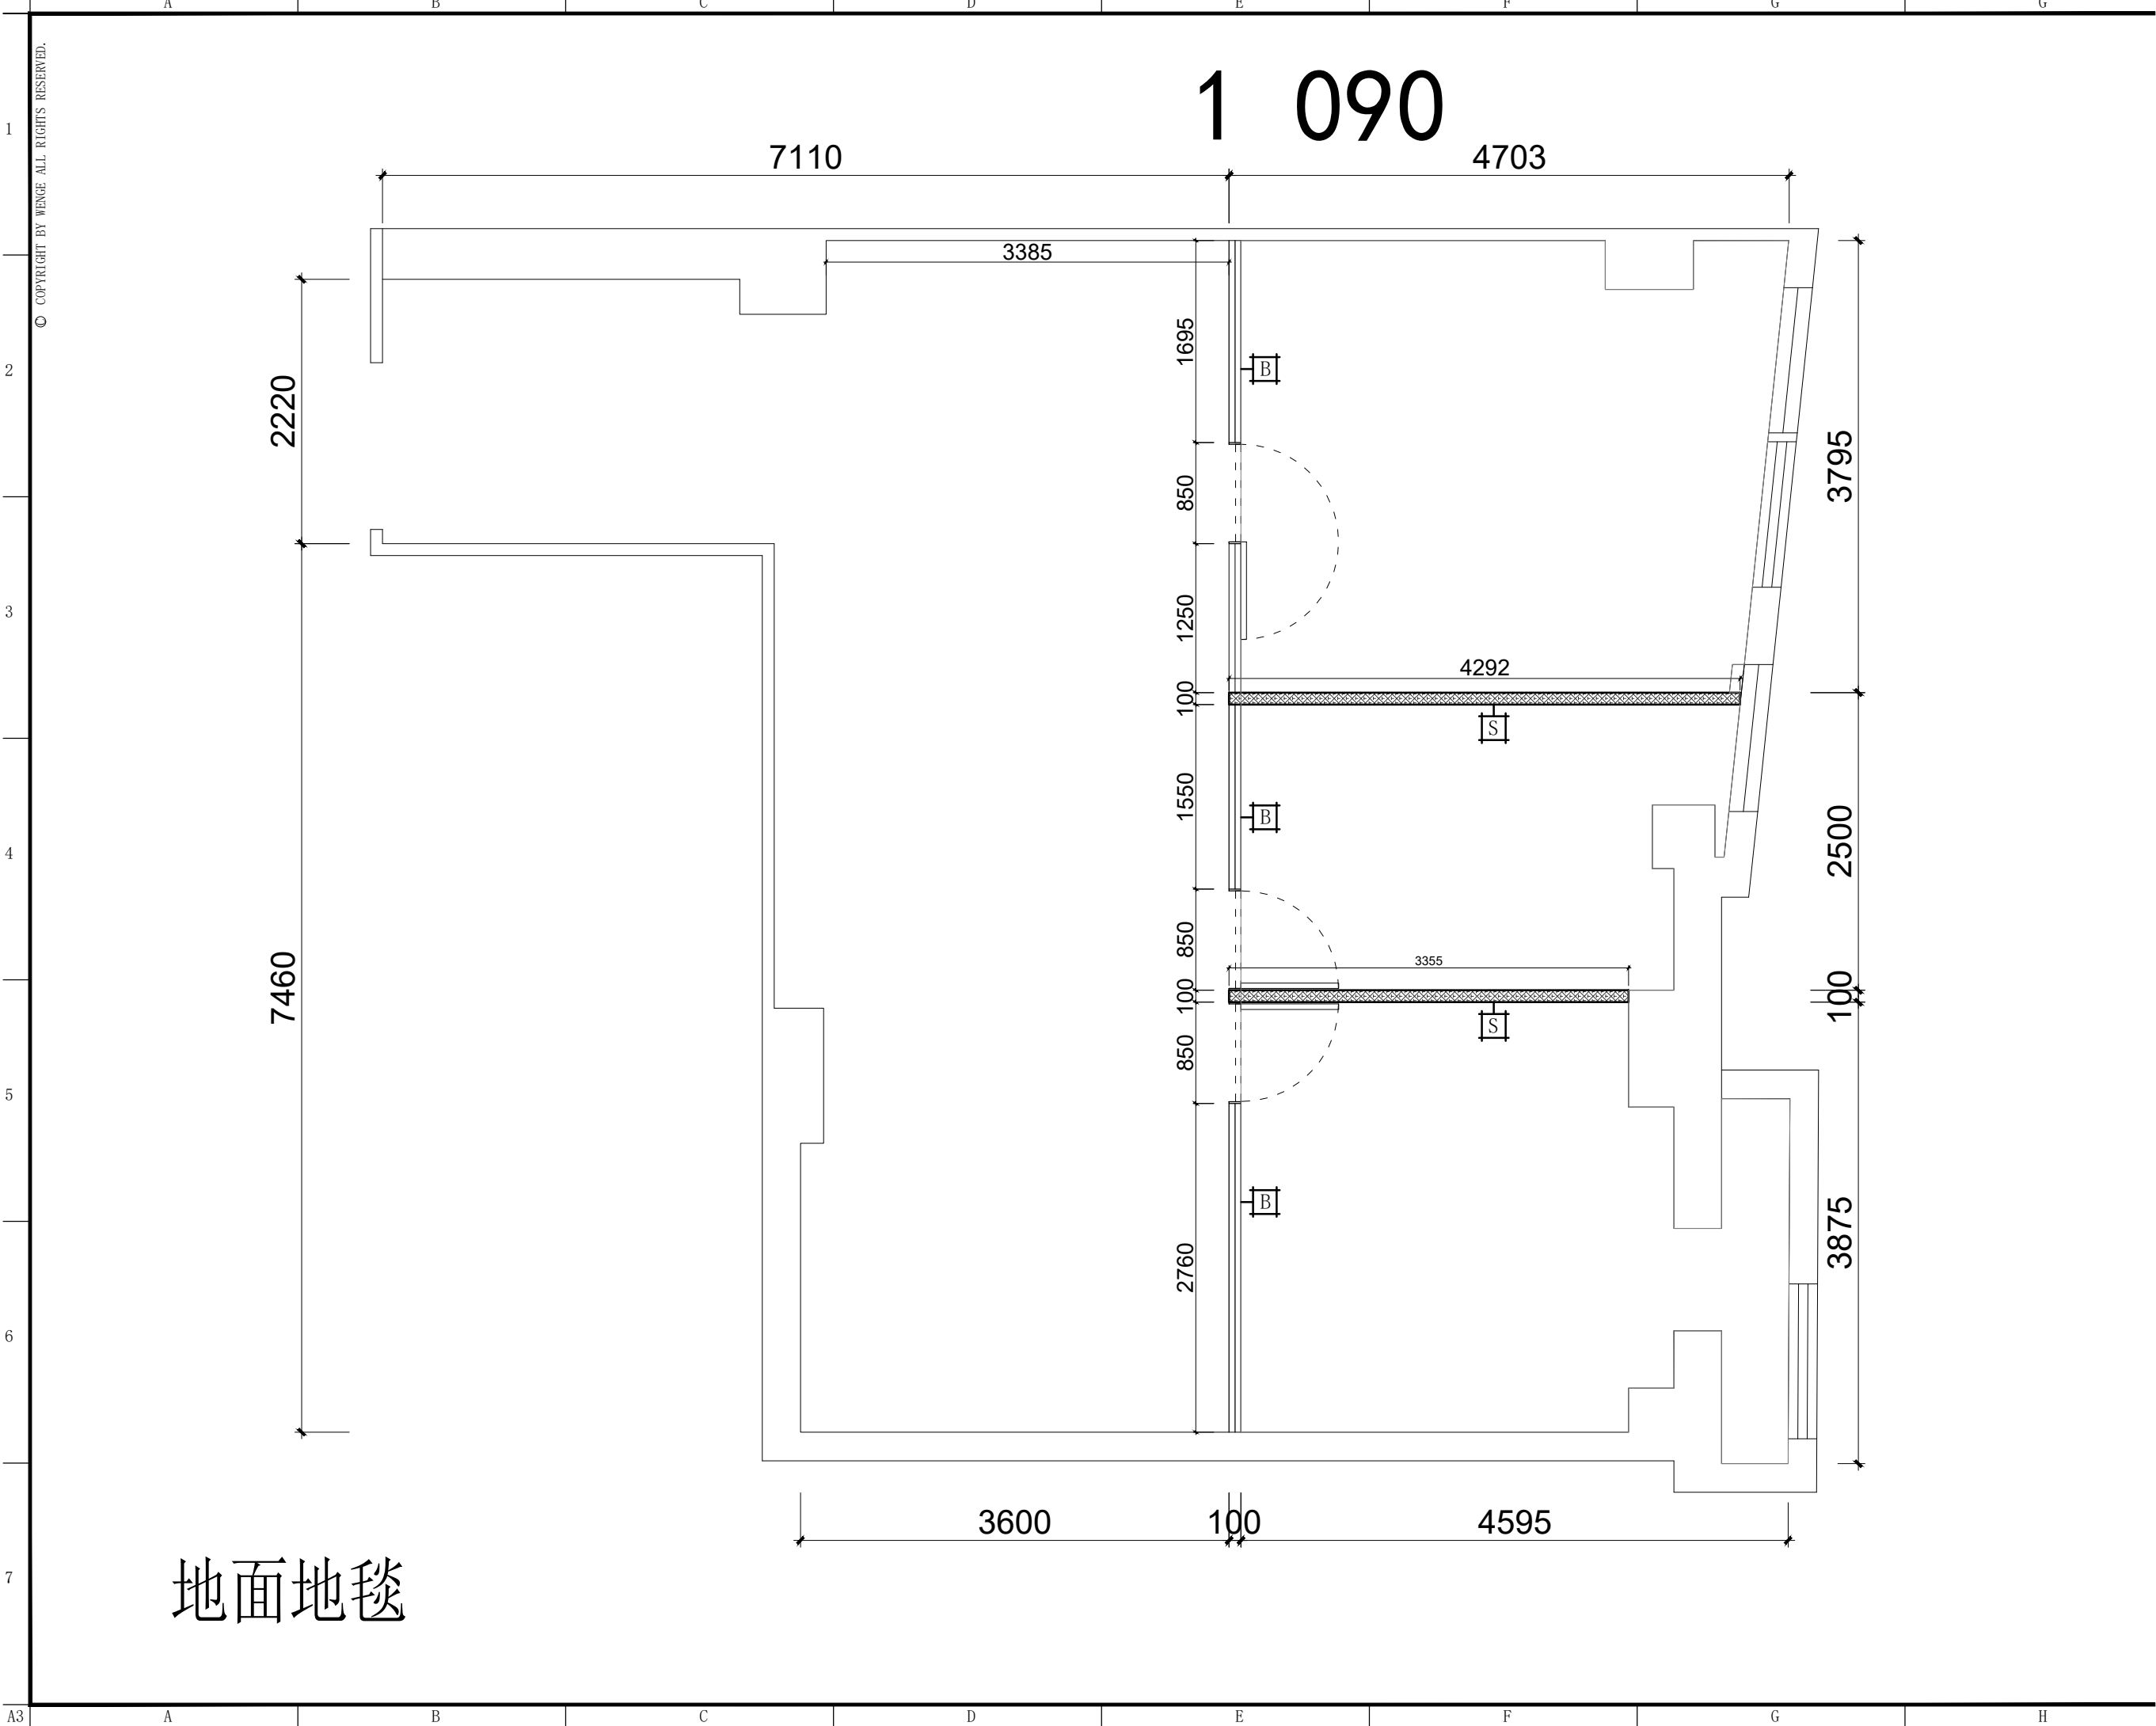

东朔集团设计部

上海市闵行区申昆路1899号C座8楼

Tel:400-189 9996 http://www.shdsjt.cn

Partners

合作设计

Client

建设单位

东朔 超级办公室

中国。上海

华一1009

新建墙体定位图

DRAWING TITLE 图名

会签 SIGN
建设单位代表 REPRESENTATIVE
监 理 SUPERVISOR
主任设计师 DESIGN DIRECTOR
项目负责人 PROJECT MANAGER
设 计 DESIGNED BY
制 图 DRAWN BY
审 核 CHECKED BY


建筑	ARCHITECT	电气	ELECTRICAL
结构	STRUCTURE	暖通	HVAC
给排水	ADWW	IT 艺	CRAFT

备注:Notes
1. 本设计图纸版权归本公司所有, 未经本公司书面同意, 不得复印。
2. 本图纸应与说明, 工地状况, 建筑结构施工图及有类图纸协调使用, 发现任何差异请立即通知设计者。
3. 切勿量度图纸, 应以图中所注尺寸为准, 最终尺寸需在现场校对准确。
4. 除特别注明外, 图中所有尺寸均为毫米单位。
5. 未盖出图专用章, 图纸无效。

修改	Rev. No.	摘要	日期

专业	PROF.	装饰	SCALE	比例	1 : 6 0 @ A 3
阶段	STAGE	施工图	日期	2 0 2 3 / 0 5	

SHEET No.	图号
FF - 0 1	
PAGE No.	页码

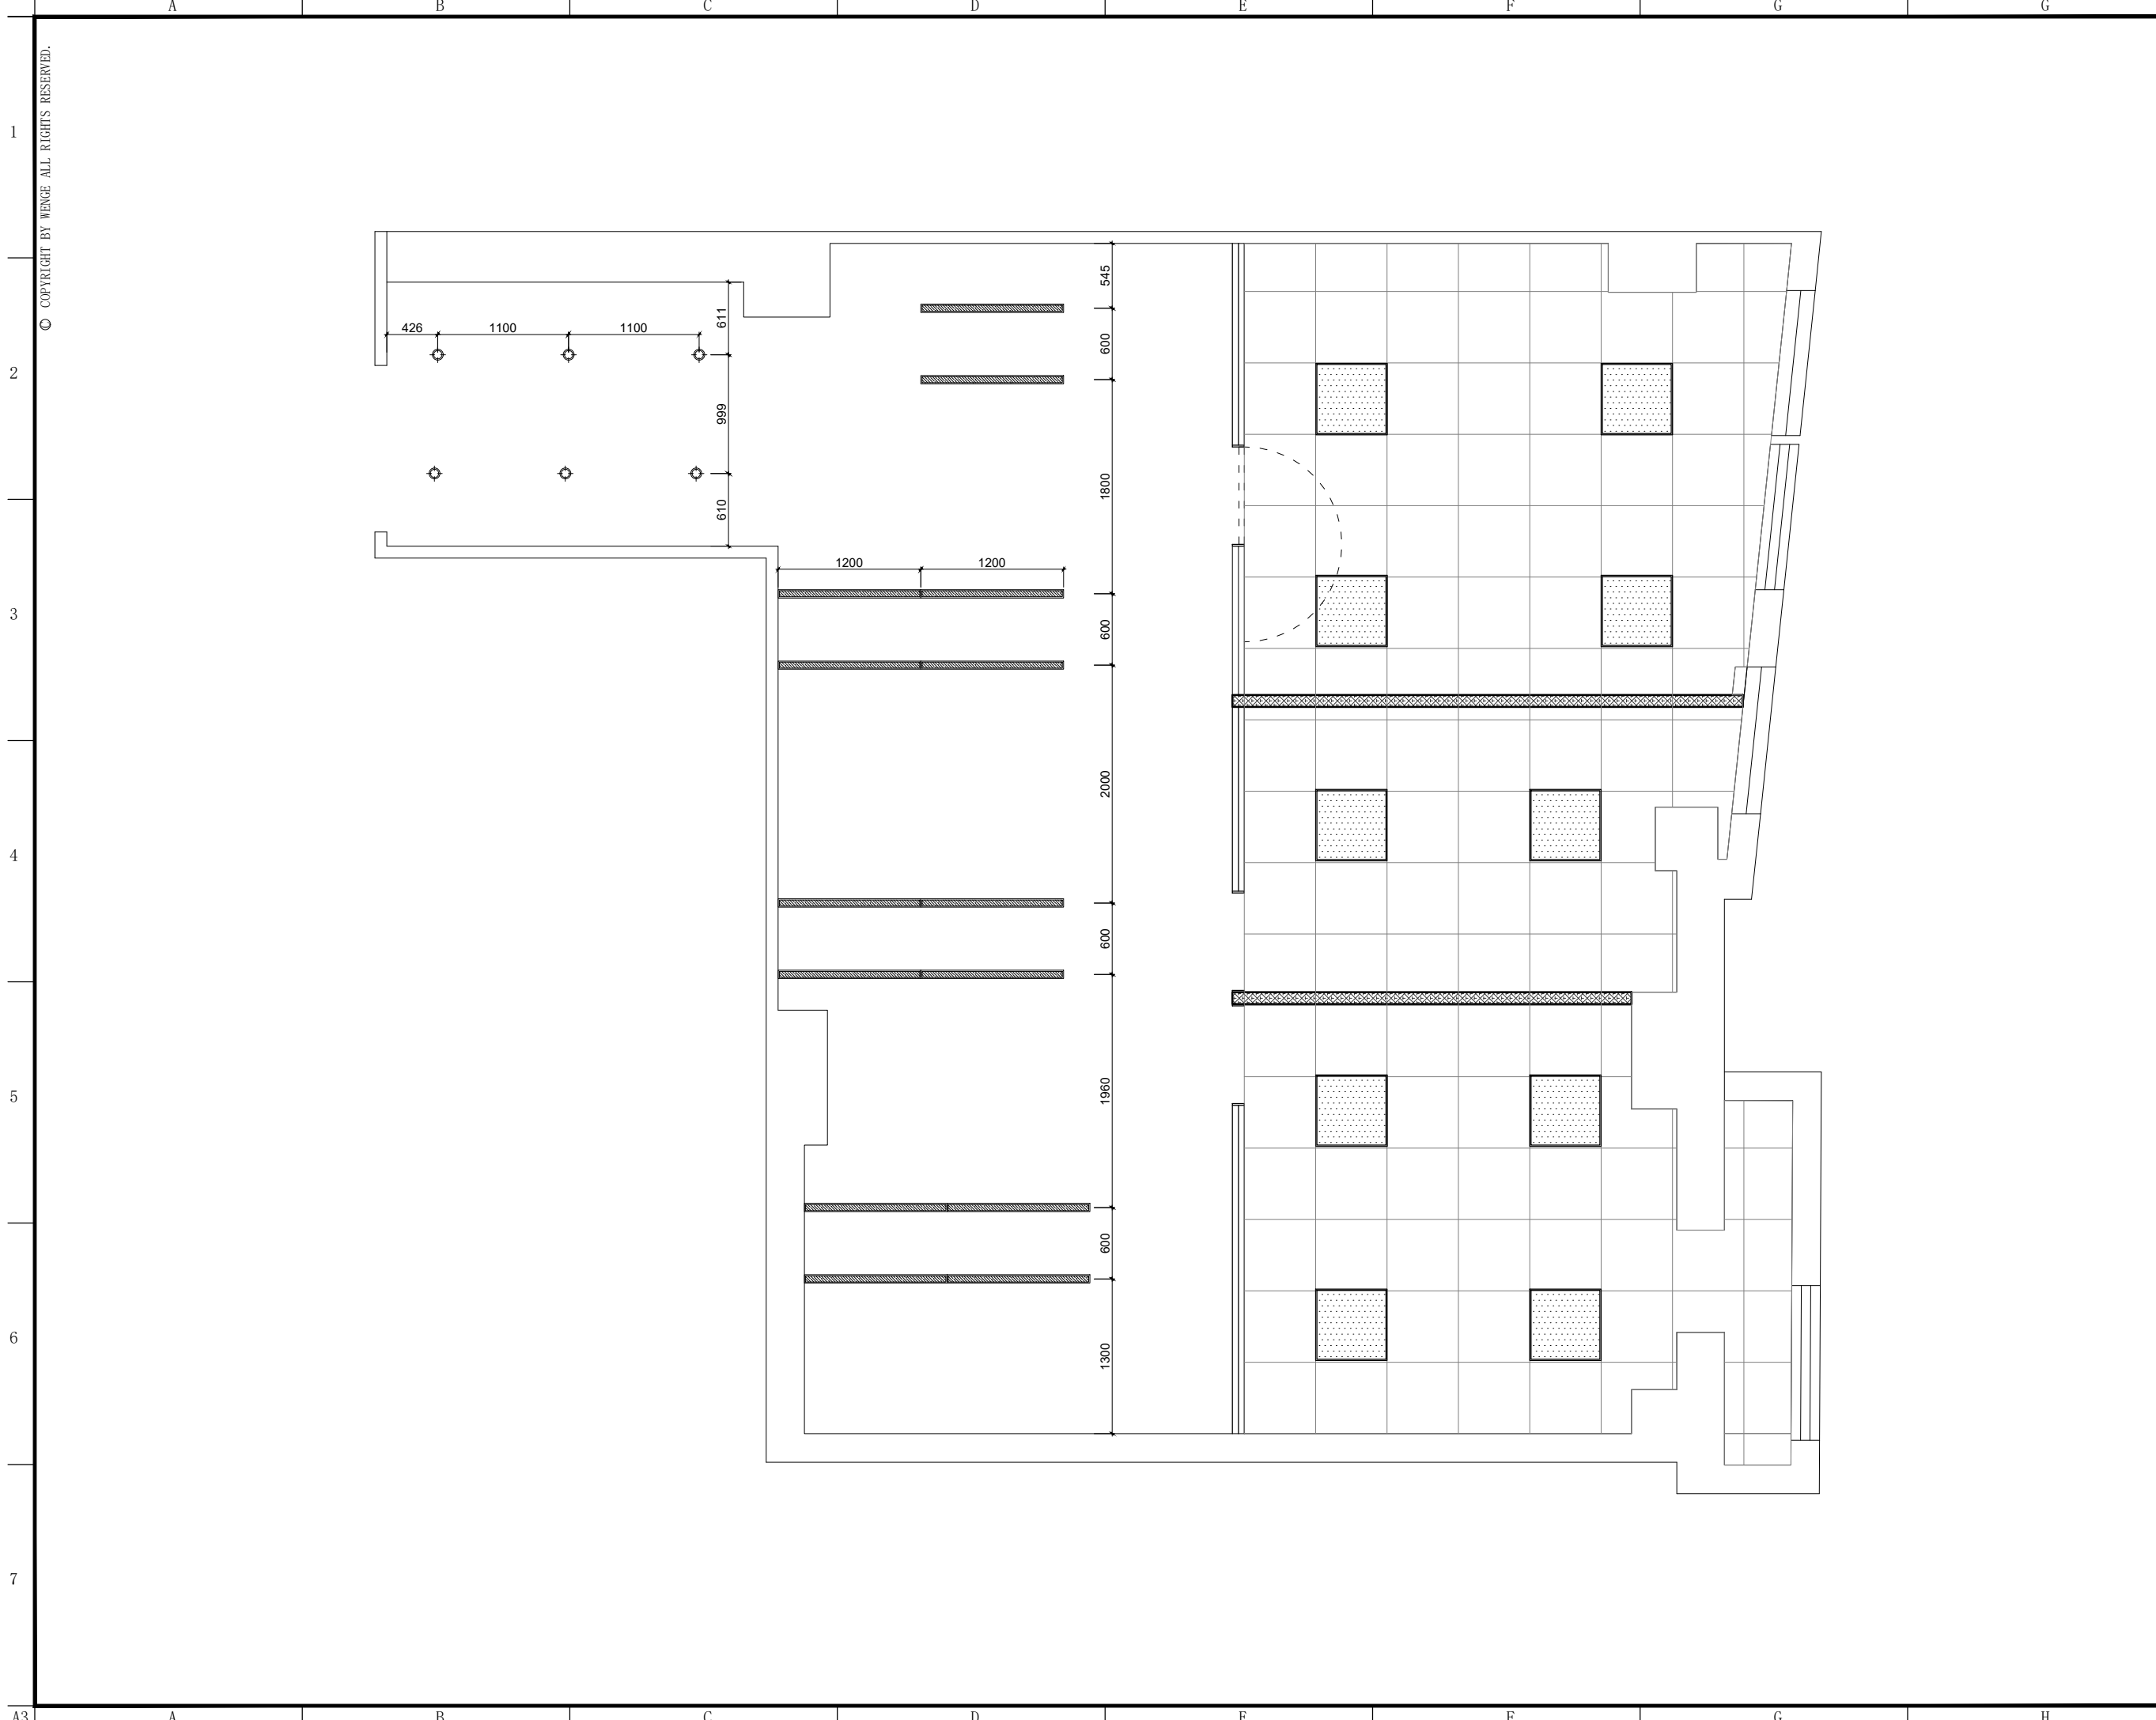

东朔集团设计部

上海市闵行区申昆路1899号C座8楼

Tel:400-189 9996 http://www.shdsjt.cn

Partners

合作设计

Client

建设单位

东朔 超级办公室

中国。上海

华一1009

天花平面布置图

DRAWING TITLE 图名

会签 SIGN
建设单位代表 REPRESENTATIVE
监 理 SUPERVISOR
主任设计师 DESIGN DIRECTOR
项目负责人 PROJECT MANAGER
设 计 DESIGNED BY
制 图 DRAWN BY
审 核 CHECKED BY


建筑	ARCHITECT	电气	ELECTRICITY
结构	STRUCTURE	暖通	HVAC
给排水	ADWW	工艺	CRAFT

备注:Notes
1. 本设计图纸版权归本公司所有, 未经本公司书面同意, 不得复印。
2. 本图纸应与说明, 工地状况, 建筑结构施工图及有类图纸协调使用, 发现任何差异请立即通知设计者。
3. 切勿量度图纸, 应以图中所注尺寸为准, 最终尺寸需在现场校对准确。
4. 除特别注明外, 图中所有尺寸均为毫米单位。
5. 未盖出图专用章, 图章无效。

修改	摘要	日期
Rev. No.	Brief Description	Date

专业	装饰	比例	1 : 6 0 @ A 3
PROF.	SCALE	SCALE	
阶段	施工图	日期	2 0 2 3 / 0 5 /
STAGE	DATE	DATE	

SHEET No.	图号
FF - 0 1	
PAGE No.	页码

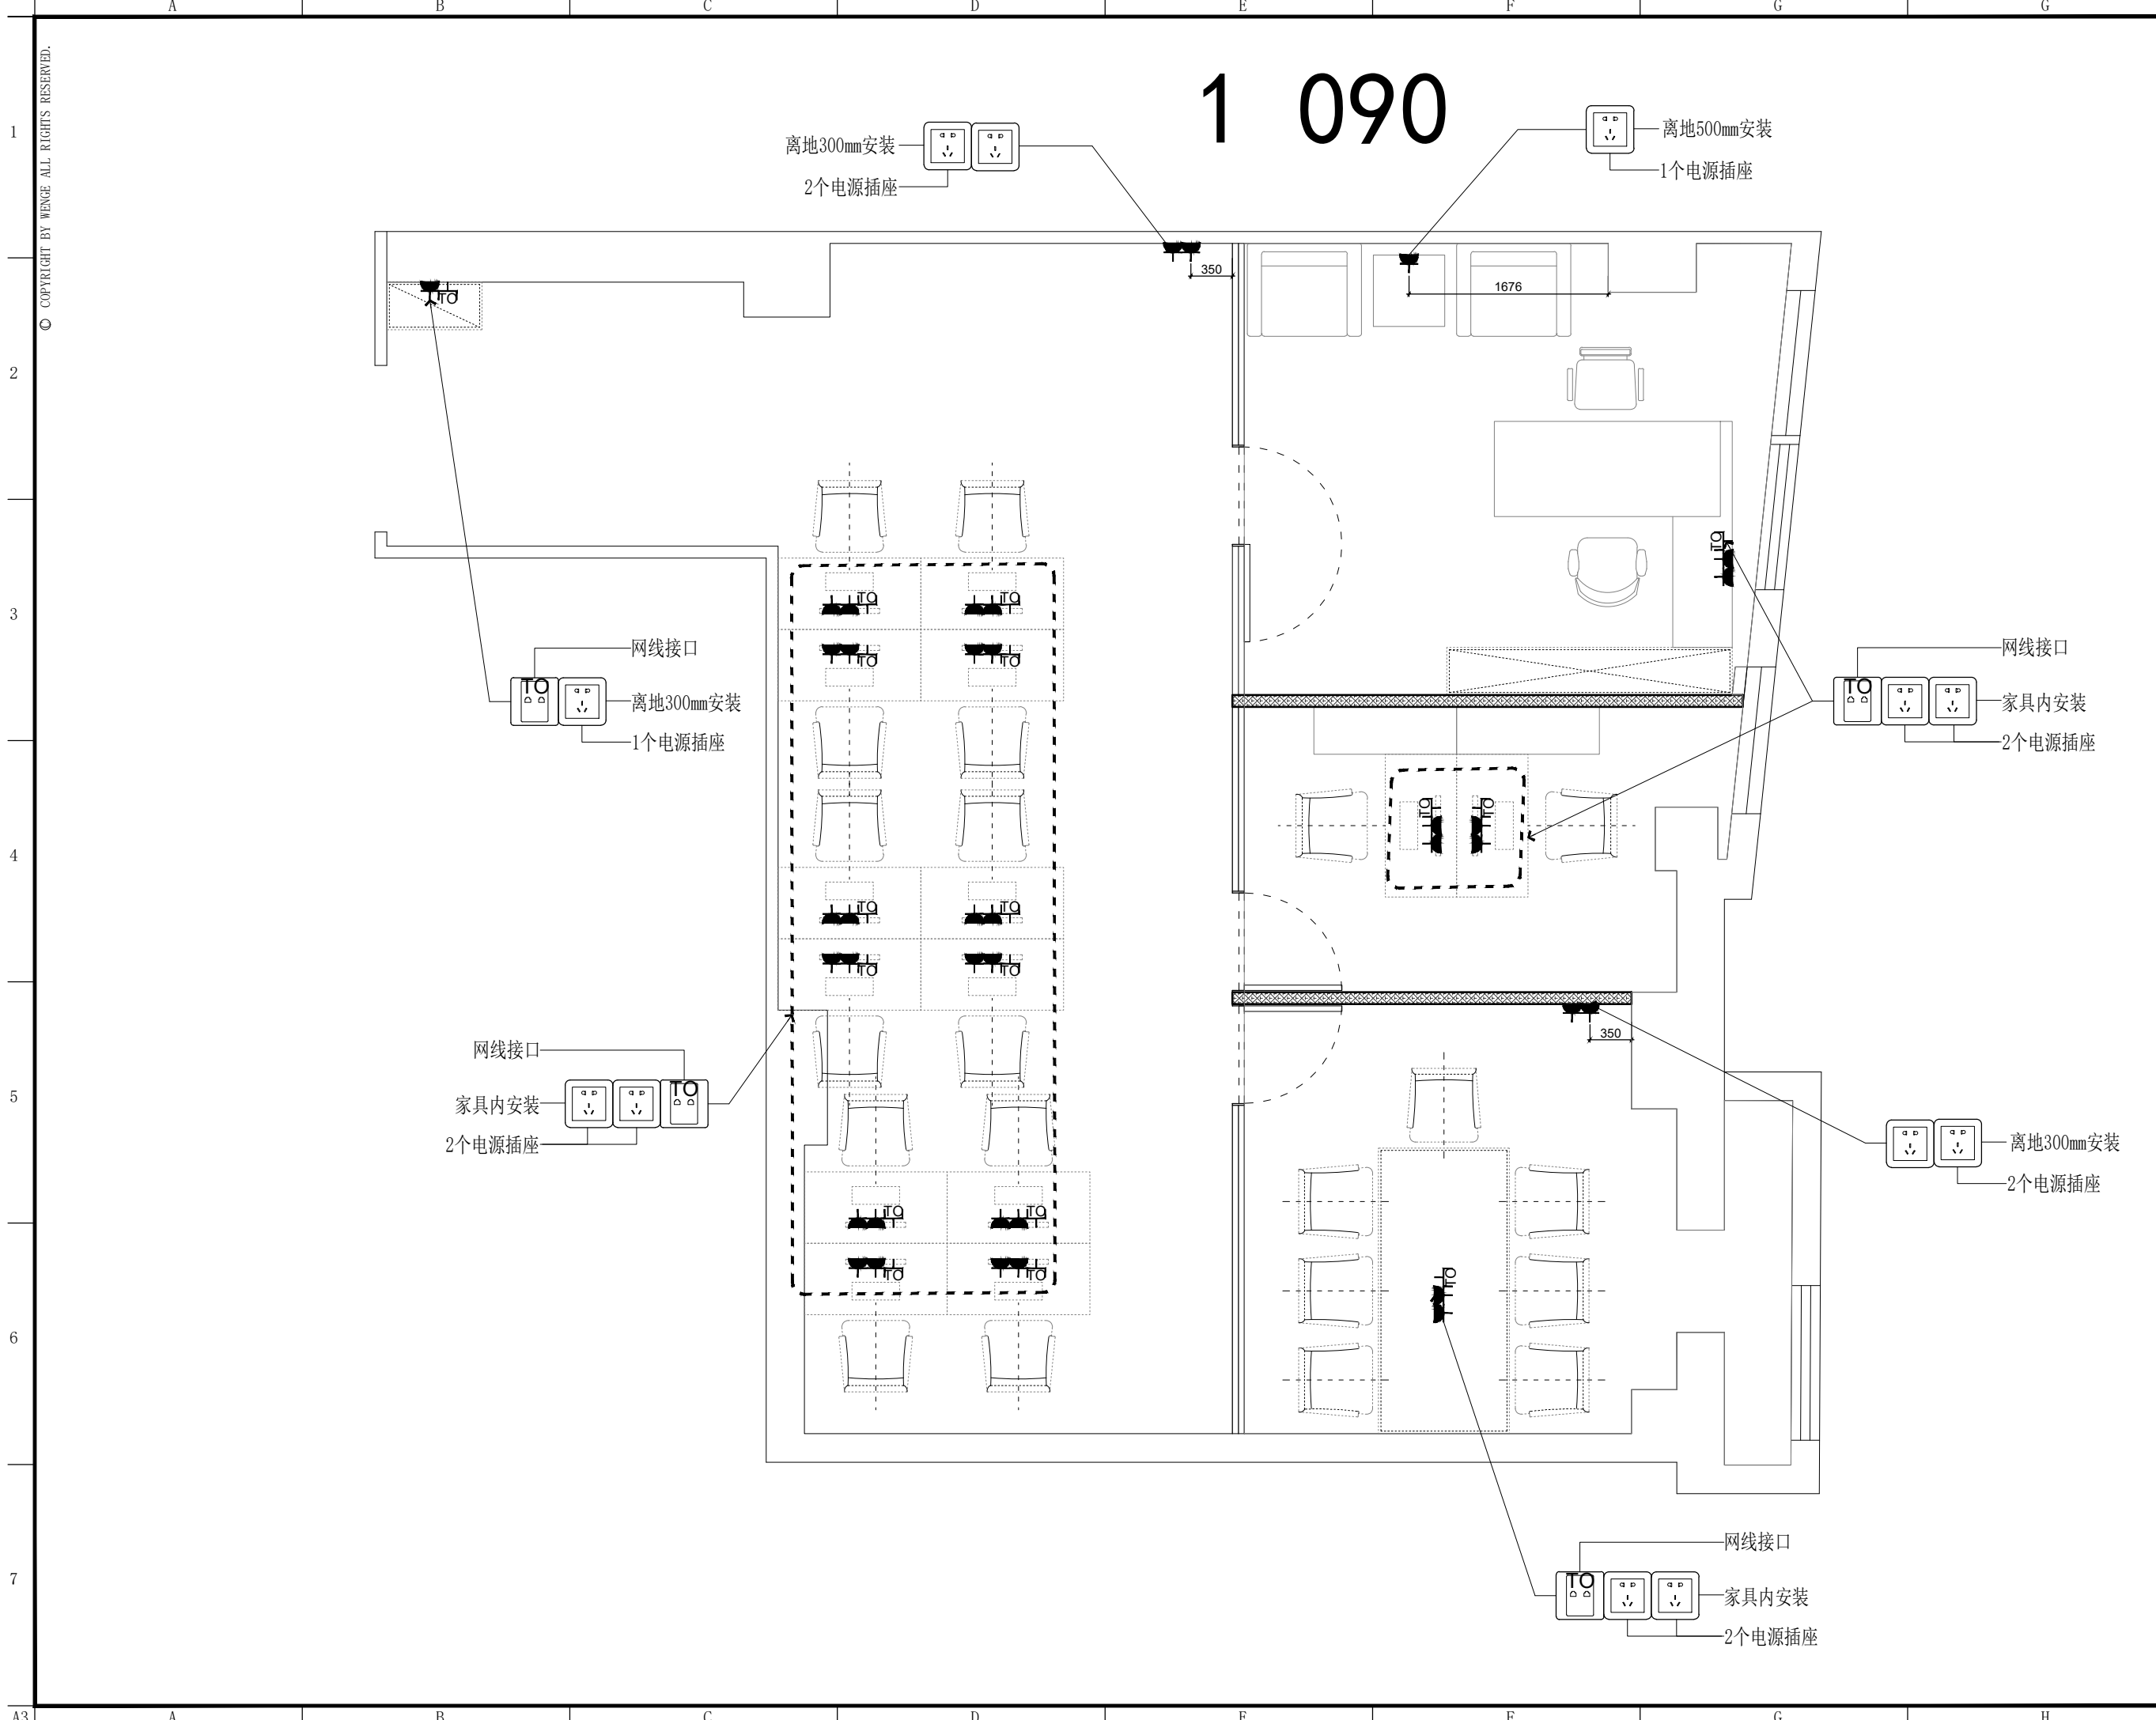

东朔集团设计部

上海市闵行区中昆路1899号C座8楼

Tel:400-189 9996 http://www.shdsjt.cn

Partners

合作设计

Client

建设单位

东朔 超级办公室

中国。上海

华一1009

强弱电定位图

DRAWING TITLE 图名

会签 SIGN

建设单位代表 REPRESENTATIVE

监 理 SUPERVISOR

主任设计师 DESIGN DIRECTOR

项目负责人 PROJECT MANAGER

设 计 DESIGNED BY

制 图 DRAWN BY

审 核 CHECKED BY

建筑 ARCHITECTURE

结构 STRUCTURE

给排水 ABBW

电气 ELECTRICITY

暖通 HVAC

工艺 CRAFT

备注:Notes

1. 本设计图纸版权归本公司所有, 未经本公司

书面同意, 不得复印。

2. 本图纸应与说明, 工地状况, 建筑结构设

计图及有关部门协调使用, 发现任何差异请立

即通知设计者。

3. 切勿量度图纸, 应以图中所注尺寸为准, 最

终尺寸需在现场校对准确。

4. 除特别注明外, 图中所有尺寸均为毫米单位。

5. 未画出图专用章, 图纸无效。

修改

Rev. No. Brief Description Date

专业 装饰

比例 1 : 60 @ A3

阶段 施工图

日期 2023/05/

SHEET No. 图号

FF - 01

PAGE No. 页码