


东朔 超级办公室

数字港 308办公室 施工图纸

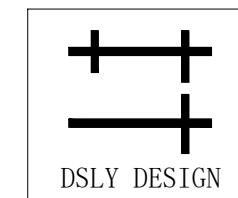

DSLY DESIGN

东朔集团
东朔设计部

A | B | C | D | E | F | G

© COPYRIGHT BY WENGE ALL RIGHTS RESERVED.



东朔集团设计部

上海市闵行区盛坤路1899号C座8楼
4th floor, no.288, xinsong road, Shanghai
Tel:400-189 9996 http://www.shdsjt.cn

Partners 合作设计

Client 建设单位

东朔 超级办公室

中国。上海

数字港

308办公室


平面布置图

DRAWING TITLE 图名
会签 SIGN
建设单位代表 REPRESENTATIVE
监理 SUPERVISOR
主任设计师 DESIGN DIRECTOR
项目负责人 PROJECT MANAGER
设计 DESIGNED BY
制图 DRAWN BY
审核 REVIEWED BY
建筑 ARCHITECT 电气 ELECTRICAL
结构 STRUCTURE 暖通 HVAC
给排水 WATER CRAFT

备注 Notes
1. 本设计图纸版权归本公司所有，未经本公司书面同意，不得复印。
2. 本图纸应与说明、工地状况、建筑结构设计图及有关图纸协调使用，发现任何差异请立即通知设计者。
3. 切勿量度图纸，应以图中所注尺寸为准，最终尺寸需在现场校对准确。
4. 除特别注明外，图中所有尺寸均为毫米单位。
5. 未尽事宜用图章，图纸无效。

修改 Rev. No. 比例 SCALE 专业 PROFESSION 摘要 Brief Description 日期 Date
阶段 STAGE 施工图 DATE 2021/8
SHEET No. 图号 F F 01
PAGE No. 页码

A | B | C | D | E | F | G

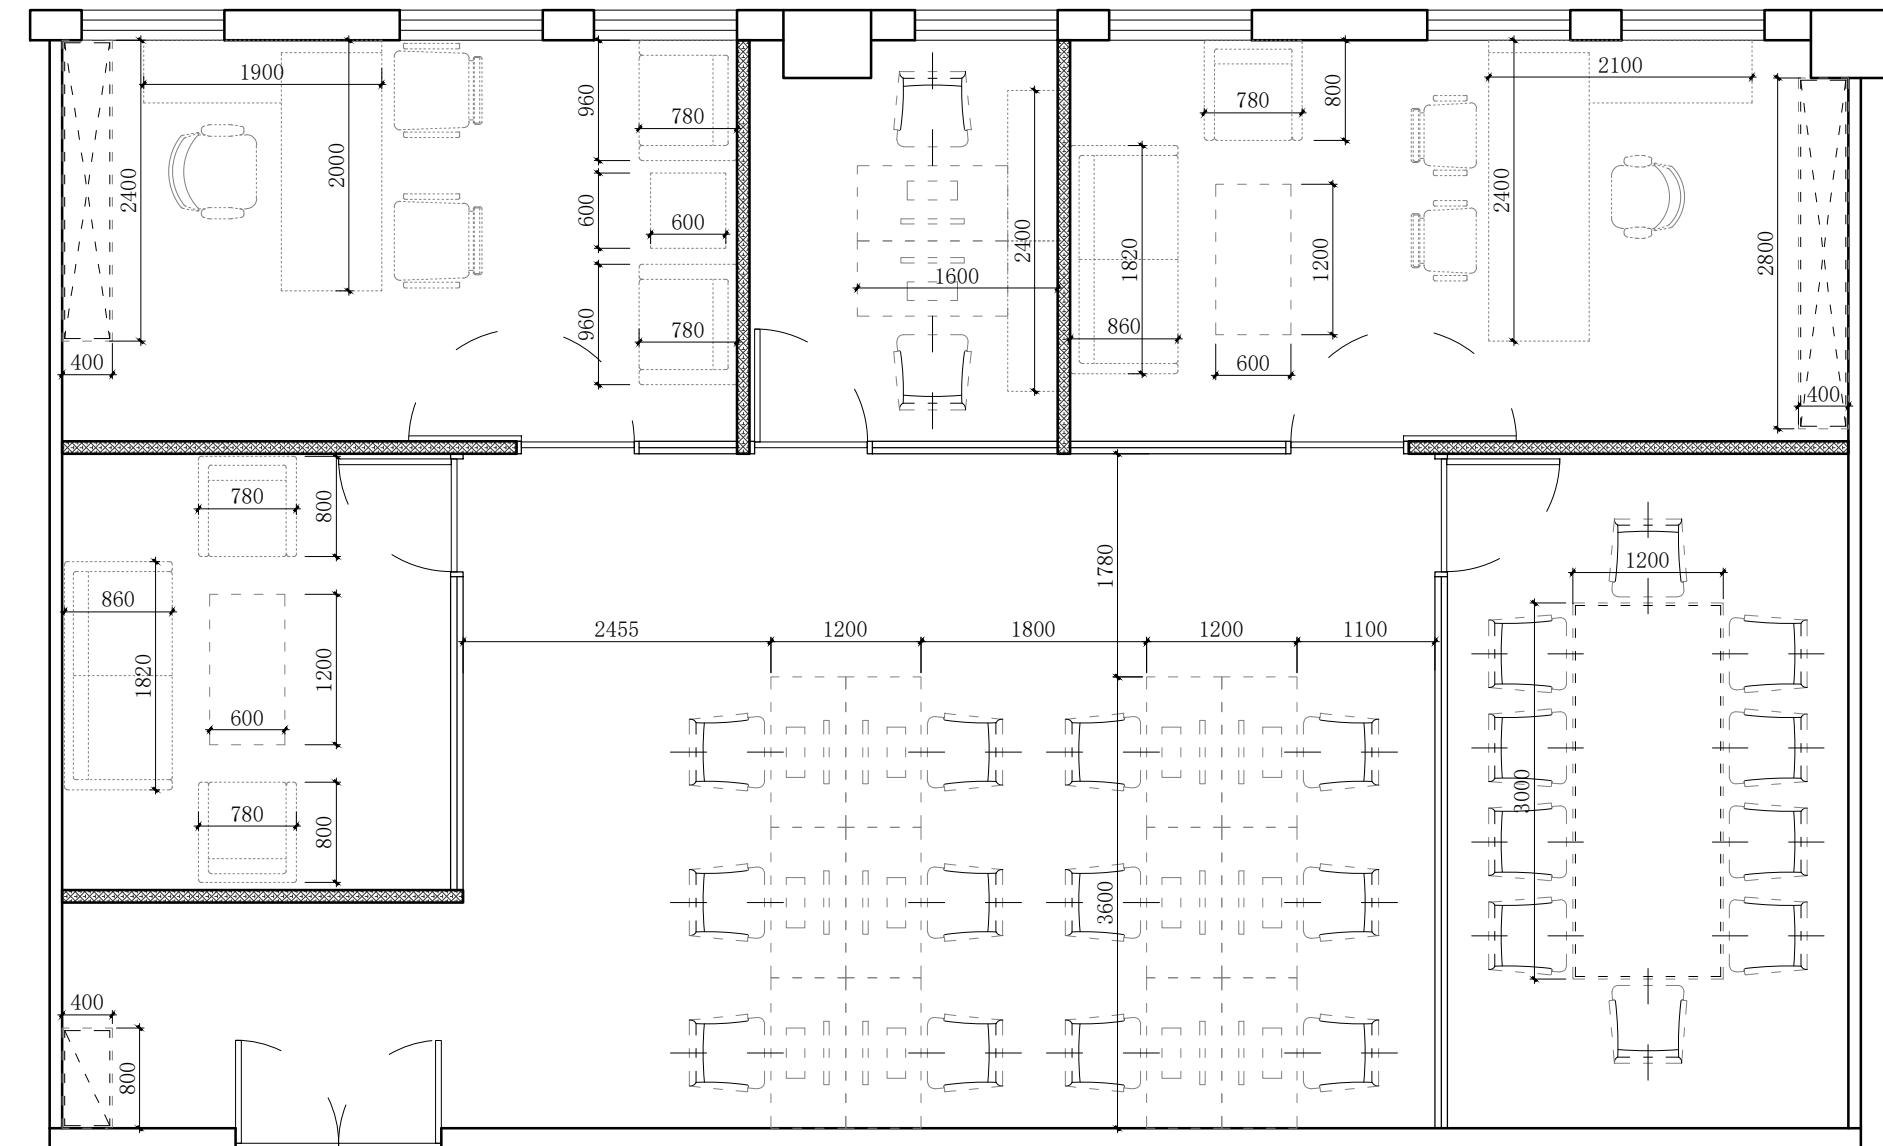


数字港
308办公室
家具尺寸定位图

中国。上海

东朔 超级办公室

 中国。上海



东朔集团设计部

上海市闵行区盛坤路1899号C座8楼
4th floor, no.288, xinsong road, Shanghai
Tel:400-189 9996 http://www.shdsjt.cn

Partners 合作设计

Client 建设单位

数字港

308办公室

DRAWING TITLE 图名
会签 SIGN
建设单位代表 REPRESENTATIVE
监理 SUPERVISOR
主任设计师 DESIGN DIRECTOR
项目负责人 PROJECT MANAGER
设计 DESIGNED BY
制图 DRAWN BY
审核 REVIEWED BY


建筑 ARCHITECT	电气 ELECTRICAL
结构 STRUCTURE	暖通 HVAC
给排水 WATER	工艺 CRAFT

备注 Notes
1. 本设计图纸版权归本公司所有，未经本公司
书面同意，不得复印。
2. 本图纸应与说明、工况状况、建筑结构设计
图及有关图纸协调使用，发现任何差异请立
即通知设计者。
3. 切勿量度图纸，应以图中所注尺寸为准，最
终尺寸需在现场校对准确。
4. 除特别注明外，图中所有尺寸均为毫米单位。
5. 未尽出图专用章，图纸无效。

修改 Rev. No.	摘要 Brief Description	日期 Date
专业 PROF.	装饰 DECORATION	比例 SCALE 1 : 65 @ A
阶段 STAGE	施工图 DRAWING	日期 DATE 2021 / 8
SHEET No. F F 02		图号
PAGE No. 02		页码

A | B | C | D | E | F | G

图例

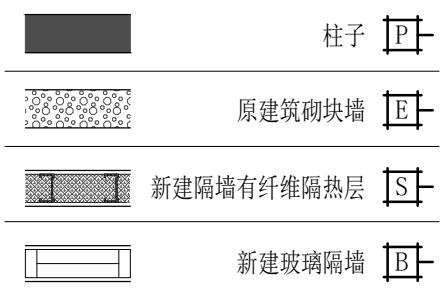

东朔集团设计部

上海市闵行区盛坤路1899号C座8楼
4th floor, no.288, xinsong road, Shanghai
Tel:400-189 9996 http://www.shdsjt.cn

Partners 合作设计

Client 建设单位

东朔 超级办公室

中国。上海

数字港
308办公室
新建墙体尺寸图

新建墙体尺寸图

图名

会签 SIGN	电气 ELECTRICAL
建设单位代表 REPRESENTATIVE	暖通 HVAC
监理 SUPERVISOR	工艺 CRAFT
主任设计师 DESIGN DIRECTOR	
项目负责人 PROJECT MANAGER	
设计 DESIGNED BY	
制图 DRAWN BY	
审核 REVIEWED BY	
建筑 ARCHITECT	电气 ELECTRICAL
结构 STRUCTURE	暖通 HVAC
给排水 WATER	工艺 CRAFT

备注 Notes

1. 本设计图纸版权归本公司所有，未经本公司

书面同意，不得复印。

2. 本图纸应与说明、工地状况、建筑结构设计

图及有关图纸协调使用，发现任何差异请立

即通知设计者。

3. 切勿量度图纸，应以图中所注尺寸为准，最

终尺寸需在现场校对准确。

4. 除特别注明外，图中所有尺寸均为毫米单值。

5. 未尽出图专用章，图纸无效。


修改 Rev. No. 比例 Scale 日期 Date

专业 Prof. 装饰 Decoration 比例 1 : 65 @ A


阶段 Stage 施工图 Construction Drawing 日期 Date 2021 / 8

SHEET No. F F 03 图号

PAGE No. 页码

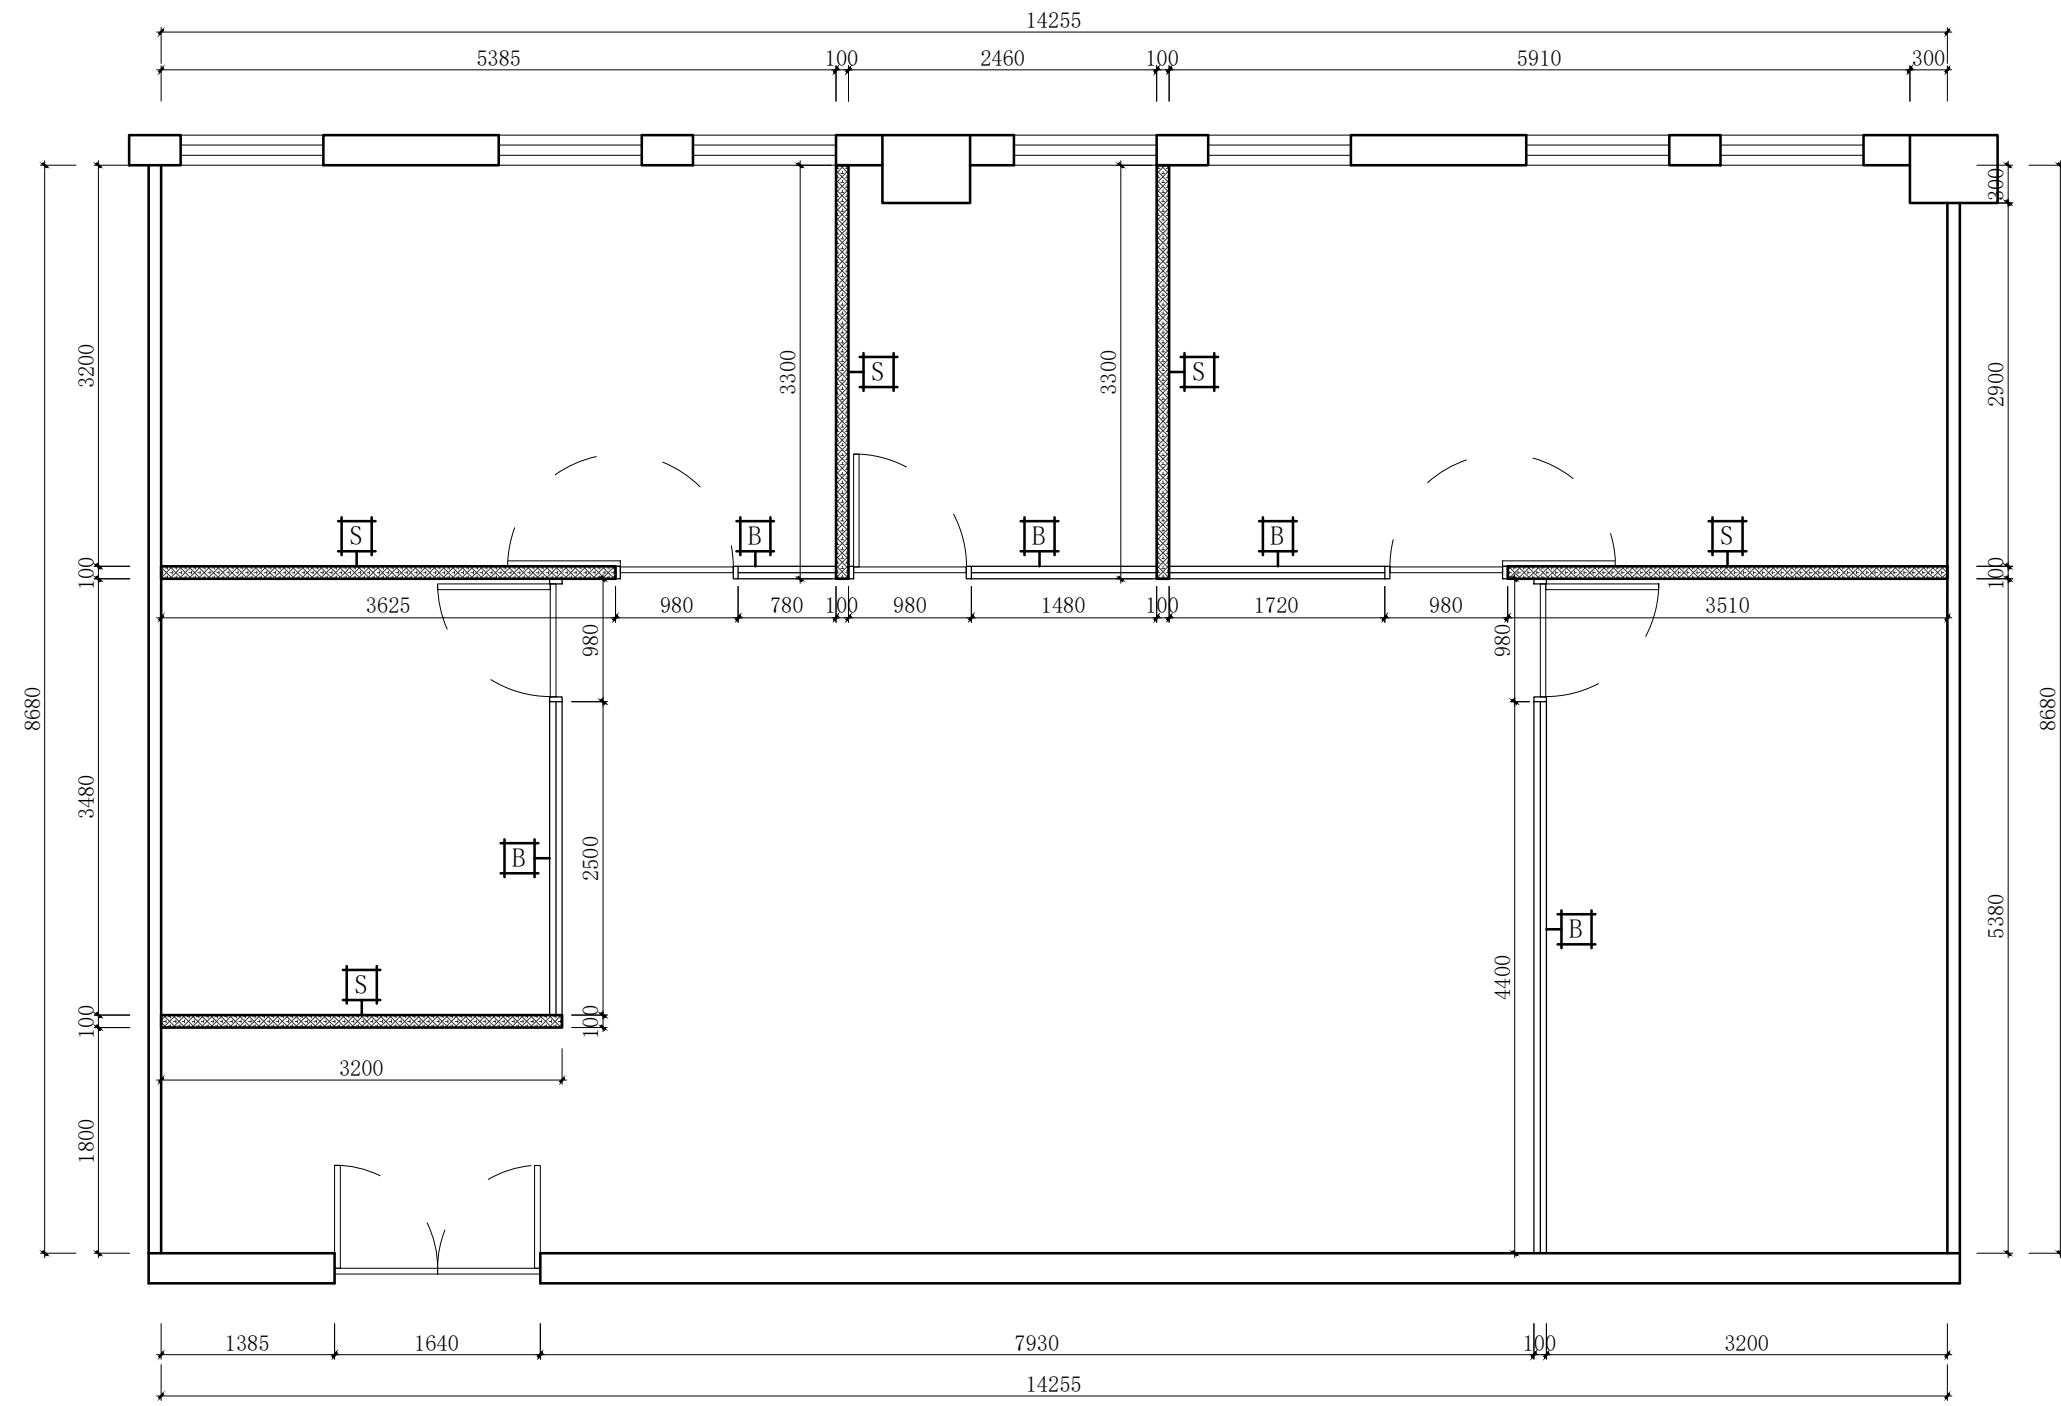

A | B | C | D | E | F | G | H

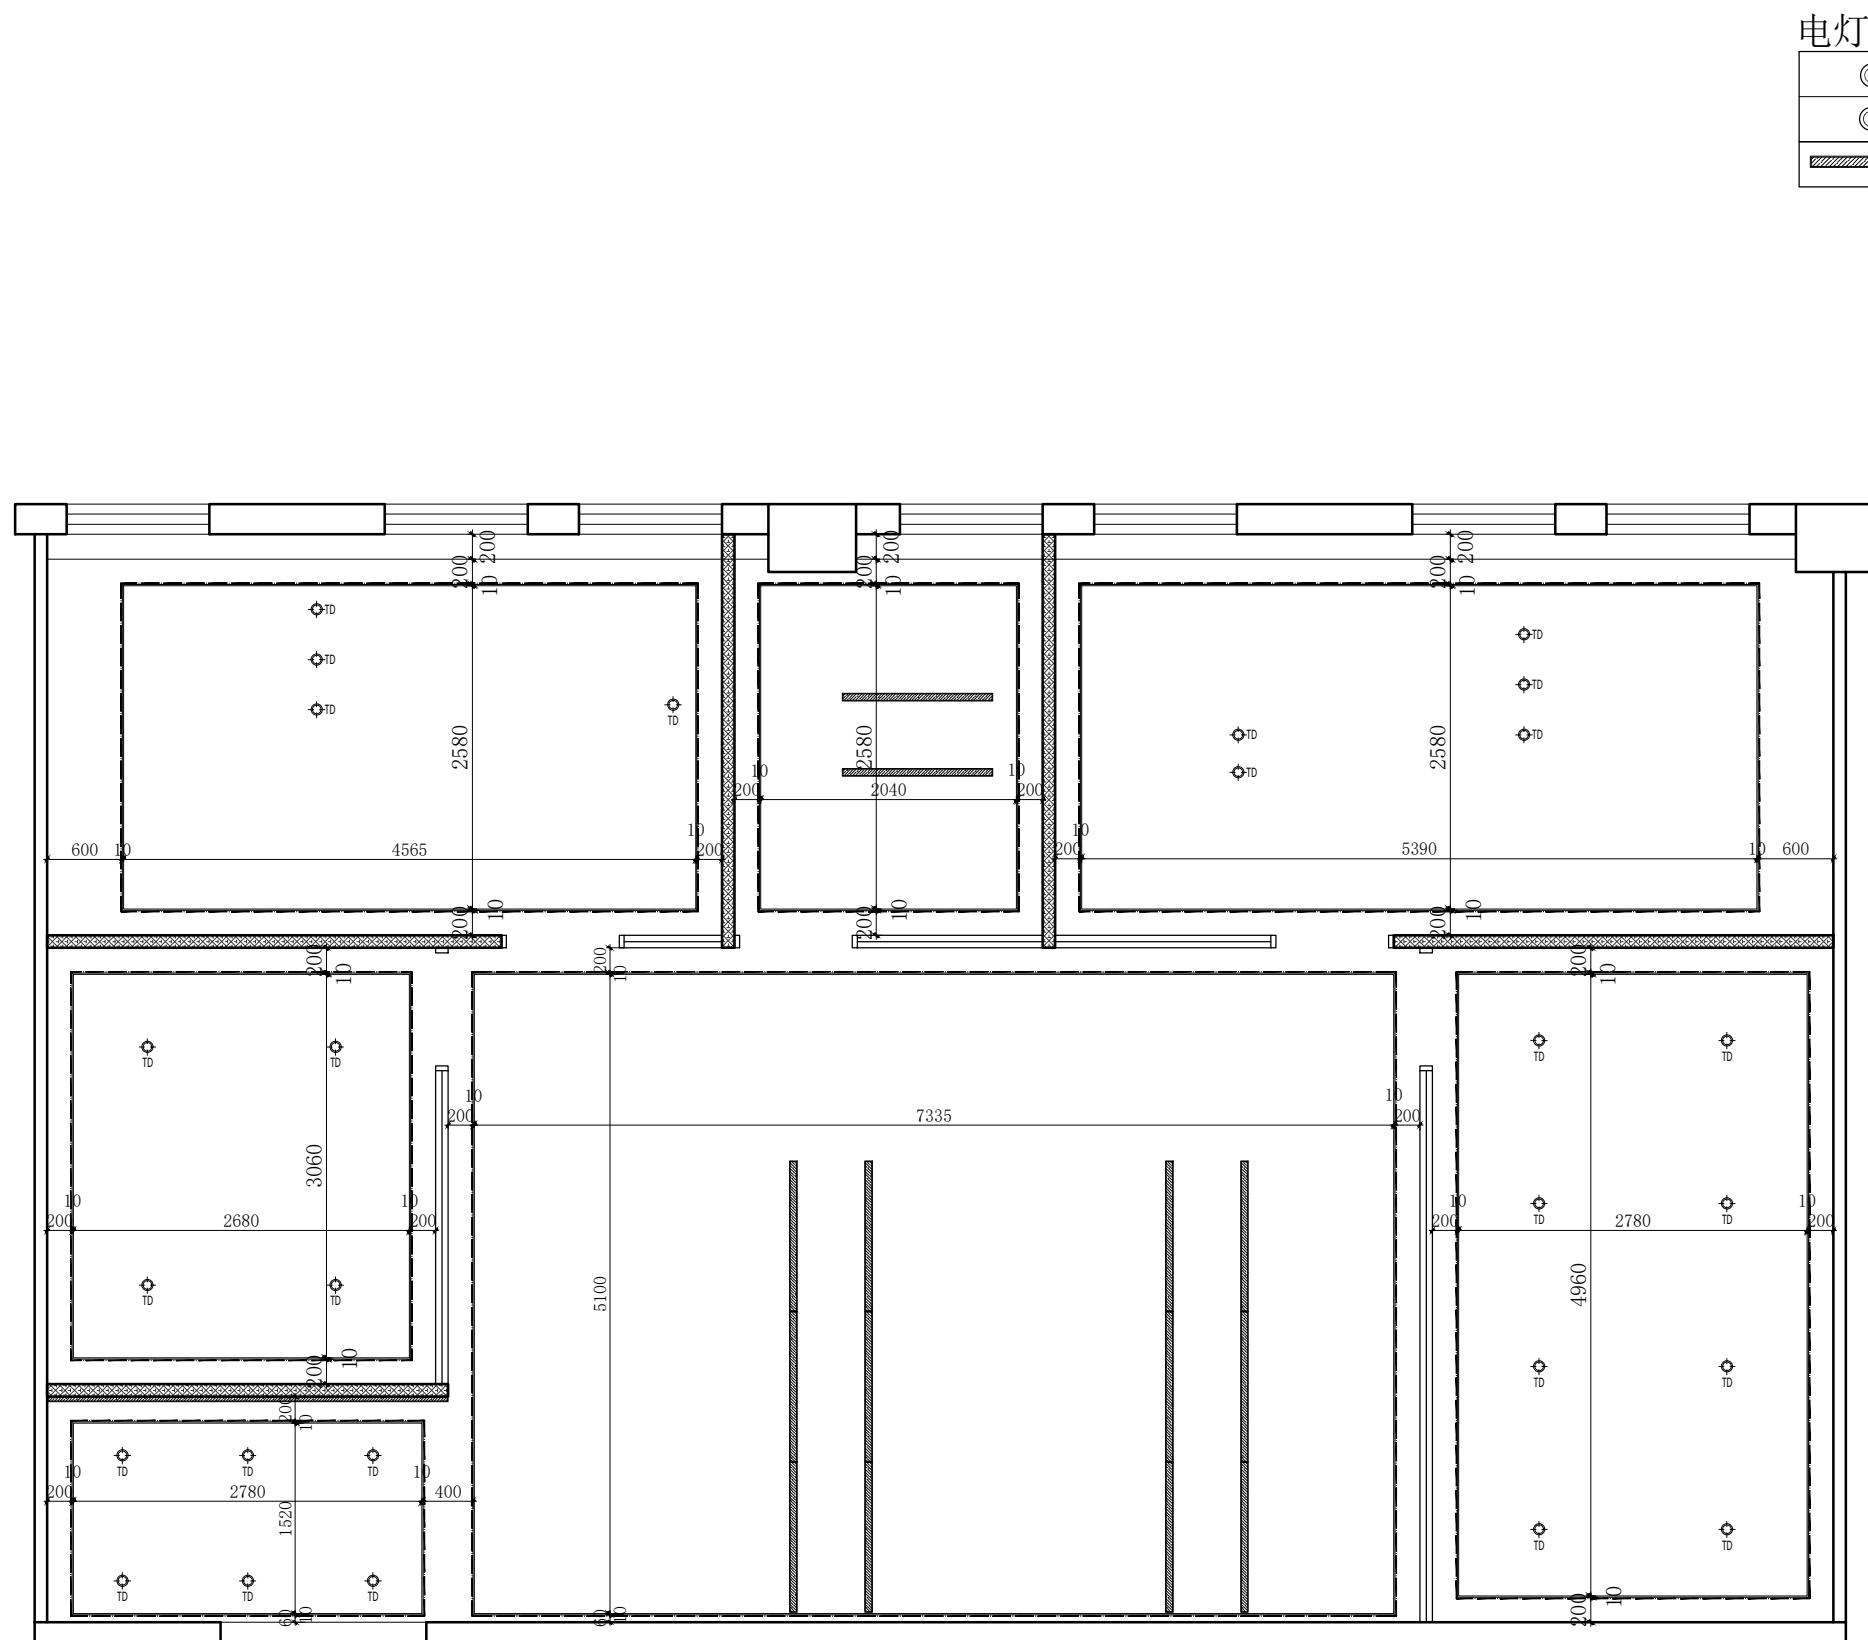

电灯装置

◎	射灯
◎	筒灯
---	吊灯



东朔集团设计部

上海市闵行区盛坤路1899号C座8楼
4th floor, no.288, xinsong road, Shanghai
Tel:400-189 9996 http://www.shdsjt.cn

Partners 合作设计

Client 建设单位

东朔 超级办公室

中国。上海

数字港 308办公室 天花布置图


DRAWING TITLE 图名
会签 SIGN
建设单位代表 REPRESENTATIVE
监理 SUPERVISOR
主任设计师 DESIGN DIRECTOR
项目负责人 PROJECT MANAGER
设计 DESIGNED BY
制图 DRAWN BY
审核 REVIEWED BY

建筑 ARCHITECT	电气 ELECTRICAL
结构 STRUCTURE	暖通 HVAC
给排水 WATER	工艺 CRAFT

备注 Notes
1. 本设计图纸版权归本公司所有，未经本公司书面同意，不得复印。
2. 本图纸应与说明、工地状况、建筑结构设计图及有关图纸协调使用，发现任何差异请立即通知设计者。
3. 切勿量度图纸，应以图中所注尺寸为准，最终尺寸需在现场校对准确。
4. 除特别注明外，图中所有尺寸均为毫米单位。
5. 未尽出图专用章，图纸无效。

修改 Rev. No.	摘要 Brief Description	日期 Date
专业 PROF.	装饰 STAFF	比例 SCALE 1 : 65 @ A
阶段 STAGE	施工图 DRAWING	日期 DATE 2021 / 8
SHEET No. F F 04		图号
PAGE No.		页码

电灯装置

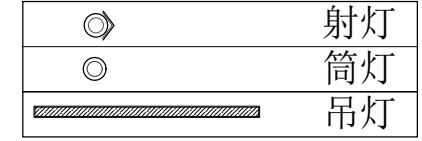

上海市闵行区盛康路1899号
4th floor, no.288, xinsong road
Tel:400-189 9996 <http://www.xs.com>


Partners 合作设计

Client 建设单位

东朔超级办公室

308办公室
量具尺寸定位图

中国。上海

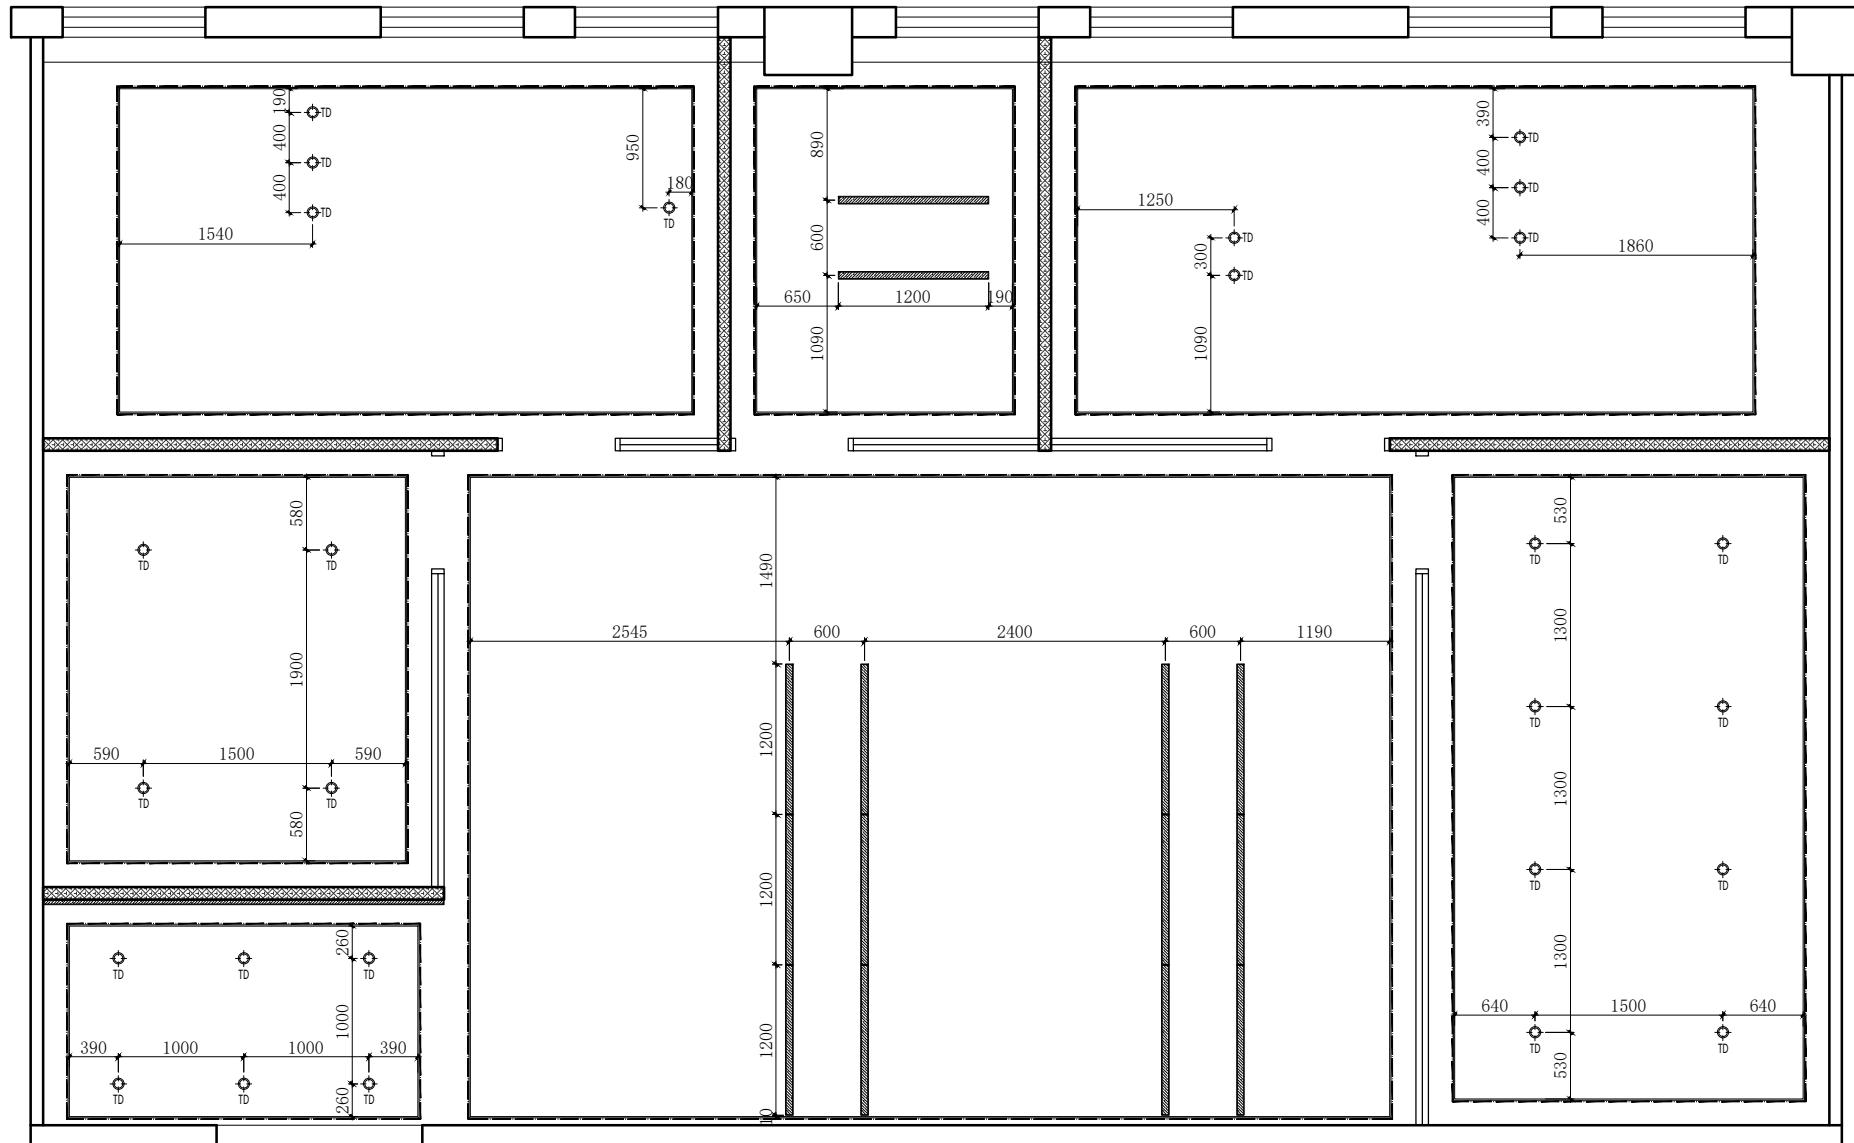

图名


会签 SIGN
建设单位代表 REPRESENTATIVE
监理 SUPERVISOR
主任设计师 DESIGN DIRECTOR
项目负责人 PROJECT MANAGER
设计 DESIGNED BY
制图 DRAWN BY
审核 REVIEWED BY

建筑 ARCHITECT	电气 ELECTRIC
结构 STRUCTURE	暖通 HVAC
给排水 ARDW	工艺 CRAFT

备注: Notes

1. 本设计图纸版权归公司所有，未经本公司书面同意，不得复印。
2. 本图纸应与说明、工地状况、建筑结构图及有关图册协调使用，发现任何差异请立即通知设计者。
3. 切勿折叠图纸，应以图中所注尺寸为准，终尺寸需在施工校对准确。
4. 除特别注明外，图中所有尺寸均为毫米单位。

A | B | C | D | E | F | G

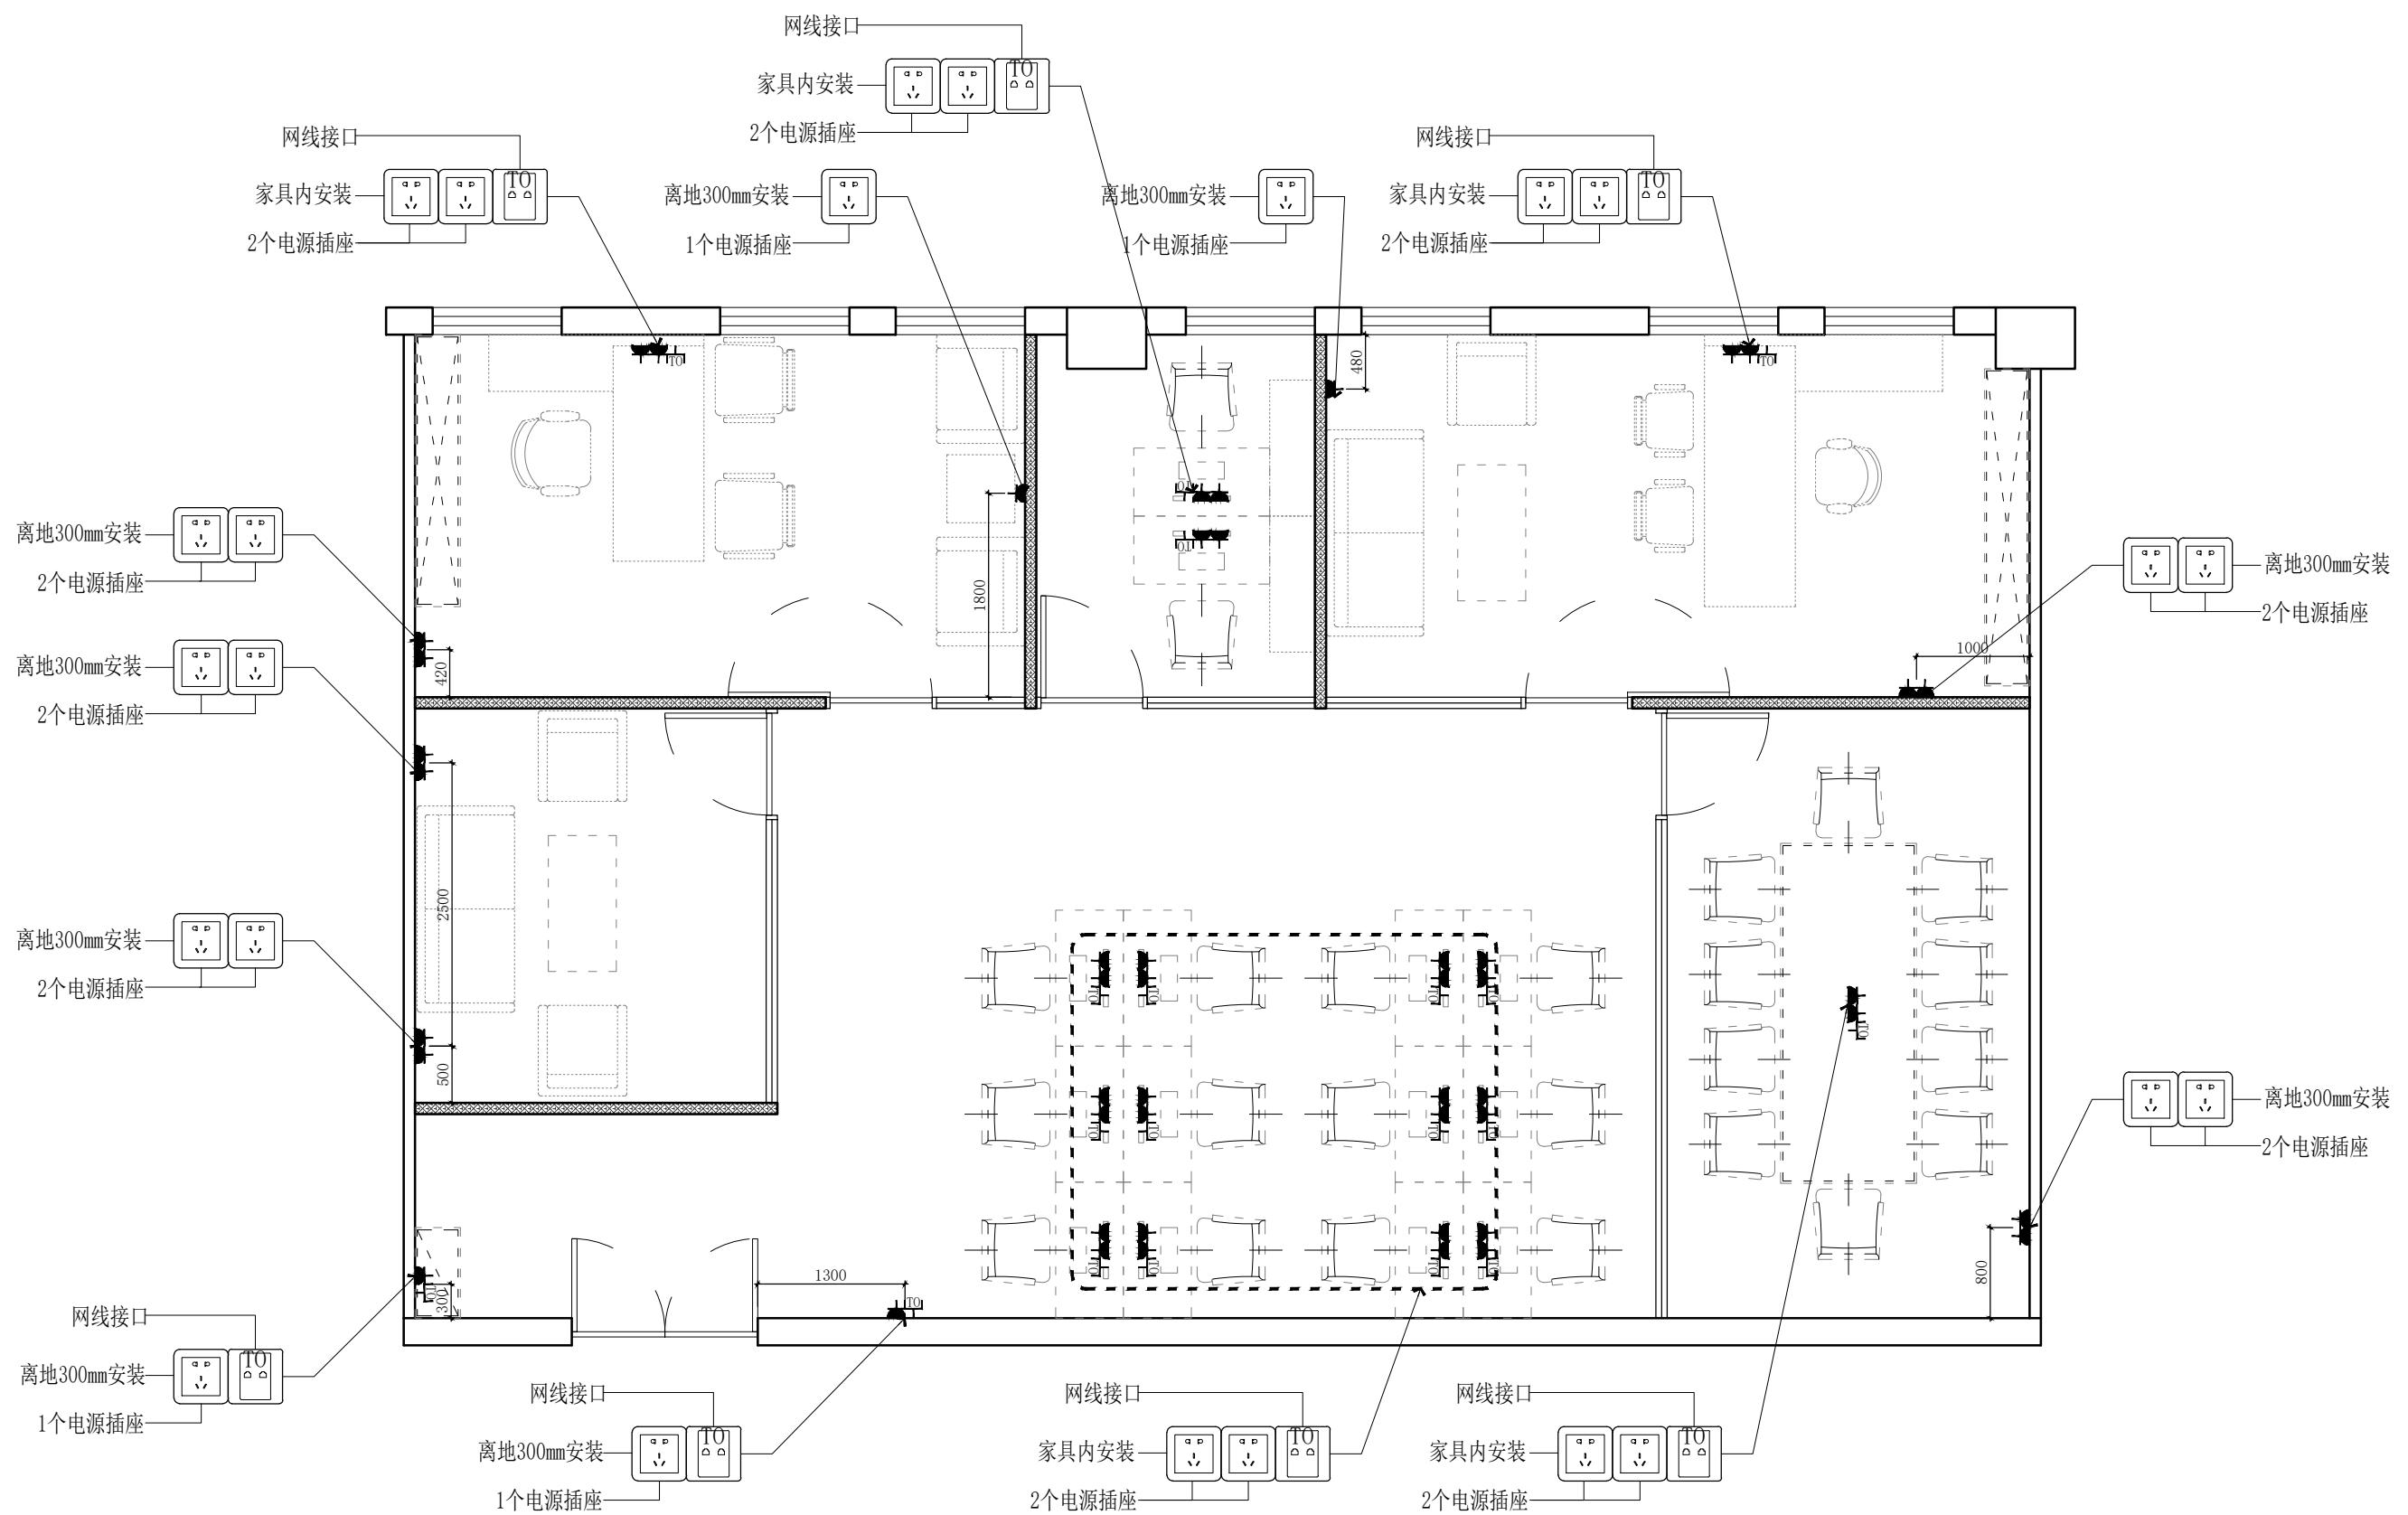

东朔集团设计部

上海市闵行区盛坤路1899号C座8楼
4th floor, no.288, xinsong road, Shanghai
Tel:400-189 9996 http://www.shdsjt.cn

Partners 合作设计

Client 建设单位

东朔 超级办公室

中国。上海

数字港 办公室 308

强弱电定位图

DRAWING TITLE 图名
会签 SIGN
建设单位代表 REPRESENTATIVE
监理 SUPERVISOR
主任设计师 DESIGN DIRECTOR
项目负责人 PROJECT MANAGER
设计 DESIGNED BY
制图 DRAWN BY
审核 REVIEWED BY
建筑 ARCHITECT 电气 ELECTRICAL
结构 STRUCTURE 通风 HVAC
给排水 DWB 工艺 CRAFT

备注 Notes
1. 本设计图纸版权归本公司所有，未经本公司书面同意，不得复印。
2. 本图纸应与说明、工地状况、建筑结构设计图及有关图纸协调使用，发现任何差异请立即通知设计者。
3. 切勿量度图纸，应以图中所注尺寸为准，最终尺寸需在现场校对准确。
4. 除特别注明外，图中所有尺寸均为毫米单位。
5. 未尽事宜用专用章，图纸无效。

修改 Rev. No. 摘要 Brief Description 日期 Date
专业 PROF. 装饰 DECORATION 比例 SCALE 1 : 65 @ A
阶段 STAGE 施工图 CONSTRUCTION DRAWING 日期 DATE 2021 / 8
SHEET No. F F 08 图号
PAGE No. 页码